


NOTE(S) GÉNÉRALE(S):
GENERAL(S) NOTE(S):
 1- SAUF INDICATION CONTRAIRE, TOUS LES APPAREILS D'ÉCLAIRAGE ET INTERRUPTEURS SONT À DÉMANTÉLER JUSQU'À LEUR SOURCE D'ALIMENTATION (PANNEAU ÉLECTRIQUE).
 UNLESS OTHERWISE INDICATED, ALL LIGHTING FIXTURES AND SWITCHES ARE TO BE DISMANTLED UP TO THEIR POWER SOURCE (ELECTRICAL PANEL).
 2- SAUF INDICATION CONTRAIRE, TOUS LES APPAREILS D'ÉCLAIRAGE DU RESEAU NORMAL SONT ALIMENTÉS À PARTIR DU PANNEAU 4-06-L3M1 ET CONTRÔLÉS PAR L'ENTREPRISE DU CONTRACTEUR D'ÉCLAIRAGE. TOUS LES APPAREILS D'ÉCLAIRAGE DU RESEAU D'URGENCE SONT ALIMENTÉS À PARTIR DU PANNEAU 4-06-L3H1.
 UNLESS OTHERWISE INDICATED, ALL NORMAL LIGHTING FIXTURES ARE FED FROM PANEL 4-06-L3M1 AND CONTROLLED VIA LIGHTING CONTRACTOR. ALL EMERGENCY LIGHTING FIXTURES ARE DIRECTLY FED FROM PANEL 4-06-L3H1.

NOTE(S) SPÉCIFIQUE(S):
SPECIFIC(S) NOTE(S):
 A- TRANSFORMATEUR ET ALIMENTATION POUR ÉCLAIRAGE HORS ZONE, À CONSERVER.
 TRANSFORMER AND SUPPLY FOR LIGHTING IN UNCOVERED WORK AREAS TO BE PRESERVED.

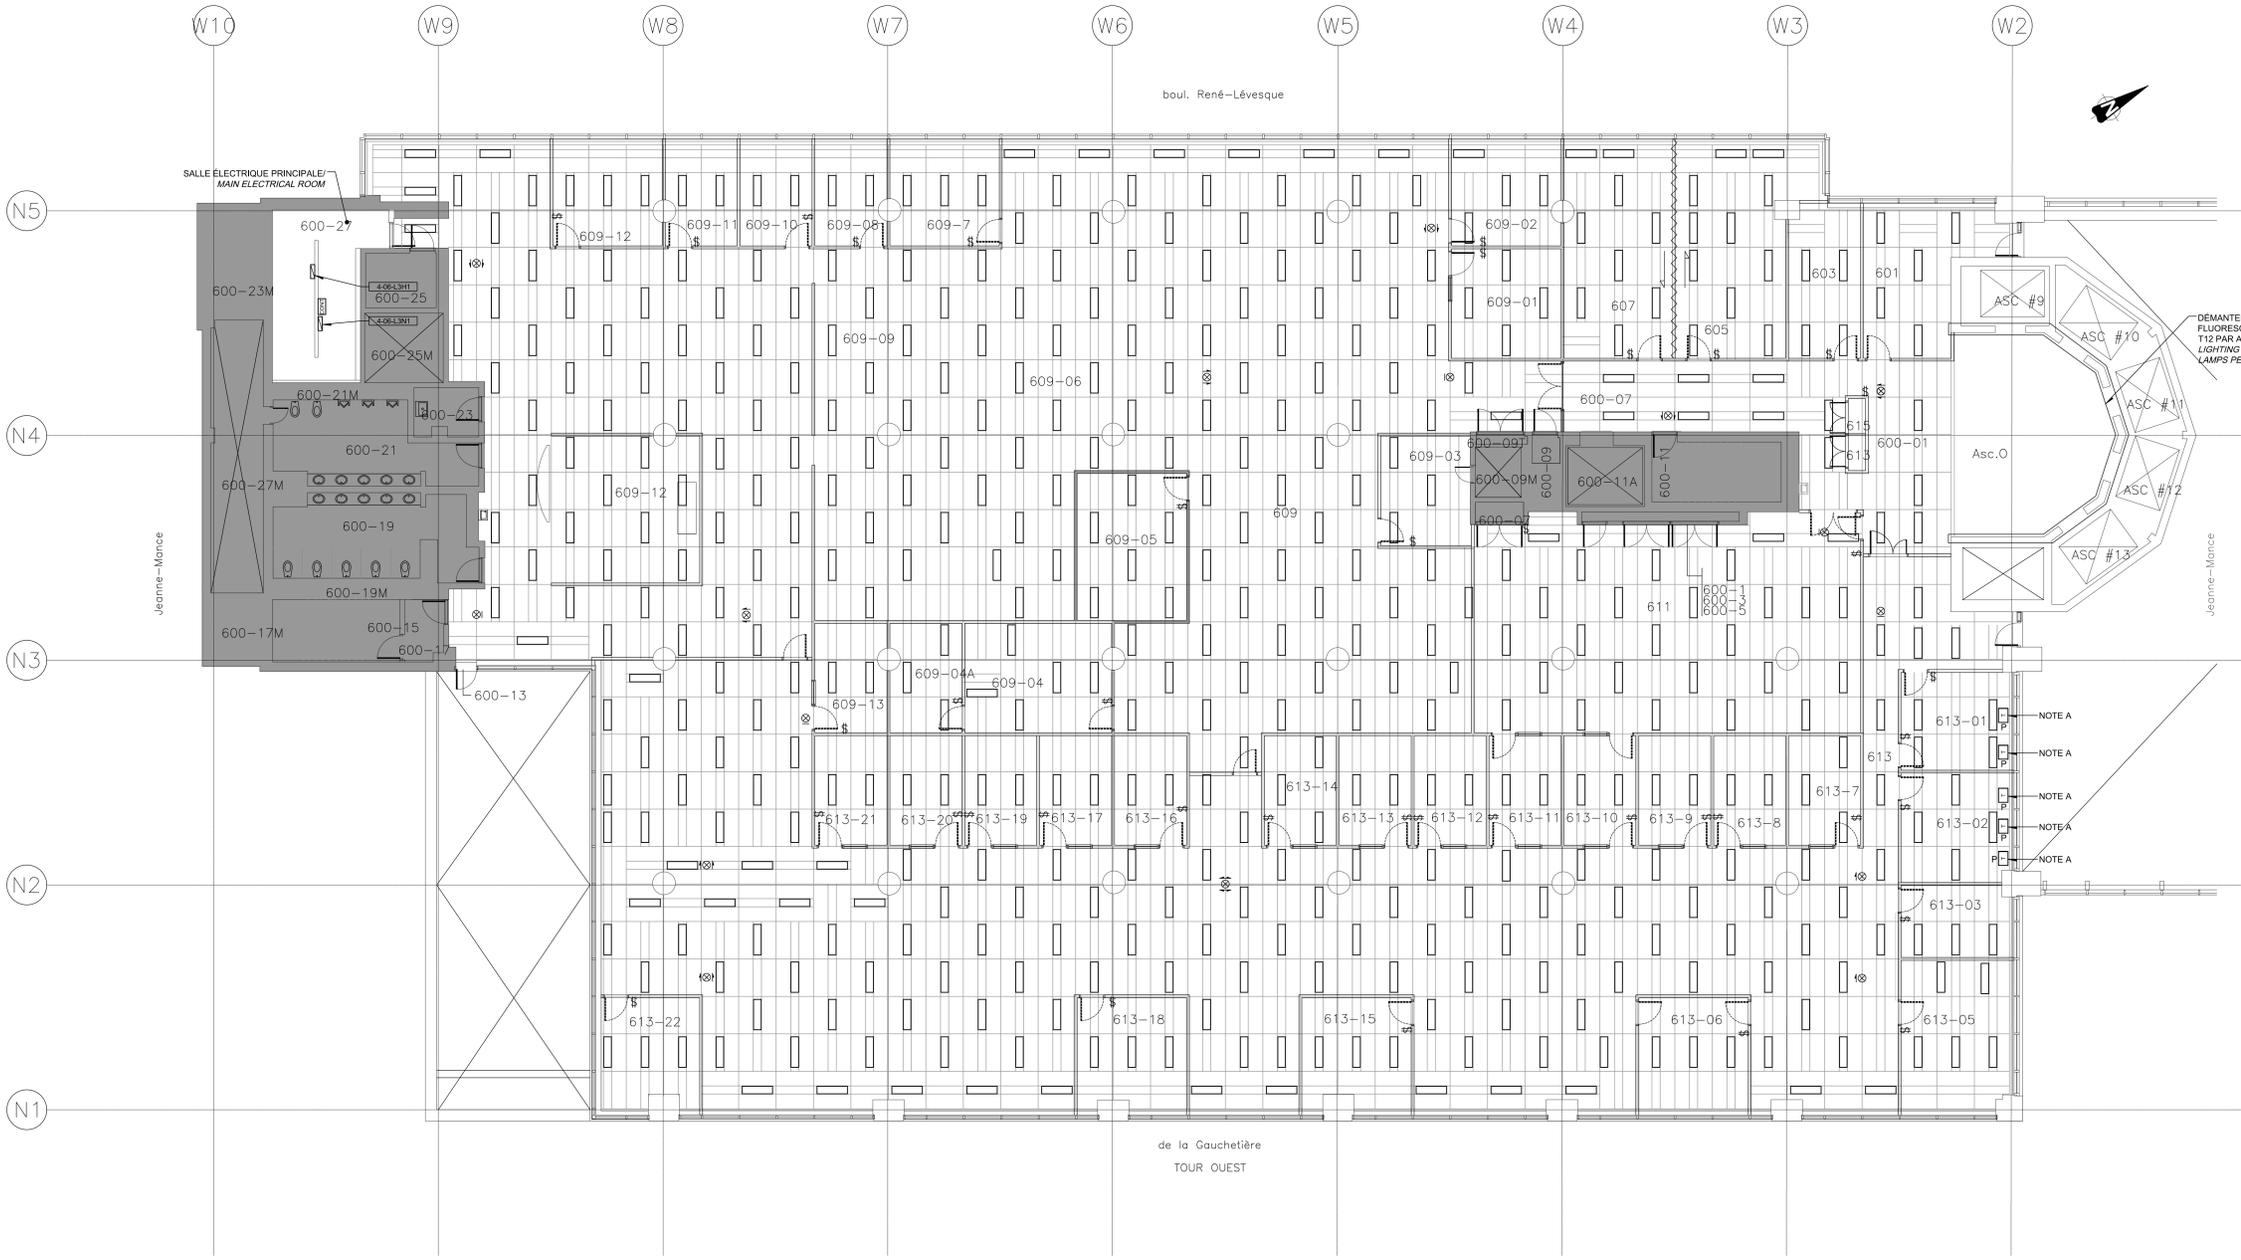

DÉMANTÉLER LES 12 APPAREILS D'ÉCLAIRAGE FLUORESCENT DANS LES NICHEs CIA 2 LAMPES T12 PAR APPAREIL. J DISMANTLE ALL 12 FLUORESCENT LIGHTING FIXTURES IN WALL NICHEs CIV THE 2 T12 LAMPS PER FIXTURE.

NOTE A
 NOTE A
 NOTE A
 NOTE A
 NOTE A



1	ADDENDA No 3	2017-02-20
0	APPENDUM No 3	2017-01-20
	DEMS POUR SOUMISSION	2017-01-20
	ISSUED FOR BID	

Revisions	Description	Date
A	A. no. du détail	
B	B. no. de la feuille où détail exigé	
C	C. no. de la feuille où détail	

Projet: TRAVAUX PUBLICS ET SERVICES GOUVERNEMENTAUX
 CANADA, RÉGION DU QUÉBEC (TPSGC)
 PUBLIC WORKS AND GOVERNMENT SERVICES CANADA, QUÉBEC REGION (PWSC)
 COMPLEXE GUY-FAVREAU
 200 BOUL. RENÉ-LÉVESQUE OUEST
 MONTRÉAL, QUÉBEC


CFG ARC RELOCALISATION DE L'AGENCE DU REVENU DU CANADA, 6^e ÉTAGE TOUR OUEST
 GFC CRA RELOCATION OF THE CANADA REVENUE AGENCY, 6th FLOOR WEST TOWER

ÉLECTRICITÉ ÉLECTRICAL
ÉCLAIRAGE LIGHTING
6^{ÈME} ÉTAGE 6TH FLOOR

Composé par S.PL. Date 11-10-2016 (aaaa/mm/jj)	Dessiné par S.CON. Date 11-10-2016 (aaaa/mm/jj)	Approuvé par A.B.O. Date 11-10-2016 (aaaa/mm/jj)	Submitted Tender
Administrateur de projet No du projet R.078221.001 TPSGC	Project no. 2337-013-00 PWSC	Client Client	Project Manager No de classement E02/11
Nom du fichier R_078221_001-E02-EN-PLN_R01.dwg	File name	No de classement	Sheet no.

CE PLAN EST ÉMIS POUR FINS DE DÉMOLITION. IL CONSTITUE UN INVENTAIRE DES INSTALLATIONS PRINCIPALES EXISTANTES, GÉNÉRALEMENT VÉRIFIÉES EN RAPPORT AVEC LES MODIFICATIONS MONTRÉES SUR LA VERSION "MODIFIÉ" DE CE PLAN ET DONT LES CONDITIONS RÉELLES DOIVENT ÊTRE CONSTATÉES SUR PLACE PAR L'ENTREPRENEUR.
 THIS DRAWING IS ISSUED FOR DEMOLITION PURPOSES. IT REPRESENTS AN INVENTORY OF THE MAIN EXISTING INSTALLATIONS, GENERALLY VERIFIED IN CONNECTION WITH THE MODIFICATIONS SHOWN ON THIS DRAWING'S "MODIFIED" VERSION, AND OF WHICH THE GENUINE CONDITIONS MUST BE OBSERVED ON THE SITE BY THE CONTRACTOR.

DÉMOLITION / DEMOLITION

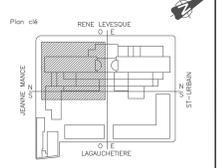

NOTE(S) GÉNÉRALE(S):
GENERAL(S) NOTE(S):

1. SAUF INDICATION CONTRAIRE, TOUS LES APPAREILS D'ÉCLAIRAGE DU RESEAU NORMAL SONT ALIMENTÉS À PARTIR DU PANNEAU 4-06-L3M1. TOUS LES APPAREILS D'ÉCLAIRAGE DU RESEAU D'URGENCE SONT ALIMENTÉS À PARTIR DU PANNEAU 4-06-L3M1.
 UNLESS OTHERWISE INDICATED, ALL NORMAL LIGHTING FIXTURES ARE FED FROM PANEL 4-06-L3M1. ALL EMERGENCY LIGHTING FIXTURES ARE FED FROM PANEL 4-06-L3M1.

2. TOUS LES APPAREILS D'ÉCLAIRAGE DU RESEAU NORMAL DOIVENT ÊTRE CONTRÔLÉS PAR L'ENTREPRISE DU CONTACTEUR D'ÉCLAIRAGE EXISTANT ALIMENTANT LE PANNEAU ÉLECTRIQUE 4-06-L3M1, SITUÉS DANS LA SALLE ÉLECTRIQUE.
 ALL NORMAL LIGHTING FIXTURES MUST BE CONTROLLED BY LIGHTING CONTACTORS FEEDING PANEL 4-06-L3M1 LOCATED IN THE ELECTRICAL ROOM.


NOTE(S) SPÉCIFIQUE(S):
SPECIFIC(S) NOTE(S):

A. APPAREIL D'ÉCLAIRAGE SOUS ARMOIRE, À COORDONNER AVEC L'ÉBENISTERIE.
 LIGHTING FIXTURE UNDERNEATH RACKS, COORDINATE WITH WOODWORKING.

B. COORDONNER L'EMPLACEMENT DE L'INTERRUPTEUR AVEC L'ÉBENISTERIE.
 COORDINATE THE SWITCH LOCATION WITH WOODWORKING.

C. SE RÉFÉRER AU PLAN D'ARCHITECTURE POUR LES SUPPORTS DANS LE PLAFOND PARALINE DE L'APPAREIL D'ÉCLAIRAGE DU TYPE L4.
 REFER TO ARCHITECT'S DRAWING FOR THE SUPPORTS OF LIGHTING FIXTURES OF TYPE L4 IN PARALINE CEILING.

D. L'INTERRUPTEUR CONTRÔLE SEULEMENT LES APPAREILS DU RESEAU NORMAL DE LA SALLE.
 THE SWITCH ONLY CONTROLS NORMAL LIGHTING FIXTURES IN THE ROOM WHERE IT IS LOCATED.

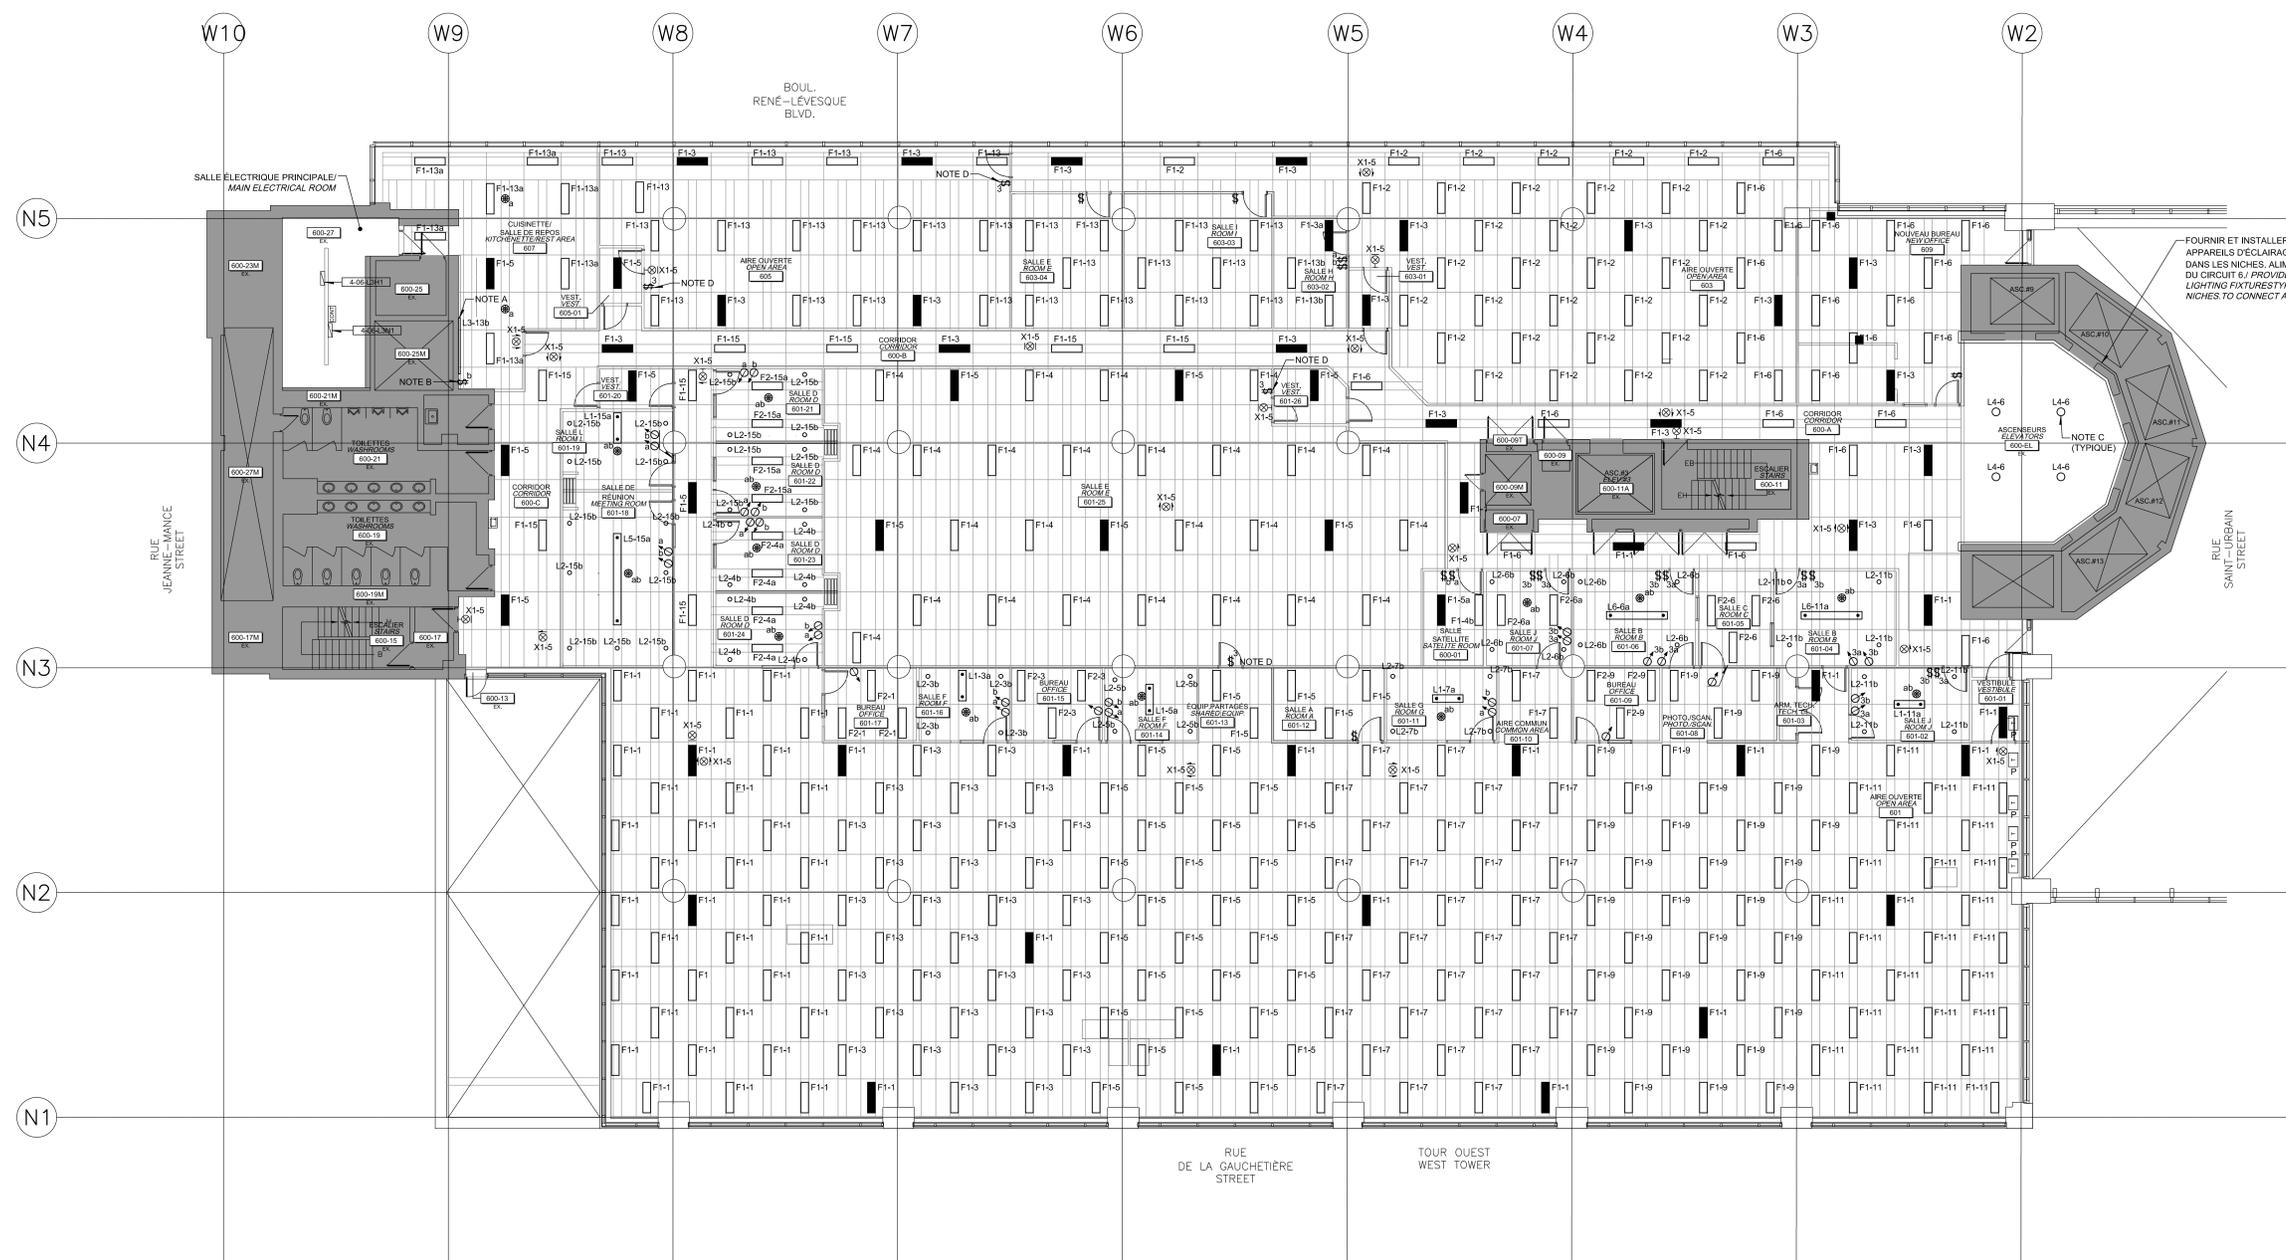

FOURNIR ET INSTALLER 12 NOUVEAUX APPAREILS D'ÉCLAIRAGE TYPE F3 DANS LES NICHES. ALIMENTER À PARTIR DU CIRCUIT 6 / PROVIDE AND INSTALL 12 NEW LIGHTING FIXTURES TYPE 3 IN WALL NICHES TO CONNECT AT THE CIRCUIT 6.

2017-02-20

1	ADDENDA No 3	2017-02-20
0	DEMS POUR SOUMISSION	2017-01-20
0	ISSUED FOR BID	2017-01-20

2017-02-20

Projet / Project	Description	Date
A	A. no. du détail / detail no.	
B	B. no. de la feuille où détail est requis / sheet no. where detail is required	
C	C. no. de la feuille où détail est requis / sheet no. where detail is required	

Projet / Project: TRAVAUX PUBLICS ET SERVICES GOUVERNEMENTAUX / CANADA, RÉGION DU QUÉBEC (TPSGC) / PUBLIC WORKS AND GOVERNMENT SERVICES CANADA, QUEBEC REGION (PWSC) / COMPLEXE GUY-FAVREAU / 200 BOUL. RENÉ-LÉVESQUE OUEST / MONTRÉAL, QUÉBEC

Projet / Project: CFG ARC RELOCALISATION DE L'AGENCE DU REVENU DU CANADA, 6^e ÉTAGE TOUR OUEST / GFC CRA RELOCATION OF THE CANADA REVENUE AGENCY, 6th FLOOR WEST TOWER

Dessiné / Drawn: **ÉLECTRICITÉ ÉLECTRICAL**
ÉCLAIRAGE LIGHTING
6IÈME ÉTAGE 6TH FLOOR

Composé par / Prepared by: S.P.L. / Date: 11-10-2016 / (aaaa/mm/jj)

Dessiné par / Drawn by: S.CON. / Date: 11-10-2016 / (aaaa/mm/jj)


Approuvé par / Approved by: A.B.O. / Date: 11-10-2016 / (aaaa/mm/jj)

Administrateur de projet / Project Manager: No. du projet / Project no.: **R.078221.001** / 2337-013-00

TPSGC / PWSC / Client / Client: No. de classement / File name: **R_078221_001-E03-EN-PLN_R01.dwg** / No. de la feuille / Sheet no.: **E03/11**

CE PLAN NE DOIT PAS ÊTRE UTILISÉ À DES FINS DE CONSTRUCTION OU D'INSTALLATION.
 THIS DRAWING SHALL NOT BE USED FOR CONSTRUCTION OR INSTALLATION PURPOSES

MODIFIÉ / MODIFIED

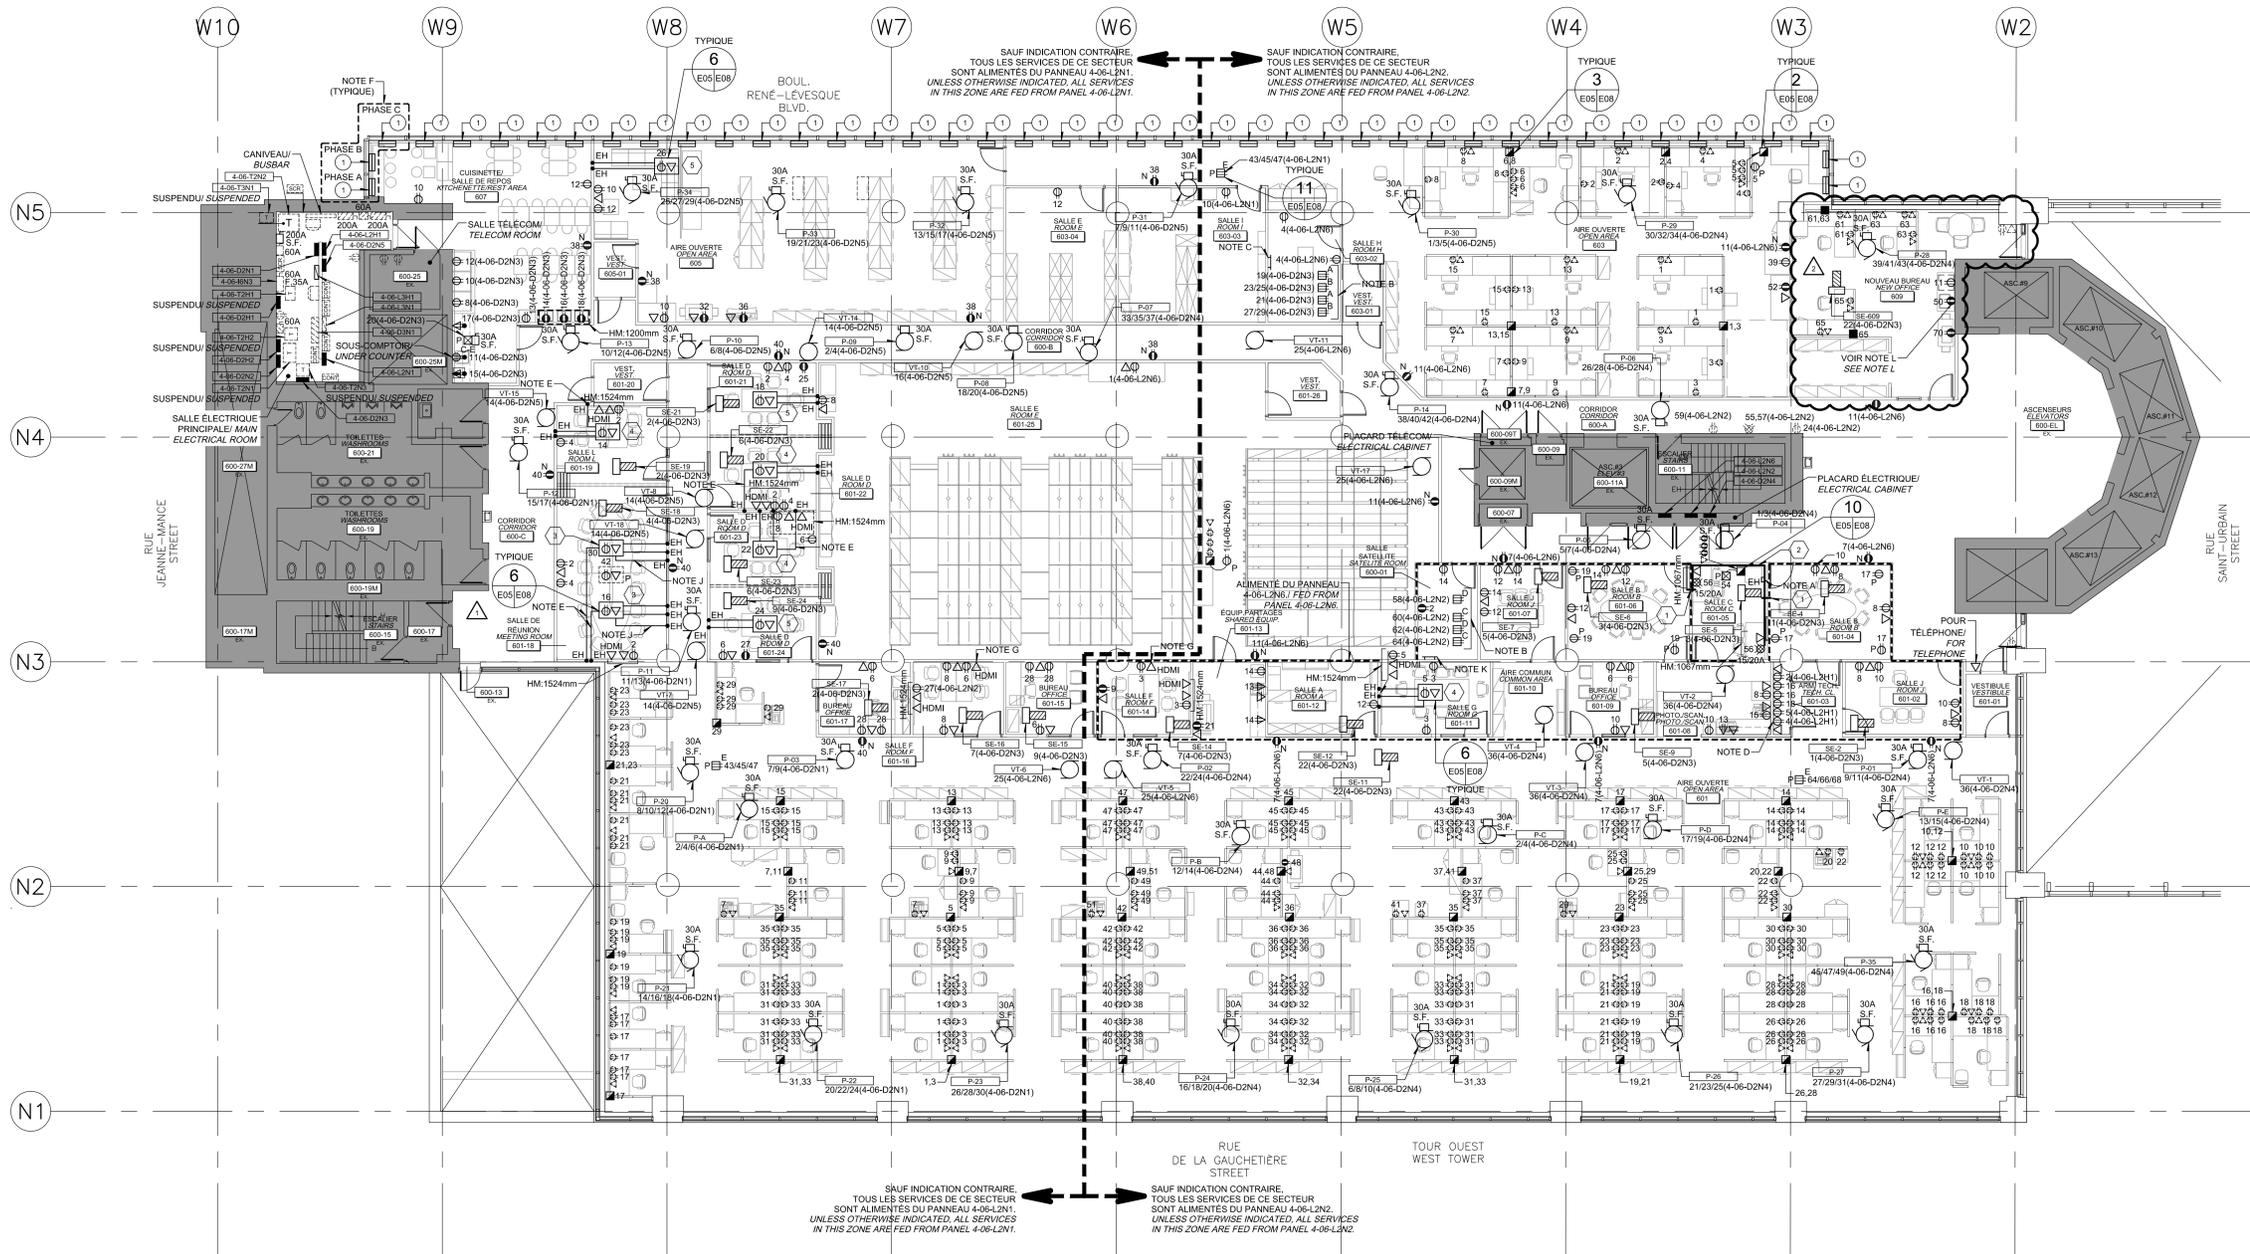

NOTE(S) SPÉCIFIQUE(S):

SPECIFIC(S) NOTE(S):

- A. CANIVEAU DE CÂBLAGE TEL QUE SÉRIE 5000 DE A WIREMOLD OU EQUIVALENT APPROUVÉ À INSTALLER JUSQU'À L'ENTREPLAFOND. LE CANIVEAU DE CÂBLAGE DOIT ÊTRE RELIÉ À LA CONTINUITÉ DE MASSE LA PLUS PROCHE.
ELECTRICAL RACEWAY AS PER SERIES 5000 BY WIREMOLD OR APPROVED EQUIVALENT TO BE INSTALLED UP TO CEILING FLENUM. THE RACEWAY MUST BE CONNECTED TO THE CLOSEST CONTINUITY OF MASS.
- B. INSTALLER LES PRISES SUR UN PROFILÉ EN U à 152mm PLUS HAUT QUE LE CABINET. COORDONNER L'EMPLACEMENT AU CHANTIER.
INSTALL POWER OUTLETS ON A U SHAPED CHANNEL AT 152mm ABOVE THE CABINET. COORDINATE EXACT LOCATION ON SITE.
- C. BARRE DE MISE À LA TERRE DE 800x30x3mm À RACCORDER PAR UN CONDUCTEUR 18V1V DANS UN CONDUIT DE 27mm JUSQU'À LA MISE À LA TERRE DE L'IMMEUBLE SITUÉ DANS LA SALLE ÉLECTRIQUE PRINCIPALE 600-27.
800x30x3mm GROUND BUS TO BE CONNECTED UP TO THE BUILDING GROUNDING SYSTEM LOCATED IN THE MAIN ELECTRICAL ROOM 600-27 VIA 18V1V CONDUCTOR TO BE INSTALLED IN 27mm CONDUIT.
- D. COORDONNER L'EMPLACEMENT DES PRISES LOCALL 601-03 ET 609 AVEC LE REPRÉSENTANT DU MINISTÈRE. COORDINATE WITH DEPARTMENTAL REPRESENTATIVE THE LOCATIONS OF OUTLETS IN ROOM 601-03 AND 609.
- E. CONDUIT DE 27mm SOUS DALLE JUSQU'À LA SORTIE HDMI DERRIÈRE LA TÉLÉVISION.
27mm CONDUIT UP TO THE HDMI OUTLET LOCATED BEHIND THE TV AT 152mm ABOVE FLOOR.
- F. TOUTES LES PLINTHES DE CHAUFFAGE ALIMENTÉS À PARTIR DES FUSIBLES INSTALLÉS DANS LE SRC EN ALTERNANCE SUR LES PHASES A, B, C DU TRANSFORMATEUR 4-06-12N1.
PHASE A = 7500W
PHASE B = 7000W
PHASE C = 7000W
ALL ELECTRIC BASEBOARDS FED BY FUSES IN SRC. ALTERNATELY ON PHASE A, B, C OF TRANSFORMER 4-06-12N1.
- G. CONDUIT DE 27mm JUSQU'À LA SORTIE HDMI DERRIÈRE LA TÉLÉVISION À 152mm DU SOL.
27mm CONDUIT UP TO THE HDMI OUTLET LOCATED BEHIND THE TV AT 152mm ABOVE FLOOR.
- H. CONDUIT DE 21mm DE LA SORTIE DE TÉLÉCOMMUNICATION JUSQU'À LA SALLE 600-01.
21mm CONDUIT FROM TELECOMMUNICATION OUTLET TO ROOM 600-01.
- J. CONDUIT SOUS DALLE DE 21mm DU MONUMENT DE PLANCHER JUSQU'À LA SORTIE DATA DANS L'ENTREPLAFOND POUR LE PROJETEUR.
21mm UNDER SLAB CONDUIT FROM FLOOR MONUMENT UP TO THE DATA OUTLET IN CEILING FLENUM FOR PROJECTOR.
- K. BARRE DE MISE À LA TERRE DE 300x30x3mm À RACCORDER PAR UN CONDUCTEUR 18V1V DANS UN CONDUIT DE 27mm JUSQU'À LA MISE À LA TERRE DE LA SALLE 600-42 ET PAR UN CONDUCTEUR #2 JUSQU'À LA BARRE DE MISE À LA TERRE DE LA SALLE 625-02 AU 8^e ÉTAGE.
300x30x3mm GROUND BUS TO BE CONNECTED UP TO THE GROUND BUS LOCATED IN THE ROOM 600-42 AND TO THE GROUND BUS LOCATED IN ROOM 625-02 ON THE 8TH FLOOR.
- L. COORDONNER L'EMPLACEMENT EXACT AU CHANTIER. COORDINATE EXACT LOCATION ON SITE.

IDENTIFICATION(S):

- 1 MANCHON DE 78mm DANS L'ENTREPLAFOND.
78mm SLEEVE IN CEILING FLENUM.
- 2 CANIVEAU DE CÂBLAGE TEL QUE SÉRIE 5000 DE WIREMOLD OU EQUIVALENT APPROUVÉ. À INSTALLER AU-DESSUS DES BUREAUX MAIS AU-DESSOUS DES FENÊTRES. COULEUR GRIS. LE CANIVEAU DE CÂBLAGE DOIT ÊTRE RELIÉ À LA CONTINUITÉ DE MASSE LA PLUS PROCHE.
ELECTRICAL RACEWAY AS PER SERIES 5000 BY WIREMOLD OR APPROVED EQUIVALENT. INSTALL ABOVE OFFICE DESKS BUT BELOW WINDOWS. GREY COLOR. THE RACEWAY SHALL BE CONNECTED TO THE CLOSEST CONTINUITY OF MASS.
- 3 MONUMENT DE PLANCHER TEL QUE SÉRIE FM6 DE WELLMARK OU EQUIVALENT APPROUVÉ. C.A. 3 PRISES ÉLECTRIQUES, 3 SORTIES DATA ET 1 SORTIE HDMI C.A. BOÎTE 70mm ET ACCESSOIRES.
FLOOR MONUMENT. AS PER SERIES FM6 BY WELLMARK OR APPROVED EQUIVALENT. CW 3 POWER OUTLETS, 3 DATA OUTLETS AND 1 HDMI OUTLET. CW 70mm BOX AND ACCESSORIES.
- 4 MONUMENT DE PLANCHER TEL QUE SÉRIE FM4 DE WELLMARK OU EQUIVALENT APPROUVÉ. C.A. 2 PRISES ÉLECTRIQUES, 2 SORTIES DATA ET 1 SORTIE HDMI C.A. BOÎTE 70mm ET ACCESSOIRES.
FLOOR MONUMENT. AS PER SERIES FM4 BY WELLMARK OR APPROVED EQUIVALENT. CW 2 POWER OUTLETS, 2 DATA OUTLETS AND 1 HDMI OUTLET. CW 70mm BOX AND ACCESSORIES.
- 5 MONUMENT DE PLANCHER TEL QUE SÉRIE FM4 DE WELLMARK OU EQUIVALENT APPROUVÉ. C.A. 2 PRISES ÉLECTRIQUES, 2 SORTIES DATA C.A. BOÎTE 70mm ET ACCESSOIRES.
FLOOR MONUMENT. AS PER SERIES FM4 BY WELLMARK OR APPROVED EQUIVALENT. CW 2 POWER OUTLETS AND 2 DATA OUTLETS. CW 70mm BOX AND ACCESSORIES.

IDENTIFICATION(S) CHAUFFAGE:

HEATER IDENTIFICATION(S):

- 1 PLINTHE DE CHAUFFAGE 500W, 347V TEL QUE SÉRIE PDH DE STELPRO OU EQUIVALENT APPROUVÉ. INSTALLER DES SECTIONS VIDES ENTRE TOUTES LES PLINTHES D'UNE MÊME SALLE POUR AVOIR UN EFFET DE CONTINUITÉ VISUEL.
ELECTRIC BASEBOARD 500W, 347V AS PER SERIES PDH BY STELPRO OR APPROVED EQUIVALENT. ENSURE VISUAL CONTINUITY BETWEEN ALL ELECTRIC BASEBOARDS OF A SAME ROOM USING EMPTY SECTION.

Canada
Travaux publics et Services gouvernementaux Canada
Public Works and Government Services Canada
Direction générale des biens immobiliers
Région du Québec
Real Property Branch
Quebec Region

BISSONFORTIN et associés ARCHITECTES
2005, Rue La Comtesse • Montréal (Québec) • H3T 1Z4
Tél. (514) 392-0000 • Fax (514) 392-0000

PAGEAU MOREL
www.pageaumorel.com
Montréal

sdk
1781, rue Richer, Bureau 2100
Montréal, Québec H3H 2S9
Tél. (514) 399-9110
Fax (514) 399-9115
ÉLECTRICIEN • ÉLECTRIQUE • STRUCTURE MÉTALLIQUE • VITRE STRUCTUREL

Plan: 018
RUE LEVESQUE
RUE DE LA GAUCHETIÈRE
RUE JEANNE-MANCE
RUE SAINT-JERMAIN

2017-02-20

Revisions	Description	Date
2	ADDENDA No 3	2017-02-20
1	ADDENDA No 1	2017-02-01
0	CHANGEMENTS EN COURS D'ÉMISSION	2017-01-26

Projet: TRAVAUX PUBLICS ET SERVICES GOUVERNEMENTAUX CANADA, RÉGION DU QUÉBEC (TPSGC) / PUBLIC WORKS AND GOVERNMENT SERVICES CANADA, QUÉBEC REGION (PWSC) / COMPLEXE GUY-FAVREAU / 200 BOUL. RENE LEVESQUE, QUÉBEC MONTREAL, QUÉBEC

Projet: GFC ARC RELOCALISATION DE L'AGENCE DU REVENU DU CANADA, 6^e ÉTAGE TOUR OUEST / GFC CRA RELOCATION OF THE CANADA REVENUE AGENCY, 6th FLOOR WEST TOWER

Dessin: **ÉLECTRICITÉ ÉLECTRICAL**
SERVICES 6IÈME ÉTAGE
SERVICES 6TH FLOOR

Clinqué par	Conçu par
S.P.L.	11-10-2016
S.CON.	11-10-2016
A.B.O.	11-10-2016

CE PLAN NE DOIT PAS ÊTRE UTILISÉ À DES FINS DE CONSTRUCTION OU D'INSTALLATION.

THIS DRAWING SHALL NOT BE USED FOR CONSTRUCTION OR INSTALLATION PURPOSES

MODIFIÉ / MODIFIED

NOTE(S) GÉNÉRALE(S):
GENERAL(S) NOTE(S):

- TOUS LES ÉQUIPEMENTS D'ALARME INCENDIE DOIVENT ÊTRE RACCORDES AU SYSTÈME D'ALARME INCENDIE DU BÂTIMENT.
 ALL FIRE ALARM EQUIPMENT MUST BE CONNECTED TO THE BUILDING FIRE ALARM SYSTEM.
- TOUS LES HAUT-PARLEURS D'ALARME INCENDIE DOIVENT ÊTRE AJUSTÉS POUR AVOIR LES NIVEAUX SONORES REQUIS.
 ALL FIRE ALARM SPEAKERS SHOULD HAVE THEIR OUTPUT ADJUSTED IN ORDER TO HAVE REQUIRED LEVELS.
- SE RÉFÉRER AU PLAN DU SYSTÈME D'INTRUSION POUR LA COORDINATION.
 REFER TO INTRUSION SYSTEM DRAWING TO COORDINATE EXACT LOCATIONS.

NOTE(S) SPÉCIFIQUE(S):
SPECIFIC(S) NOTE(S):

- TOUT LE FILAGE TRAVERSANT CETTE ZONE DOIT ÊTRE SOUS CONDUITS ENT. LES BOÎTES DE JONCTION ET DE TIRAGE DE CETTE ZONE DOIVENT COMPORTER DES MORAILLONS POUR CADENAS A307.
 ALL THE WIRING THAT CROSS THIS AREA SHOULD BE IN RIGID CONDUITS AND ALL BOXES SHOULD INCLUDE A HASP FOR A307 LOCKS.
- JUSQU'À LA SALLE INFORMATIQUE SITUÉS AU 8^e ÉTAGE, UP TO THE IT ROOM ON THE 8TH FLOOR.
 CONDUIT DE 21mm JUSQU'AU CABINET VIDÉO DANS LA SALLE 601-3.
 21mm CONDUIT UP TO THE VIDEO CABINET IN ROOM 601-3.
- CONDUIT DE 21mm JUSQU'À LA SALLE 601-03.
 21mm CONDUIT UP TO ROOM 601-03.
- TOUS LES MURS DE LA SALLE 600-01 DOIVENT ÊTRE RECOURTÉS DE CONTREPLAQUES DE 18mm D'ÉPAISSEUR IGNIFUGE. LE BAS DES CONTREPLAQUES DOIVENT ÊTRE À 152mm DU SOL.
 ALL THE WALLS OF ROOM 600-01 MUST BE COVERED WITH 18mm FIREPROOF PLIWOOD. THE LOWER SURFACE OF THE PLIWOOD MUST BE 152mm ABOVE THE FLOOR.
- LES HAUT-PARLEURS DOIVENT ÊTRE ALIMENTÉS EN ALTERNANCE SUR LES DEUX CIRCUITS DE SIGNALISATION SONORE DE L'ÉTAGE.
 SPEAKERS MUST BE ALTERNATELY CONNECTED TO THE TWO SIGNALING CIRCUITS OF THE FLOOR.
- ÉQUIPEMENT À REINSTALLER, NETTOYER ET TESTER À LA FIN DES TRAVAUX.
 EQUIPMENT TO BE REINSTALLED, CLEANED AND TESTED ONCE WORKS ARE COMPLETED.
- À RACCORDER AVEC DU CÂBLE D'UNE RÉSISTANCE D'UNE HEURE AU FEU TEL QUE PYROTEX OU ÉQUIVALENT APPROUVÉ. LE MODULE D'INTERFACE ADRESSABLE DOIT ACTIVER LE VOILE MOTORISÉ DE DÉSENFUMAGE LORSQUE COMMANDÉ.
 TO CONNECT USING A CABLE WITH A ONE HOUR FIRE RESISTANCE AS PER PYROTEX OR APPROVED EQUIVALENT. THE ADDRESSABLE INTERFACE MODULE/FUNCTION SHOULD ACTIVATE THE MOTORIZED VENT FOR SMOKE EVACUATION ONCE ACTIVATED.

IDENTIFICATION(S):
IDENTIFICATION(S):

- VOILE MOTORISÉ DE DÉSENFUMAGE DANS L'ENTREPLAFOND.
 SMOKE EVACUATION VENT DAMPER IN THE CEILING PLENUM.



Revisions	Description	Date
2	ADDENDA No 3 ADDENDUM No 3	2017-02-20
1	ADDENDA No 1 ADDENDUM No 1	2017-02-01
0	EMIS POUR SOUMISSION ISSUED FOR BID	2017-01-20

Revisions	Description	Date
A	A. no. du détail detail no.	
B	B. no. de la feuille où détail exigé sheet no. where detail required	
C	C. no. de la feuille où détail sheet no. where detailed	

Projet: TRAVAUX PUBLICS ET SERVICES GOUVERNEMENTAUX / CANADA, RÉGION DU QUÉBEC (TPSGC) / PUBLIC WORKS AND GOVERNMENT SERVICES CANADA, QUEBEC REGION (PWSC)
 COMPLEXE GUY-FAVREAU / 200 BOUL. RENÉ-LEVESQUE OUEST / MONTRÉAL, QUÉBEC

Projet: CFC ARC RELOCALISATION DE L'AGENCE DU REVENU DU CANADA, 6^e ÉTAGE TOUR OUEST / GFC CRA RELOCATION OF THE CANADA REVENUE AGENCY, 6th FLOOR WEST TOWER

ÉLECTRICITÉ ÉLECTRICAL
SERVICES AUXILIAIRES 6IÈME ÉTAGE
AUXILIARY SERVICES 6TH FLOOR

Administrateur de projets		Project Manager	
No. du projet	Project no.	No. du projet	Project no.
R.078221.001	2337-013-00	R.078221.001	2337-013-00
Client		Client	
TPSGC	PWSC	TPSGC	PWSC
Fichier		File name	
R_078221_001-E07-AL-PLN_R02.dwg		R_078221_001-E07-AL-PLN_R02.dwg	
No. de plan ou dessin		Drawing or plan no.	
R_078221_001-E07-AL-PLN	E07/11	R_078221_001-E07-AL-PLN	E07/11
No. de la feuille		Sheet no.	




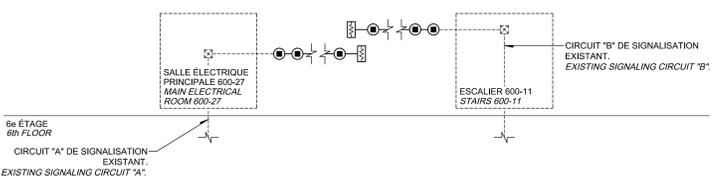



DIAGRAMME DE SIGNALISATION D'ALARME INCENDIE (TYPIQUE)
SIGNALING FIRE ALARM DIAGRAM (TYPICAL)

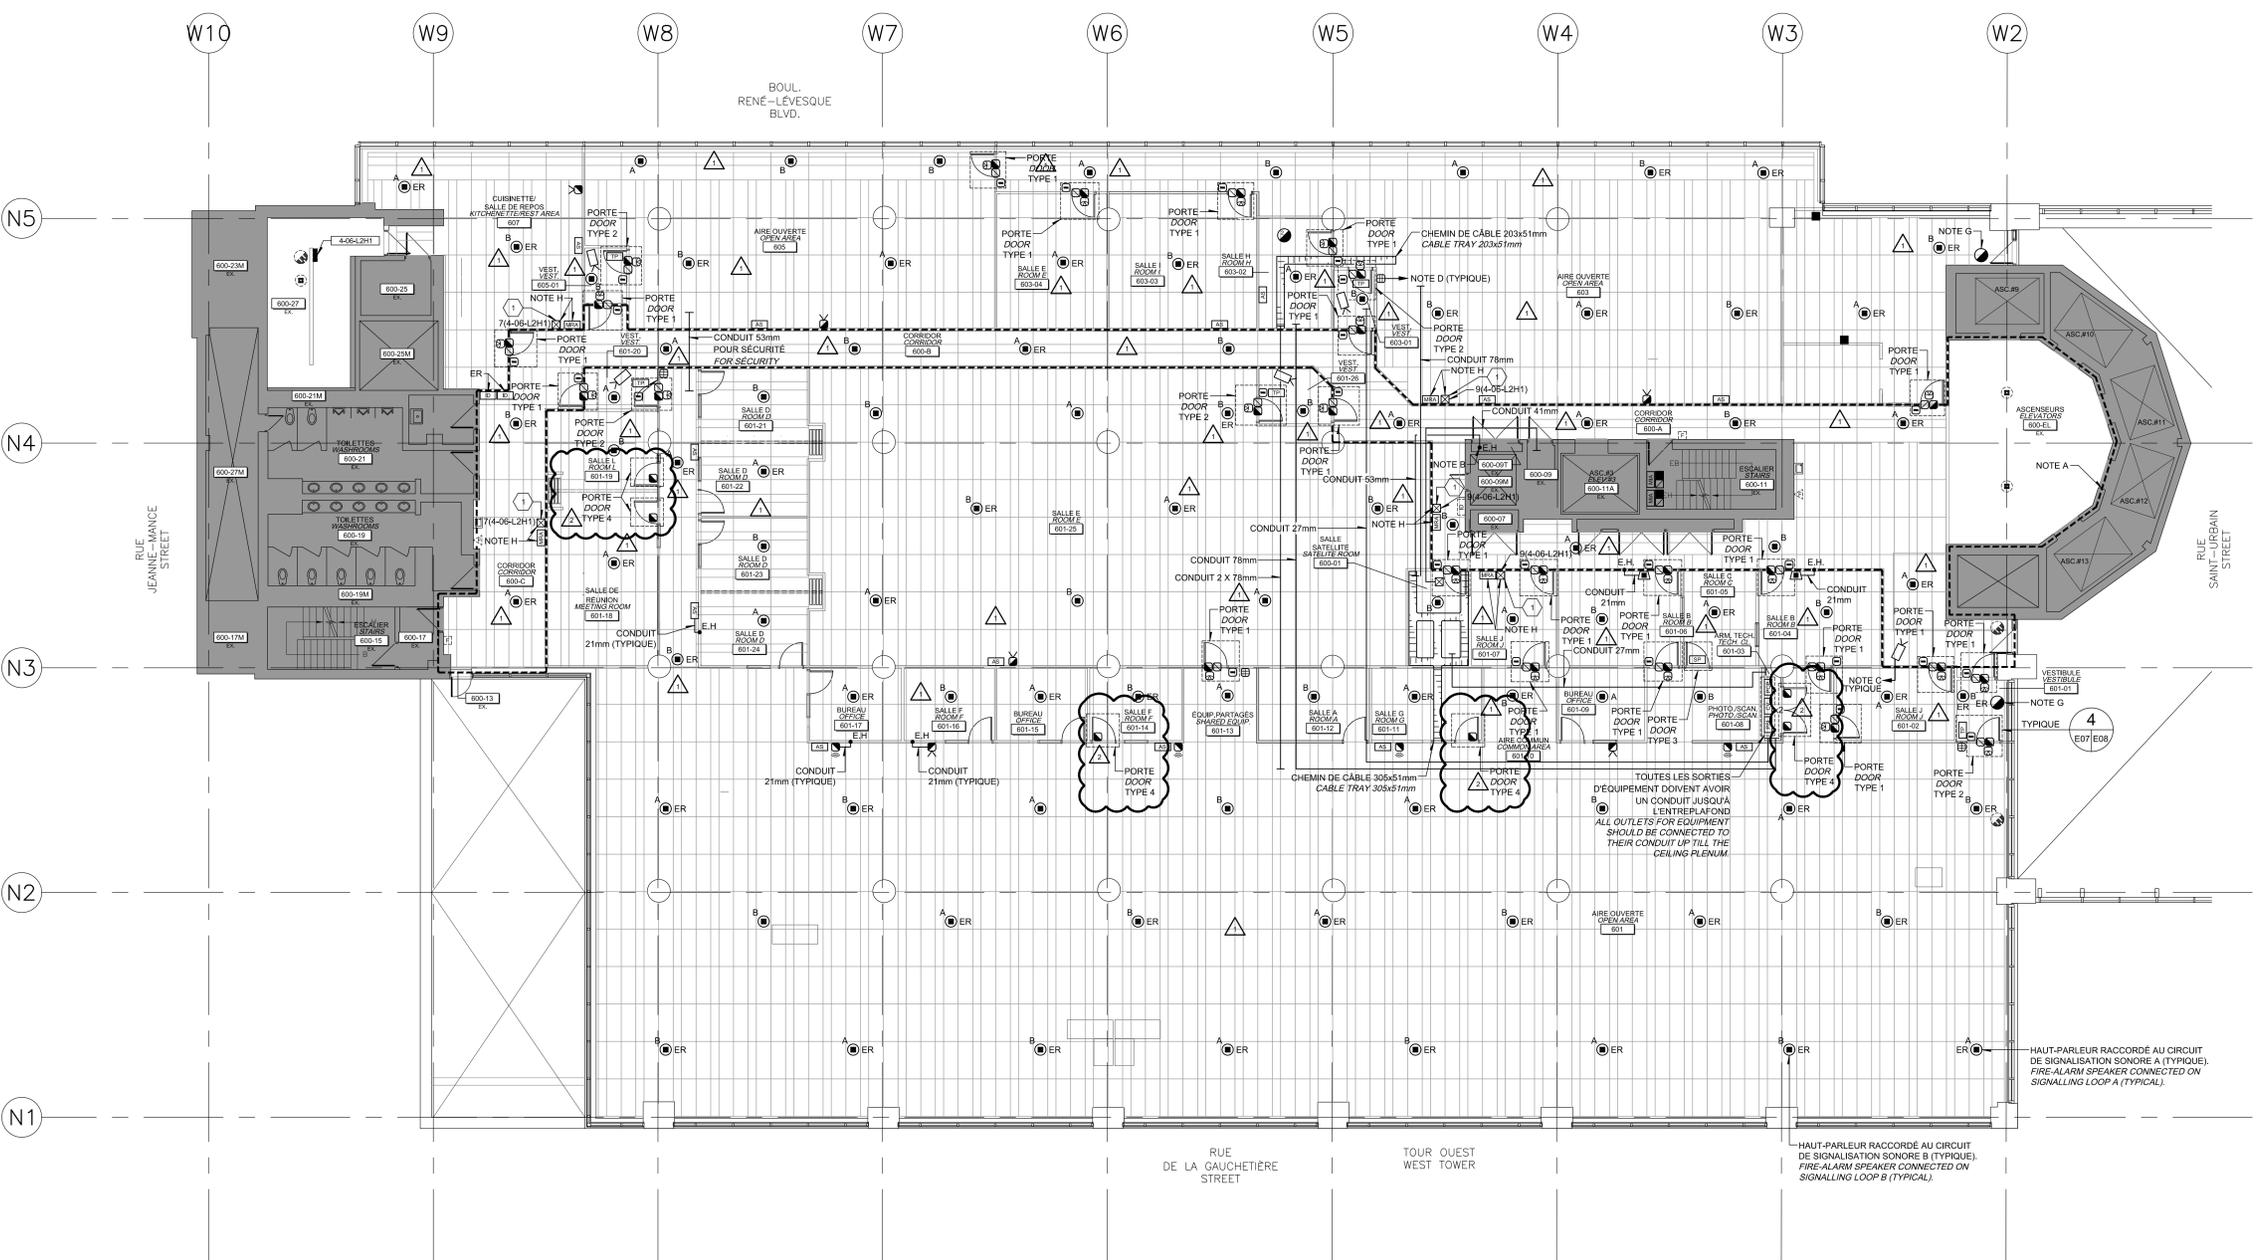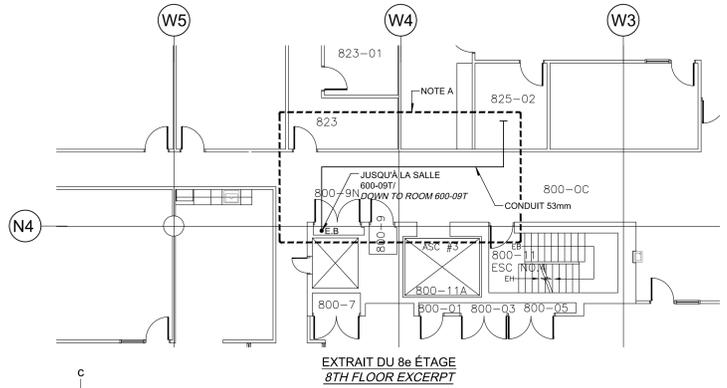

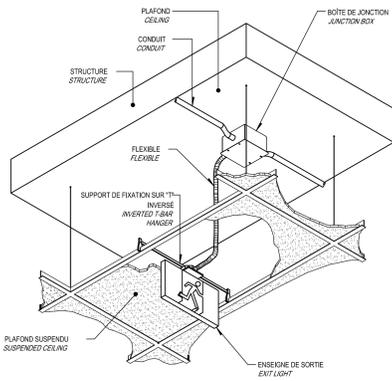


MONTAGE TYPE D'UNE ENSEIGNE DE SORTIE
INSTALLÉE SUR UN PLAFOND SUSPENDU
INSTALLATION OF AN EXIT LIGHT
ON A SUSPENDED CEILING

DÉTAIL / DETAIL
 ÉCHELLE: AUCUNE
 SCALE: NONE

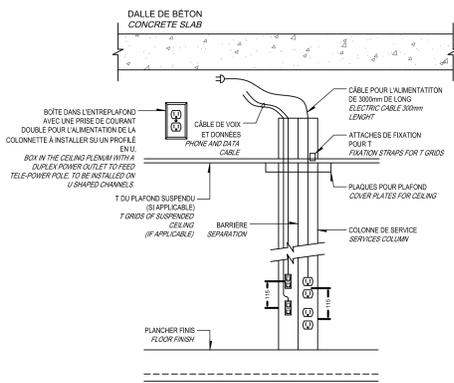


COLONNE DE SERVICE (COLONNETTE)
À UN CIRCUIT
SERVICES COLUMN (TELE-POWER POLE)
WITH ONE CIRCUIT

DÉTAIL / DETAIL
 ÉCHELLE: AUCUNE
 SCALE: NONE

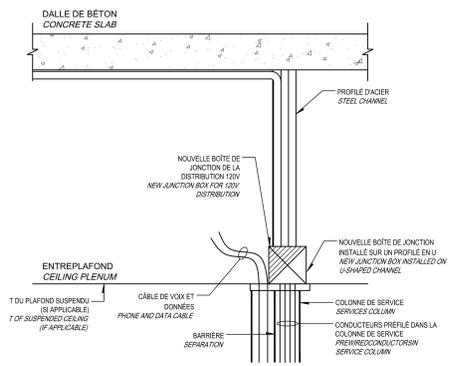

RACCORDEMENT D'UNE COLONNE DE SERVICE
(COLONNETTE) POUR PARTITION ÉLECTRIFIÉE
CONNECTION OF A SERVICES COLUMN
(TELE-POWER POLE) FOR ELECTRIFIED PARTITIONS

DÉTAIL / DETAIL
 ÉCHELLE: AUCUNE
 SCALE: NONE

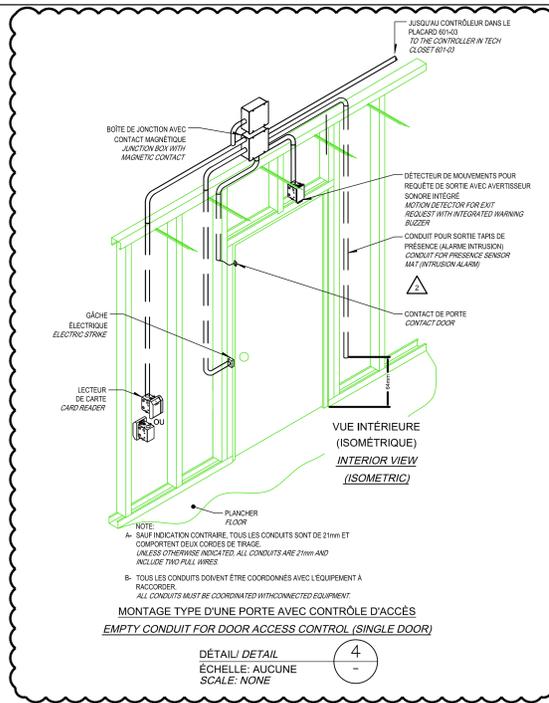


MONTAGE TYPE D'UNE PORTE AVEC CONTRÔLE D'ACCÈS
EMPTY CONDUIT FOR DOOR ACCESS CONTROL (SINGLE DOOR)

DÉTAIL / DETAIL
 ÉCHELLE: AUCUNE
 SCALE: NONE


QUINCAILLERIE DE PORTE/DOOR HARDWARE

DESCRIPTION	TYPES DE PORTE/TYPES OF DOORS			
	1	2	3	4
DÉTECTEUR DE MOUVEMENTS POUR REQUÊTE DE SORTIE (ALARME INTRUSION) OUTLET FOR PRESENCE SENSOR MAT (INTRUSION-ALARM)	✓	✓	✓	
CONTACT DE PORTE DOOR CONTACT	✓	✓	✓	✓
LECTEUR DE CARTE CARD READER	✓	✓	✓	
SORTIE POUR TAPIS DE PRÉSENCE (ALARME INTRUSION) OUTLET FOR PRESENCE MATS	✓	✓	✓	
GÂCHE ÉLECTRIQUE ELECTRIC STRIKE	✓	✓		

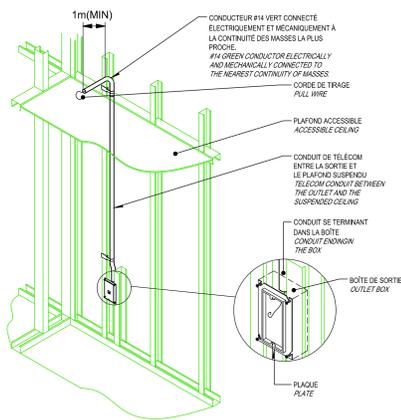


INSTALLATION D'UNE SORTIE DE TÉLÉCOMMUNICATION DANS UN MUR DE PLACOPLÂTRE
INSTALLATION OF A TELECOM OUTLET IN A GYPSUM WALL

DÉTAIL / DETAIL
 ÉCHELLE: AUCUNE
 SCALE: NONE

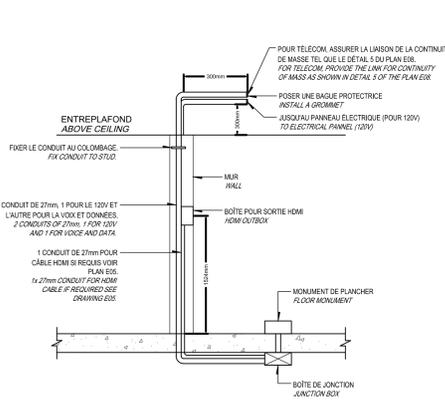


SORTIE AU PLANCHER DU TYPE MONUMENT
MONUMENT TYPE FLOOR BOX

DÉTAIL / DETAIL
 ÉCHELLE: AUCUNE
 SCALE: NONE

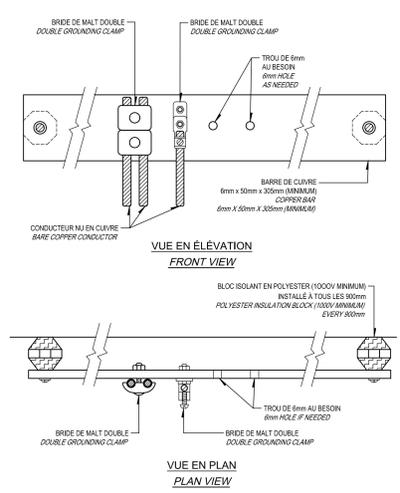


BARRE DE MISE À LA TERRE AVEC RACCORDEMENT (TYPIQUE)
GROUNDING BAR WITH CONNECTION (TYPICAL)

DÉTAIL / DETAIL
 ÉCHELLE: AUCUNE
 SCALE: NONE

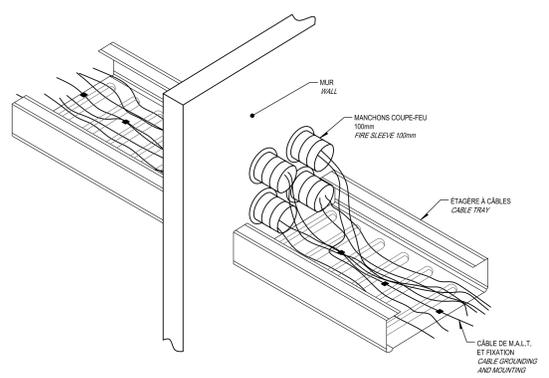


PASSAGE DES CÂBES DE TÉLÉCOMMUNICATION À TRAVERS UN MUR
PASSAGE OF TELECOMMUNICATION CABLES THROUGH A WALL

DÉTAIL / DETAIL
 ÉCHELLE: AUCUNE
 SCALE: NONE

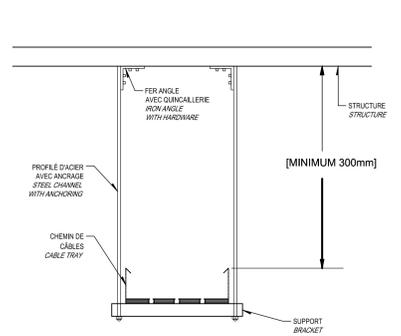


MONTAGE D'UN SUPPORT DE CHEMIN DE CÂBES SUSPENDU
INSTALLATION FOR A SUSPENDED CABLE TRAY

DÉTAIL / DETAIL
 ÉCHELLE: AUCUNE
 SCALE: NONE

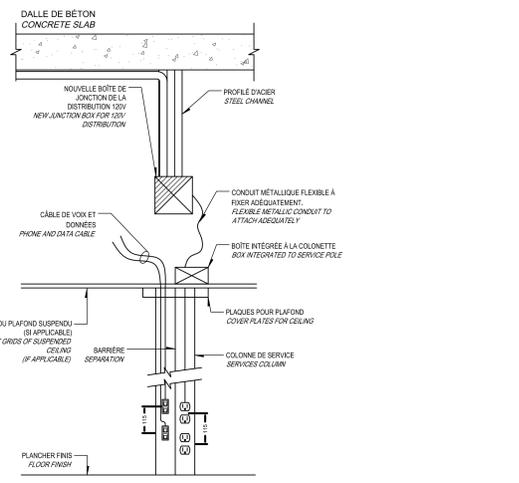

COLONNE DE SERVICE (COLONNETTE) À UN CIRCUIT 15/20A
SERVICES COLUMN (TELE-POWER POLE) WITH ONE 15/20A CIRCUIT

DÉTAIL / DETAIL
 ÉCHELLE: AUCUNE
 SCALE: NONE

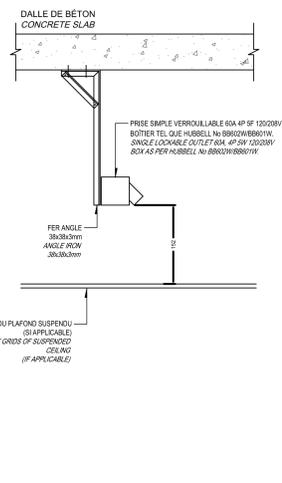

DÉTAIL D'INSTALLATION TYPIQUE D'UNE PRISE POUR TAPIS
DETAIL OF A TYPICAL CARPET OUTLET INSTALLATION

DÉTAIL / DETAIL
 ÉCHELLE: AUCUNE
 SCALE: NONE

Canada
 Travaux publics et Services gouvernementaux Canada / Public Works and Government Services Canada
 Direction générale des biens immobiliers / Real Property Branch
 Région du Québec / Quebec Region

BISSON FORTIN et associés ARCHITECTES
 1000 Blvd. La Condamine / 10ème étage / Montréal (Québec) / H3T 1Z4
 T: (514) 983-5200 / F: (514) 983-5200

PAGEAU MOREL
 www.pageaumorel.com / Montréal

sdk
 1781, rue Richer, Brosses, 2000 / Montréal (Québec) / H3H 1G7
 Tél.: (514) 384-8800 / Tél. fax: (514) 384-8810 / www.sdk.ca

Plan: c18
 RENE LEVESQUE / S.I.E.
 JEANNE MANCIE / S.I.E.
 LAGACHE/THÉRIER / S.I.E.

PROJET
 TRAVAUX PUBLICS ET SERVICES GOUVERNEMENTAUX CANADA, RÉGION DU QUÉBEC (TPSGC) / PUBLIC WORKS AND GOVERNMENT SERVICES CANADA, QUEBEC REGION (PWSC) / COMPLEXE GUY-FAVREAU / 200 BLD. RENE LEVESQUE OUEST / MONTRÉAL, QUÉBEC

PROJET
 CFC ARC RELOCALISATION DE L'AGENCE DU REVENU DU CANADA, 6^e ÉTAGE TOUR OUEST / GFC CRA RELOCATION OF THE CANADA REVENUE AGENCY, 6th FLOOR WEST TOWER











Revisions	Description	Date
2	ADDENDA No 3	2017-02-20
1	ADDENDUM No 1	2017-02-01
0	EMIS POUR SOUMISSION / ISSUED FOR BID	2017-01-20

ÉLECTRICITÉ ÉLECTRICAL
DÉTAILS ÉLECTRIQUES ELECTRICAL DETAILS

Conçu par / Designed By: S.P.L. / 11-10-2016 (aaaa/mm/jj)
 Date / Date
 Dessiné par / Drawn By: S.CON. / 11-10-2016 (aaaa/mm/jj)
 Date / Date
 Approuvé par / Approved By: A.B.O. / 11-10-2016 (aaaa/mm/jj)
 Date / Date
 Soumission / Tender

Administrateur de projet / Project Manager: No du projet / Project no: R.078221.001 / No de la feuille où le détail a été acquis / sheet no. where detail acquired: 23737-013-00
 TPSPGC / PWSC / Client / Client
 Nom du fichier / File name: R_078221_001-E08-DT-PLN_R02.dwg / No de classement / No of classification:
 No du plan ou dessin / Drawing or plan no: R_078221_001-E08-DT-PLN / No de la feuille / No of the sheet: E08/11 / Sheet no.

CE PLAN NE DOIT PAS ÊTRE UTILISÉ À DES FINS DE CONSTRUCTION OU D'INSTALLATION.
THIS DRAWING SHALL NOT BE USED FOR CONSTRUCTION OR INSTALLATION PURPOSES

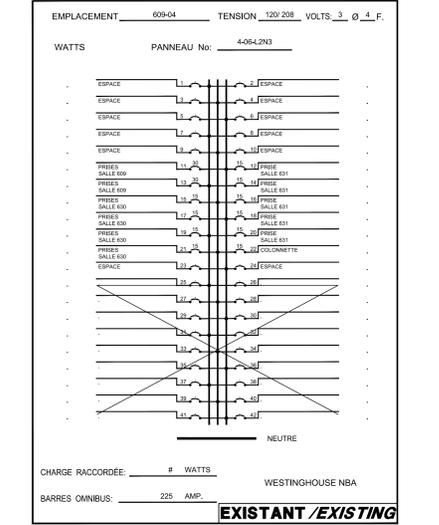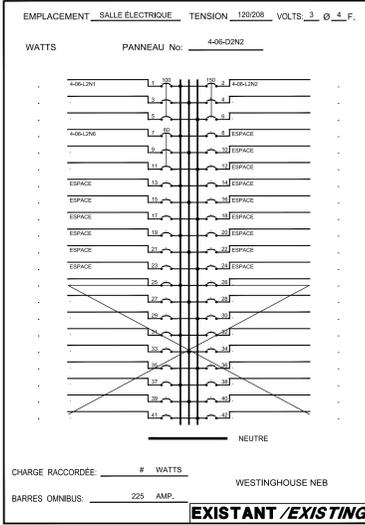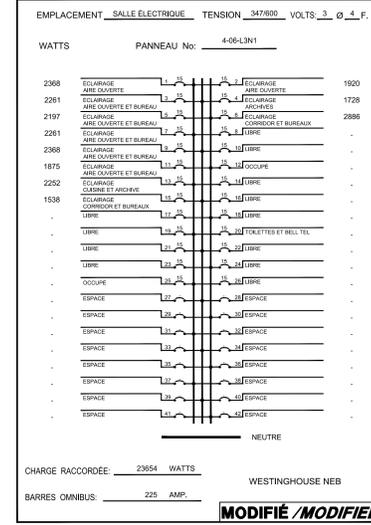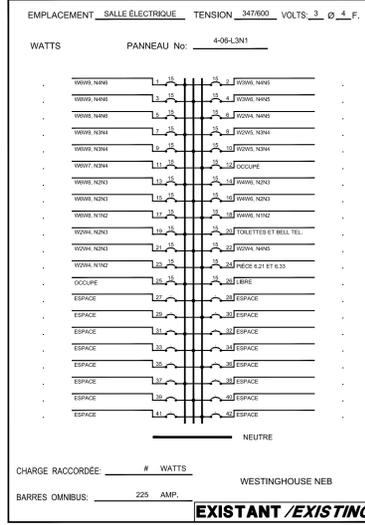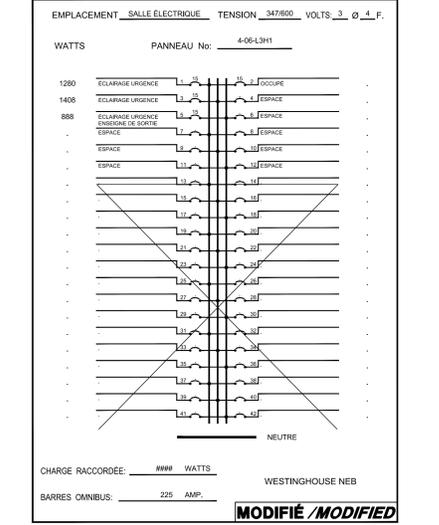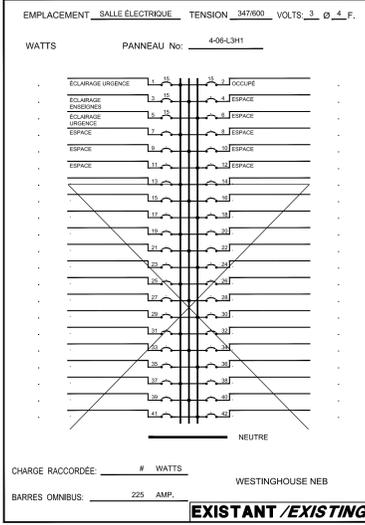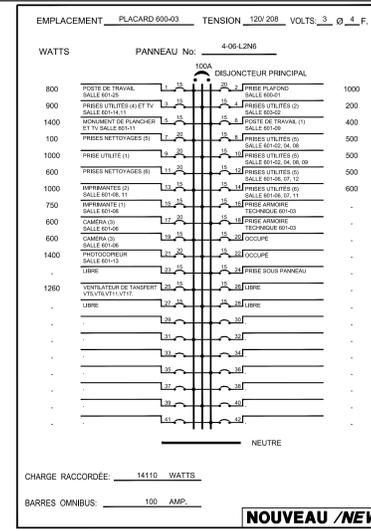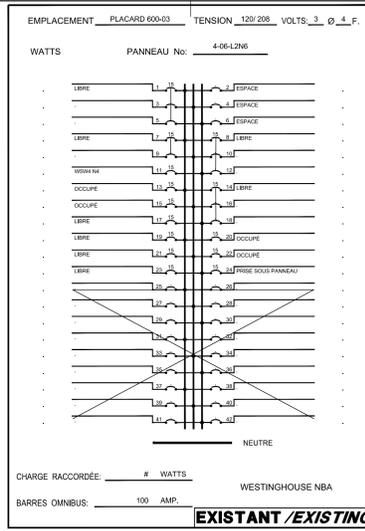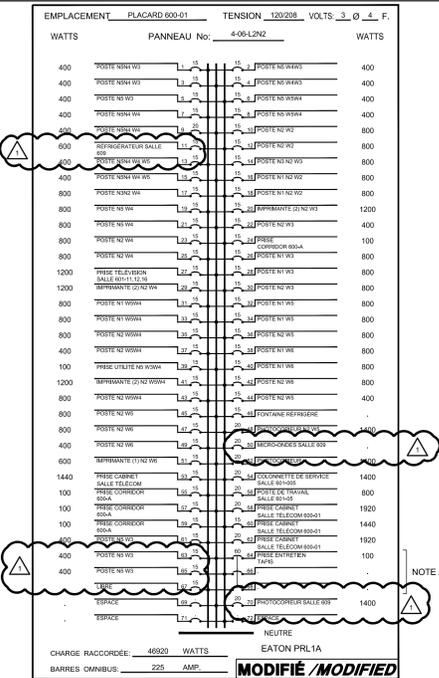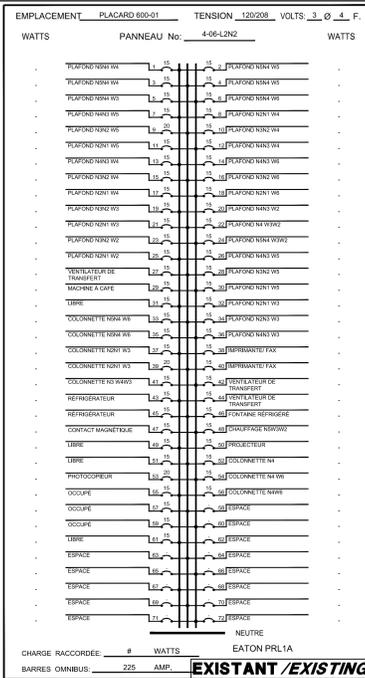

NOTE(S) SPÉCIFIQUE(S):
SPECIFIC(S) NOTE(S):
A. CIRCUIT FONCTIONNANT SEULEMENT EN DEHORS DES HEURES DE BUREAU.
CIRCUIT OPERATES ONLY AFTER OFFICE HOURS.

Canada
Travaux publics et Services gouvernementaux Canada / Public Works and Government Services Canada
Direction générale des biens immobiliers / Real Property Branch
Région du Québec / Quebec Region


BISSONFORTIN et associés ARCHITECTES
1000 Blvd. La Condamine | Montréal Q10 | Téléphone: 514-394-8800 | Tél. 514-394-8800 | Fax: 514-394-8800

PAGEAU MOREL
www.pageaumorel.com
Montréal

sdk
1781 rue Richer, Suite 1000
Montréal, Québec H3H 2R4
Tél. 514-394-8800
Fax: 514-394-8800
www.sdk.ca

Plan: c18
RENE LEVESQUE
O.T.E.
LAGO-DIETHE

Revisions	Description	Date
1	ADDENDA No 3	2017-02-20
0	EMIS POUR SOUMISSION / ISSUED FOR BID	2017-01-20

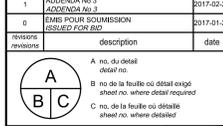

Projet: TRAVAUX PUBLICS ET SERVICES GOUVERNEMENTAUX CANADA, RÉGION DU QUÉBEC (TPSGC) / PUBLIC WORKS AND GOVERNMENT SERVICES CANADA, QUEBEC REGION (PWSC) / COMPLEXE GUY-FARVEAU 200 BOUL. RENE LEVESQUE OUEST MONTRÉAL, QUÉBEC

Projet: GFC CRA RELOCALISATION DE L'AGENCE DU REVENU DU CANADA, 6^e ÉTAGE TOUR OUEST GFC CRA RELOCATION OF THE CANADA REVENUE AGENCY, 6th FLOOR WEST TOWER

Dessin: **ÉLECTRICITÉ ÉLECTRICAL**
PANNEAUX ÉLECTRIQUES ELECTRICAL PANELS

Conçu par S.PI. / Drawn By S.PI.
Date: 11-10-2016 / Date: 11-10-2016

Approuvé par A.B.O. / Approved By A.B.O.
Date: 11-10-2016 / Date: 11-10-2016

Administrateur de projet: **R.078221.001** / Project no: **2337-013-00**
No. du projet: **R.078221.001** / Project no: **2337-013-00**
TPSGC / PWSC / Client / Client

Nom du fichier: **R_078221_001-E10-DT-PAN_R01.dwg** / File name: **R_078221_001-E10-DT-PAN_R01.dwg**
No. de plan ou dessin: **E10/11** / Drawing or plan no: **E10/11**
No. de la feuille: **E10/11** / Sheet no: **E10/11**

CE PLAN NE DOIT PAS ÊTRE UTILISÉ À DES FINS DE CONSTRUCTION OU D'INSTALLATION.

THIS DRAWING SHALL NOT BE USED FOR CONSTRUCTION OR INSTALLATION PURPOSES.

LA PARTIE "EXISTANT" DE CE PLAN EST ÉMISE POUR FINS DE RÉFÉRENCE. ELLE CONSTITUE UN INVENTAIRE DES INSTALLATIONS PRINCIPALES EXISTANTES, GÉNÉRALEMENT VÉRIFIÉES EN RAPPORT AVEC LES MODIFICATIONS MONTREES SUR LA PARTIE "MODIFIÉ" DE CE PLAN ET DONT LES CONDITIONS RÉELLES DOIVENT ÊTRE CONSTATÉES SUR PLACE PAR L'ENTREPRENEUR.

THIS DRAWING'S "EXISTING" PART IS ISSUED FOR REFERENCE PURPOSES. IT REPRESENTS AN INVENTORY OF THE MAIN EXISTING INSTALLATIONS, GENERALLY VERIFIED IN CONNECTION WITH THE MODIFICATIONS SHOWN ON THIS DRAWING'S "MODIFIED" PART, AND OF WHICH THE GENUINE CONDITIONS MUST BE OBSERVED ON THE SITE BY THE CONTRACTOR.