



Expert-consultant
SNC-LAVALIN
 SNC-LAVALIN inc.
 5500, rue de la Sablée, lot 300, Gatineau (Québec), Canada J8K 2E2
 Téléphone: (438) 621-2500, Télécopieur: (438) 621-0201
 DDC PROJET NO. 634206

Relevés / stamps

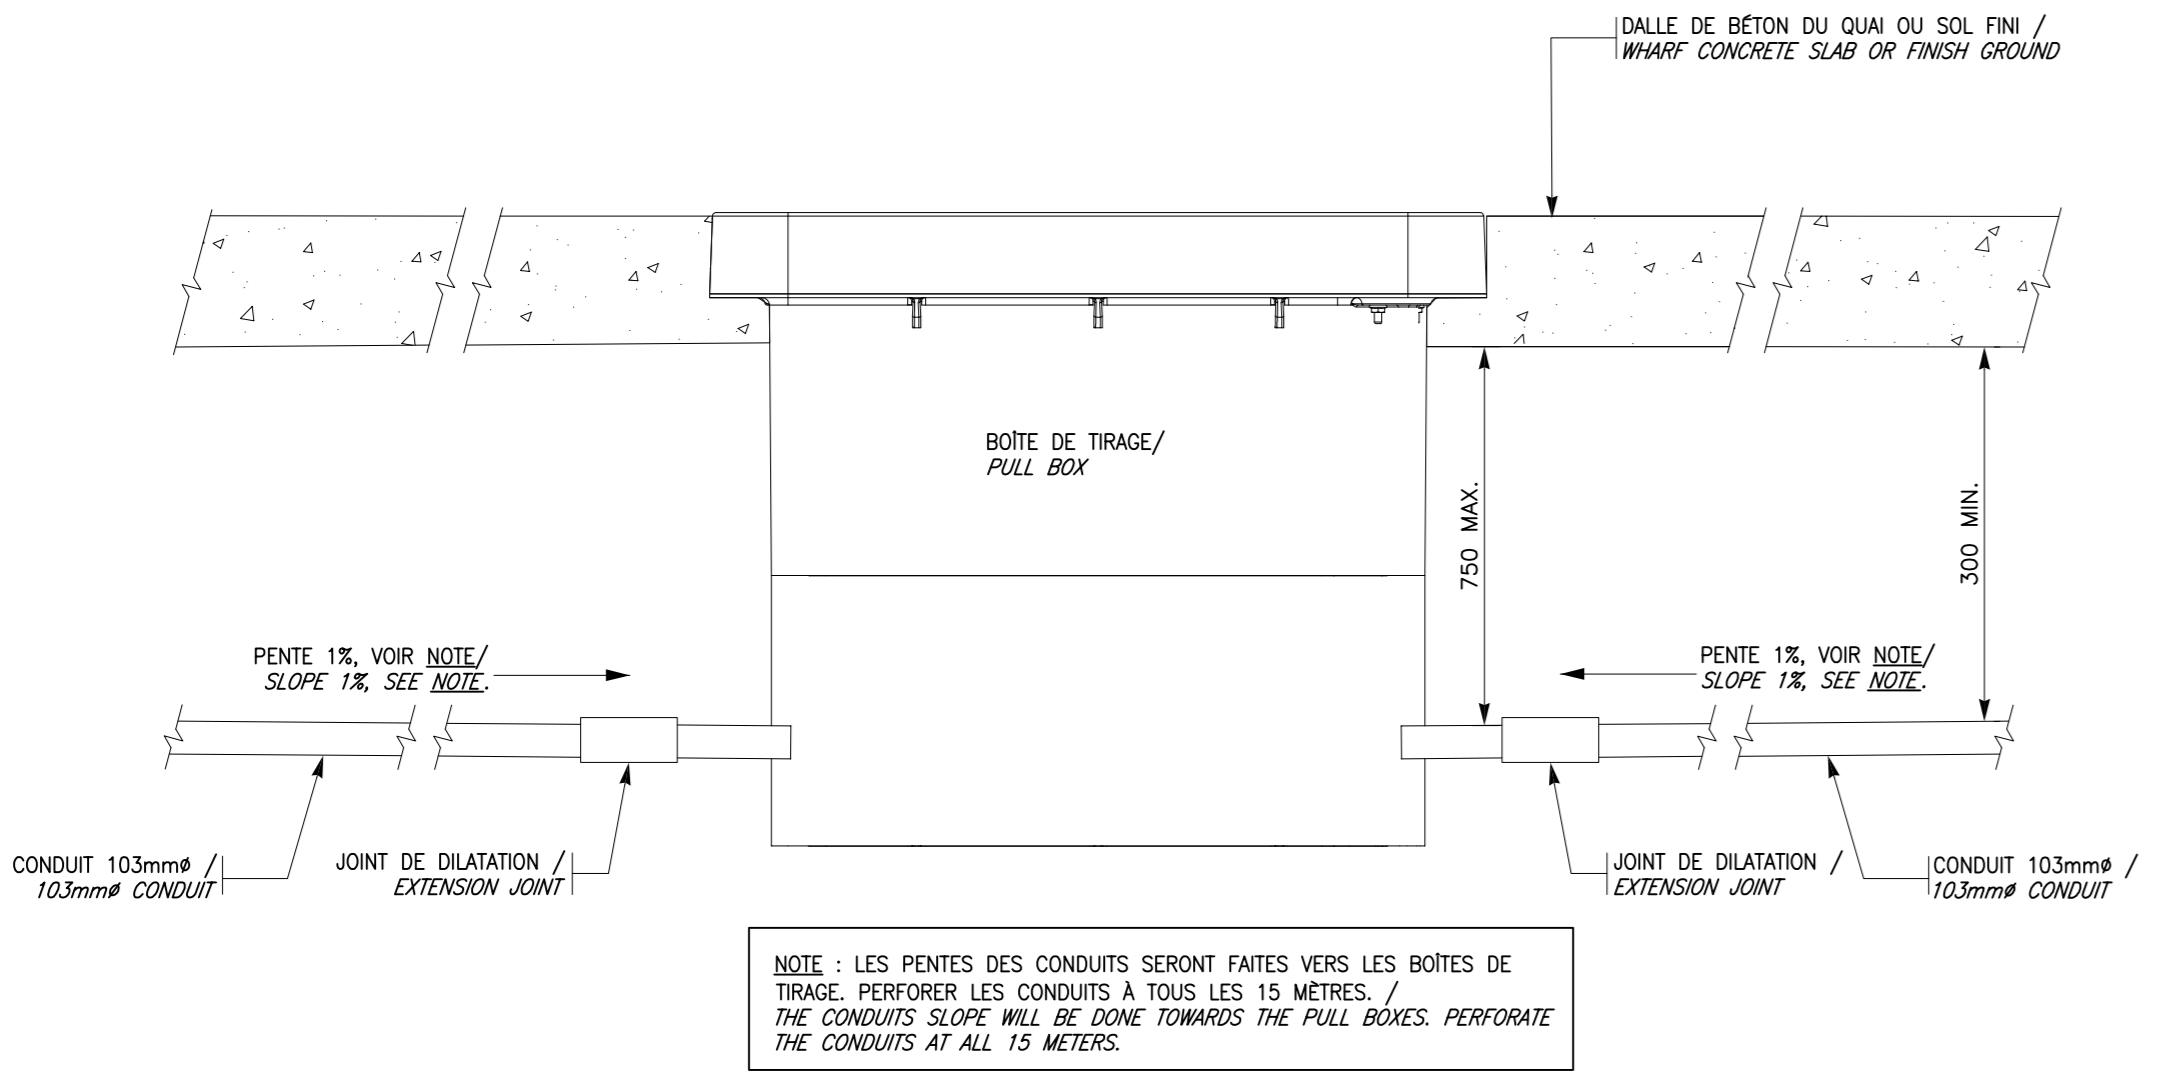


DÉTAIL G: BOÎTE DE TRASSE / DETAIL G: PULL BOX
 ÉCHELLE: AUCUNE / SCALE: NONE

NOTE: LES PENTES DES CONDUITS SERONT FAITES VERS LES BOÎTES DE TRASSE. PERFORER LES CONDUITS À TOUTS LES 15 MÈTRES. / THE CONDUITS SLOPE WILL BE DONE TOWARDS THE PULL BOXES. PERFORATE THE CONDUITS AT ALL 15 METERS.

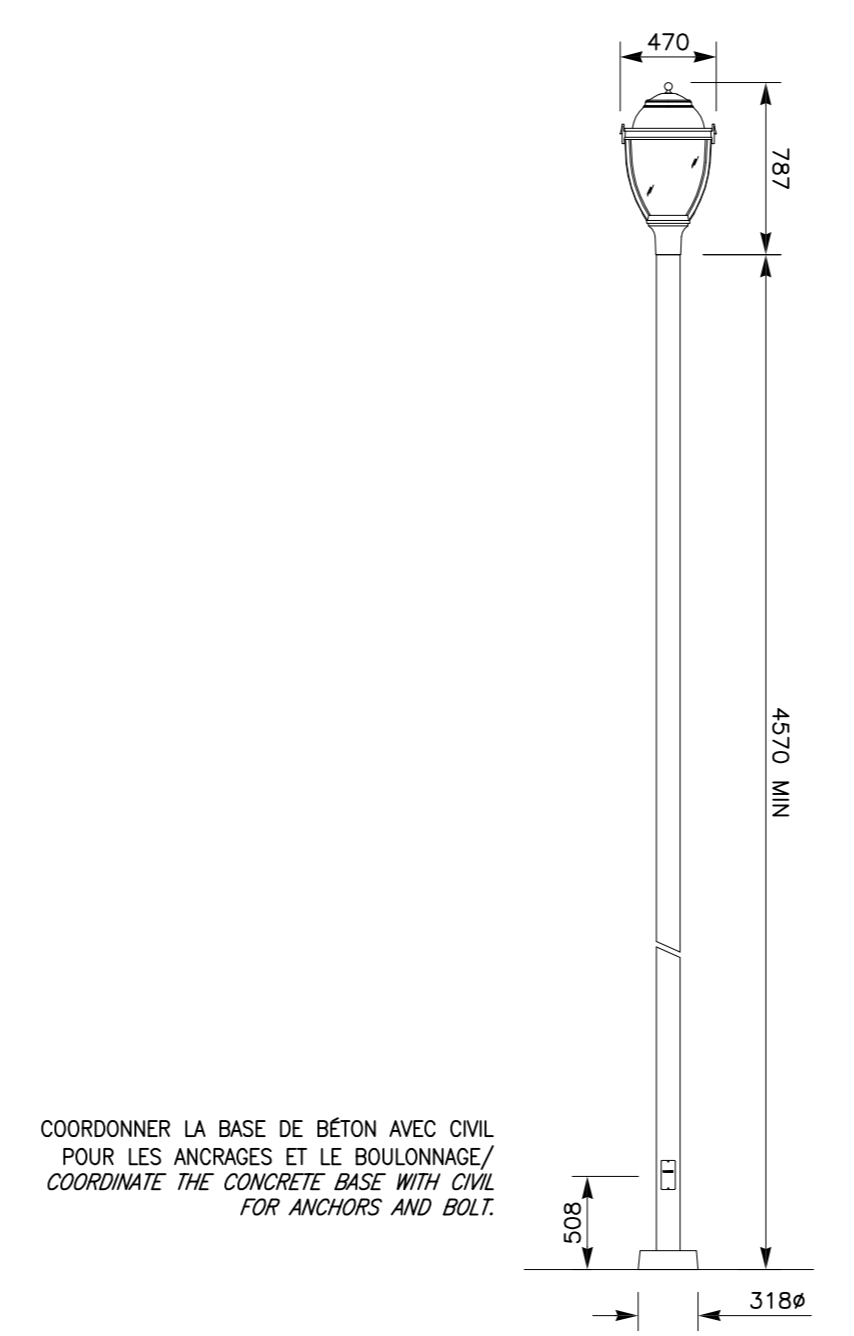


DÉTAIL C: FÛT D'ÉCLAIRAGE TYPE L2 / DETAIL C: LIGHTING POLE TYPE L2
 ÉCHELLE: AUCUNE / SCALE: NONE


COORDONNER LA BASE DE BÉTON AVEC CIVIL POUR LES ANCRAGES ET LE BOUTONNAGE / COORDINATE THE CONCRETE BASE WITH CIVIL FOR ANCHORS AND BOLT.

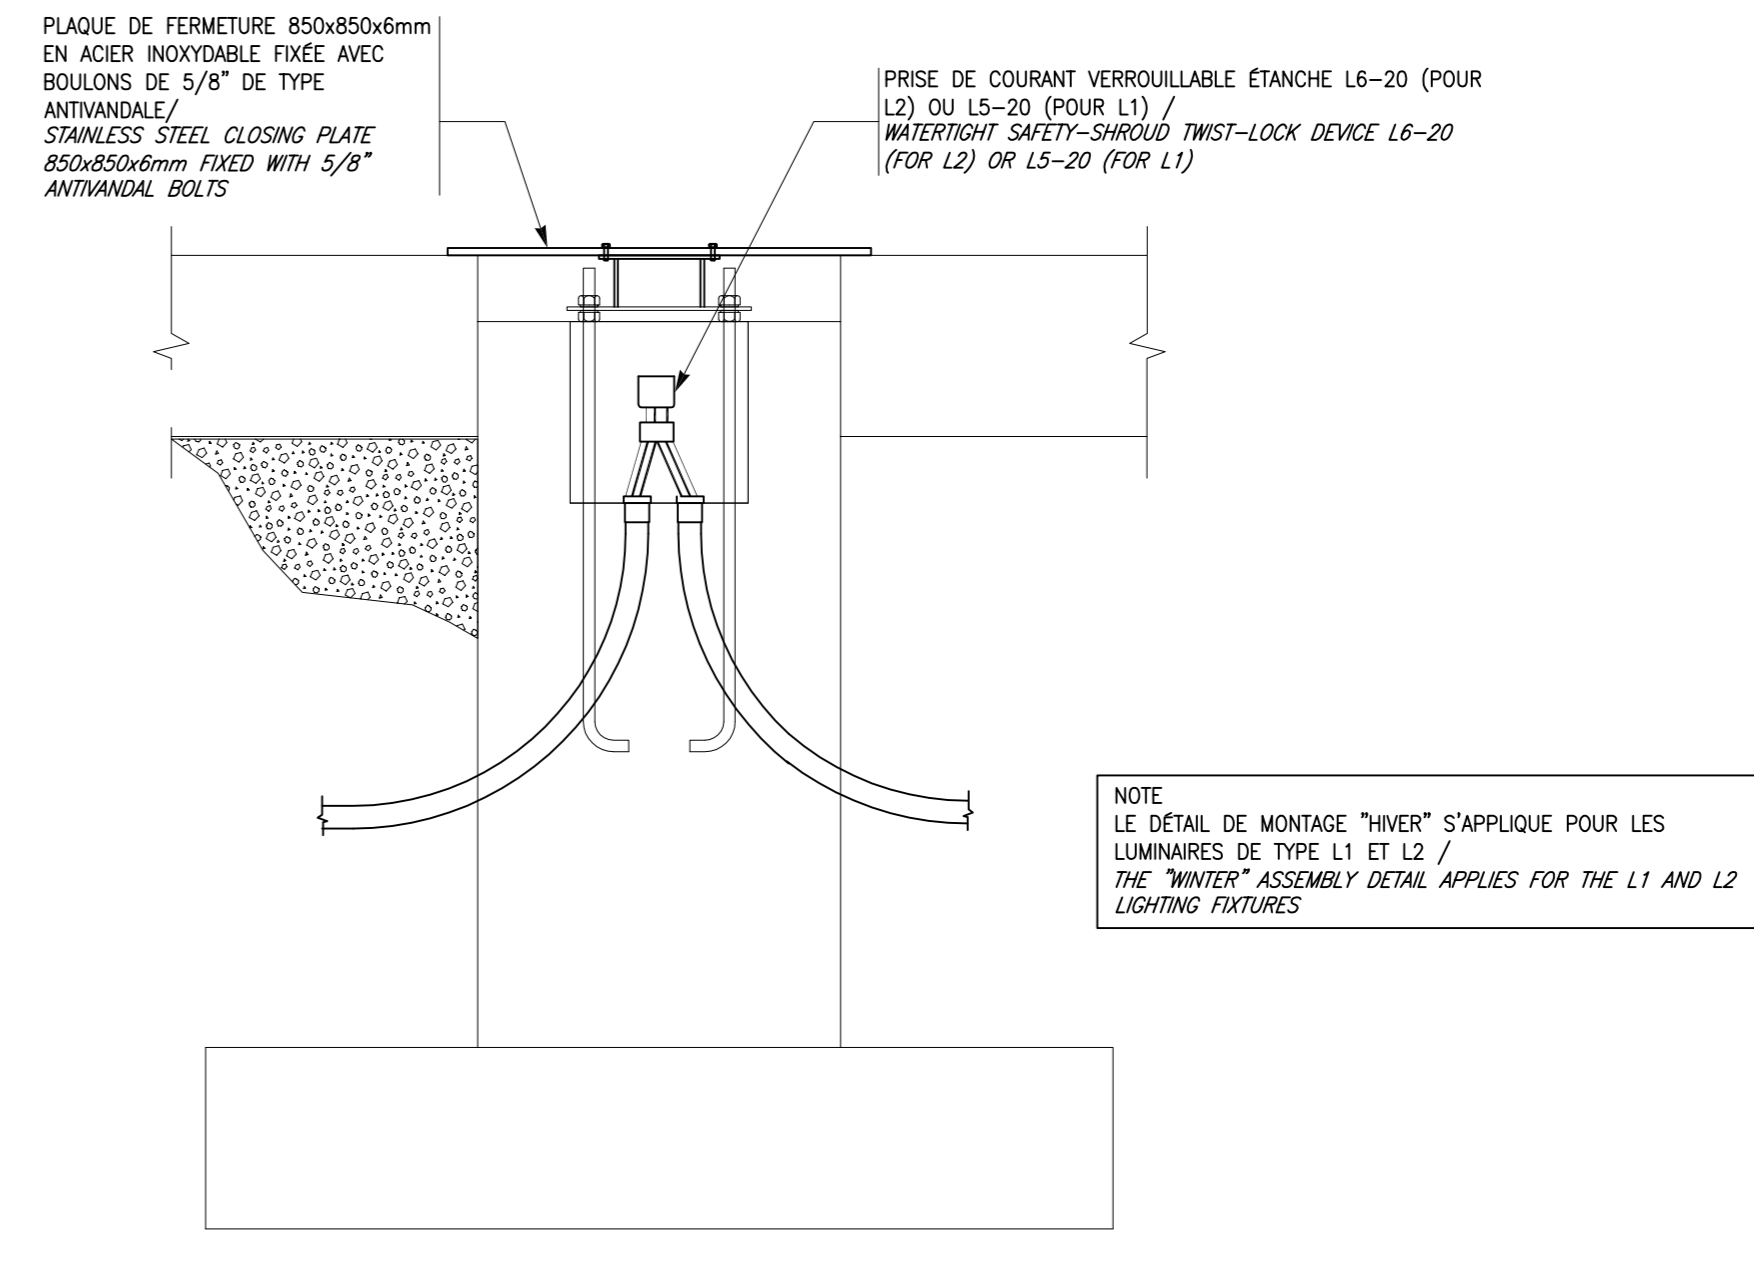

DÉTAIL B: BASE DE BÉTON (MONTAGE "HIVER") / DETAIL B: CONCRETE BASE ("WINTER" ASSEMBLY)
 ÉCHELLE: AUCUNE / SCALE: NONE

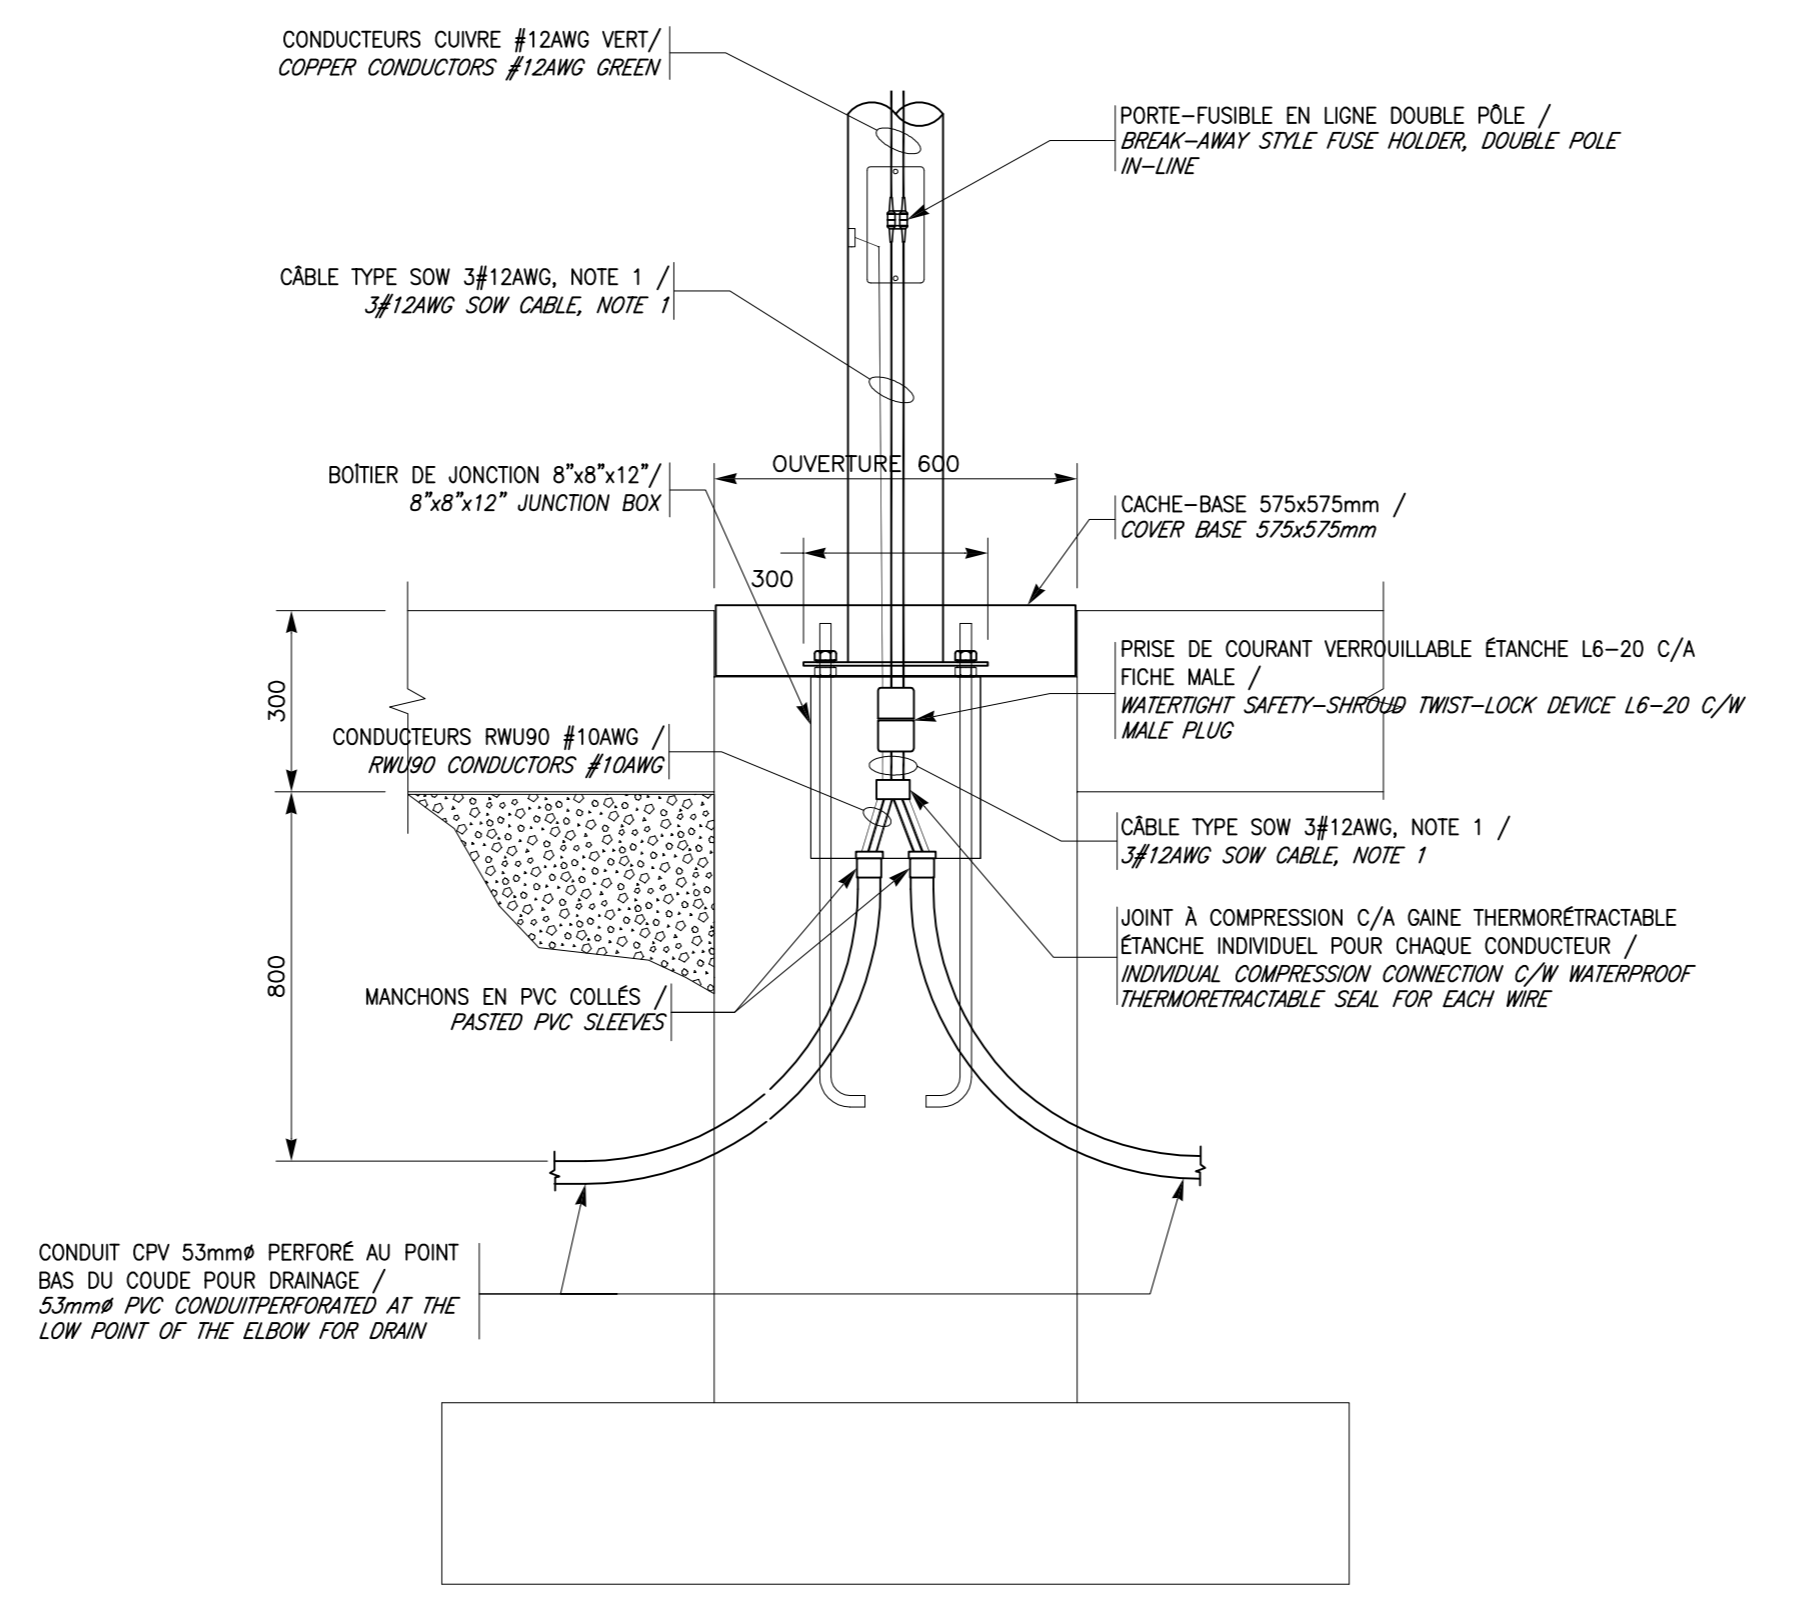

DÉTAIL C: FÛT D'ÉCLAIRAGE TYPE L2 (MONTAGE "ÉTÉ") / DETAIL C: LIGHTING POLE TYPE L2 ("SUMMER" ASSEMBLY)
 ÉCHELLE: AUCUNE / SCALE: NONE

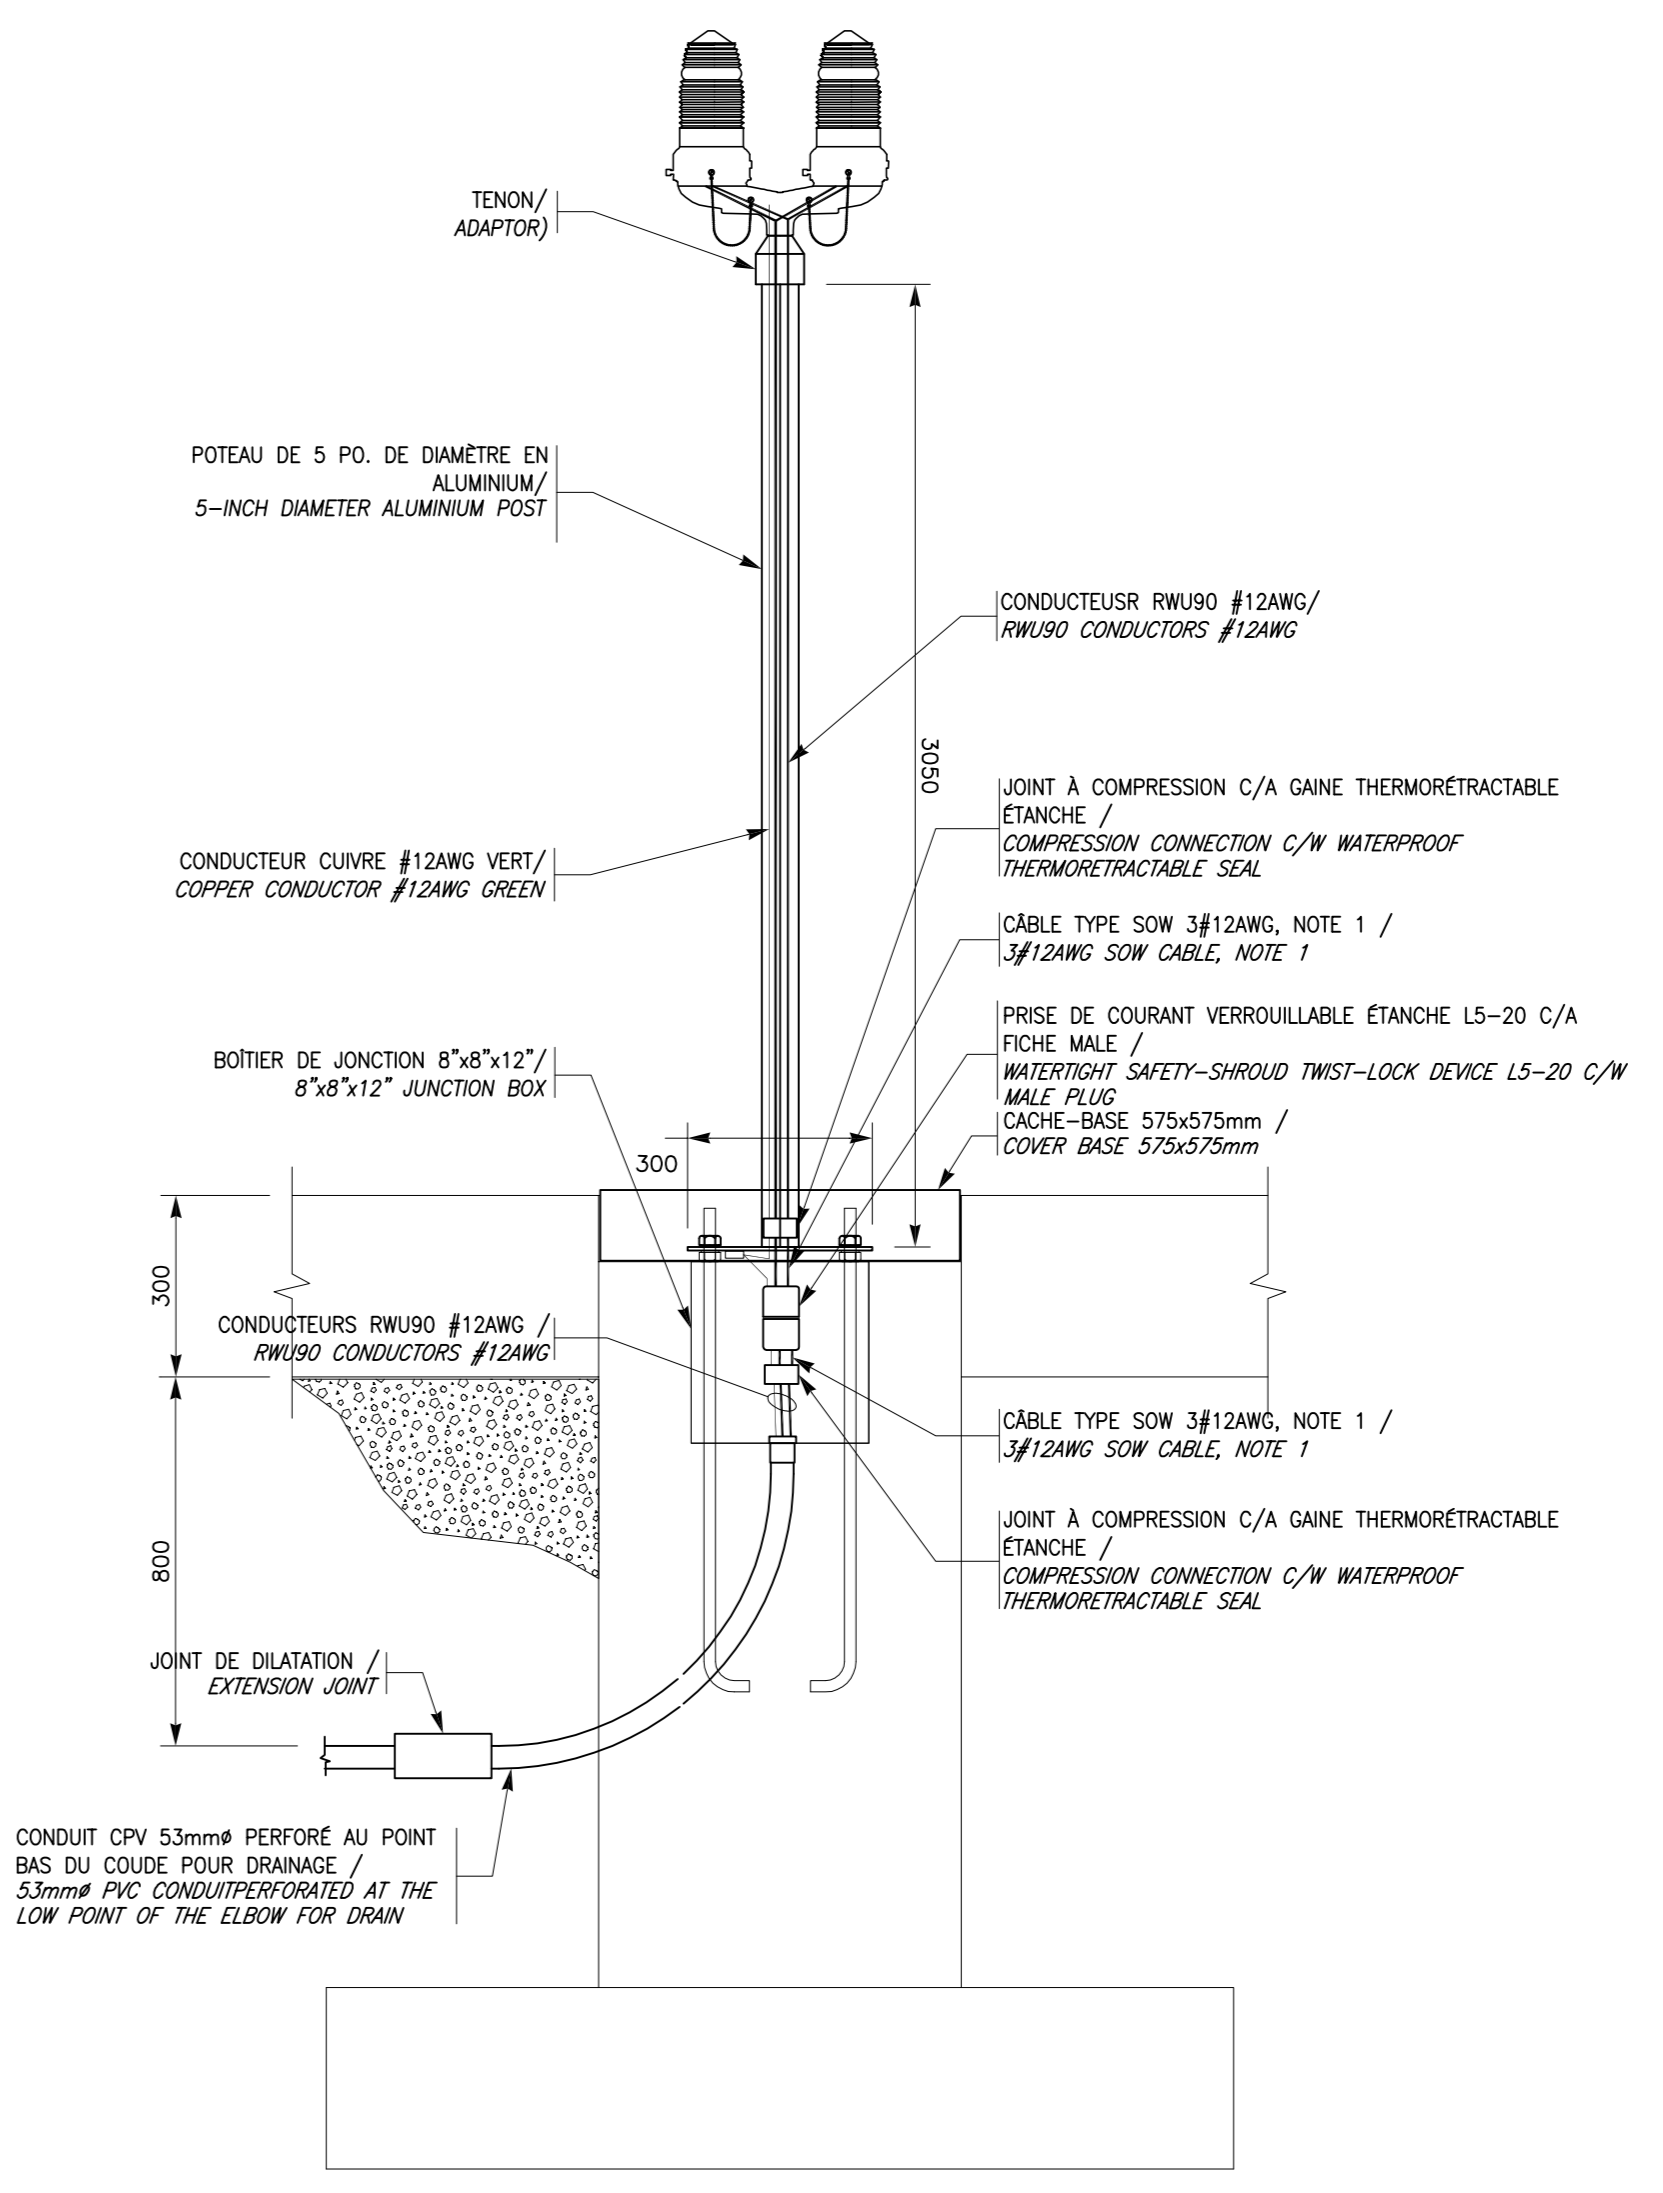

DÉTAIL E: FEU DE NAVIGATION TYPE I1 (MONTAGE "ÉTÉ") / DETAIL E: NAVIGATION LIGHT TYPE I1 ("SUMMER" ASSEMBLY)
 ÉCHELLE: AUCUNE / SCALE: NONE

NOTES D'INSTALLATION / INSTALLATION NOTES

- Fournir une longueur de un mètre excédentaire de câble sow chaque côté des prises de courant verrouillables pour les appareils de type L1 et L2 pour faciliter le démontage et le remontage. / Provide a one-meter length of an exceeded cable sow machine each side of the lockable current sockets for L1 and L2 lighting fixtures to facilitate disassembly and reassembly.

DD	EMIS POUR APPEL D'OFFRES / ISSUED FOR CALL TO TENDERS	29/03/18
Revisions / Revisions		date

A no. du détail / detail no.	
B no. de la feuille - où détail exigé / sheet no. - where detail required	
C no. de la feuille - où détaillé / sheet no. - where detailed	

Projet / Project
 Travaux publics et services gouvernementaux Canada / Public Works and Government Services Canada
 Services Canada
 Réhabilitation du Quai Fédéral Chamby (Québec)
 Lieu historique national du Canal-de-Chamby / Rehabilitation of the Federal Wharf, Chamby
 Chamby Canal National Historic Site

Dessin / Drawing
TRAVAUX ÉLECTRICITÉ / ELECTRICAL WORKS
 DÉTAILS
 DÉTAILS

Conçu par / Designed by	A. ARSENAULT, ING.	Date / Date	07-04-17
Dessiné par / Drawn by	M. NOLET	Date / Date	07-04-17
Approuvé par / Approved by	A. ARSENAULT, ING.	Date / Date	07-04-17
Gestionnaire Principal de projet / Project Principal Manager	SOPHIE HUOT	Gestionnaire de projet / Project Manager	PHILIPPE M. LARIVIÈRE
No de projet / Project number	R.07244.001	No de projet / Project number	131/00/PR1-142
Nom de fichier / File name	131/00/PR1-142-E-02.DWG	No de classement / Sheet no.	E02/E02