

ÉCLAIRAGE / LIGHTING

- PHARE DOUBLE D'URGENCE À DISTANCE
REMOTE DOUBLE HEAD EMERGENCY LIGHT
- INDICATEUR LUMINEUX DE SORTIE EN APPLIQUE
WALL MOUNTED EXIT LIGHT
- INDICATEUR LUMINEUX DE SORTIE AU PLAFOND
CEILING MOUNTED EXIT LIGHT
- ENSEMBLE MONOBLOC D'ÉCLAIRAGE DE SECOURS (BATTERIE AVEC PHARE DOUBLE)
EMERGENCY LIGHTING BATTERY UNIT WITH DOUBLE HEAD
- CORDON SOUPLE AVEC FICHE
CORD AND PLUG

PRISE DE COURANT / RECEPTACLES

- PRISE DE COURANT DOUBLE 15A 125V
DUPLEX RECEPTACLE 15A 125V
- BOÎTE DE JONCTION ET/OU DE TIRAGE
JUNCTION AND/OR PULL BOX

DIAGRAMME UNIFILAIRE / DIAGRAM

- DÉMARREUR MAGNÉTIQUE PLEINE TENSION
FULL VOLTAGE MAGNETIC STARTER
- TRANSFORMATEUR
TRANSFORMER
- MISE À LA TERRE
GROUND
- PANNEAU ÉLECTRIQUE
ELECTRICAL PANEL
- DISJONCTEUR
BREAKER
- SECTIONNEUR
SWITCH
- FUSIBLE
FUSE
- CONTACTEUR
CONTACTOR

IDENTIFICATION / IDENTIFICATION

- IDENTIFICATION DES CONDUCTEURS / CONDUCTORS IDENTIFICATION**
- NOMBRE DE CONDUCTEURS / NUMBER OF CONDUCTORS
 - DIAMÈTRE DU CONDUIT / CONDUIT DIAMETER
 - CALIBRE DES CONDUCTEURS (AWG) / CONDUCTOR SIZE (AWG)
- IDENTIFICATION DES INTERRUPTEURS / DISCONNECT SWITCH IDENTIFICATION**
- CALIBRE DE FUSIBLES; SF = SANS FUSIBLES / FUSE SIZE; SF = WITHOUT FUSE
 - INTENSITÉ NOMINALE / NOMINAL RATING
- IDENTIFICATION DES DÉMARREURS / MOTOR STARTER IDENTIFICATION**
- CALIBRE DE FUSIBLES; SF = SANS FUSIBLES / FUSE SIZE; SF = WITHOUT FUSE
 - INTENSITÉ NOMINALE / NOMINAL RATING


ABRÉVIATIONS / ABBREVIATIONS

ABBREVIATION GÉNÉRALES / GENERAL ABBREVIATIONS

- EC EXISTANT À CONSERVER
EXISTING TO KEEP
- EAD EXISTANT À DÉPLACER
EXISTING TO RELOCATE
- EAM EXISTANT À MODIFIER
EXISTING TO MODIFY
- EM EXISTANT MODIFIÉ
EXISTING MODIFIED
- ED EXISTANT DÉPLACÉ
EXISTING RELOCATED
- EE EXISTANT À ENLEVER
EXISTING TO REMOVE
- N NOUVEAU
NEW

ABBREVIATION D'ÉLECTRICITÉ / ELECTRICAL ABBREVIATIONS

- G GARDE PROTECTEUR
PROTECTIVE GUARD
- SF SANS FUSIBLE
WITHOUT FUSE
- HM HAUTEUR DE MONTAGE
MOUNTING HEIGHT

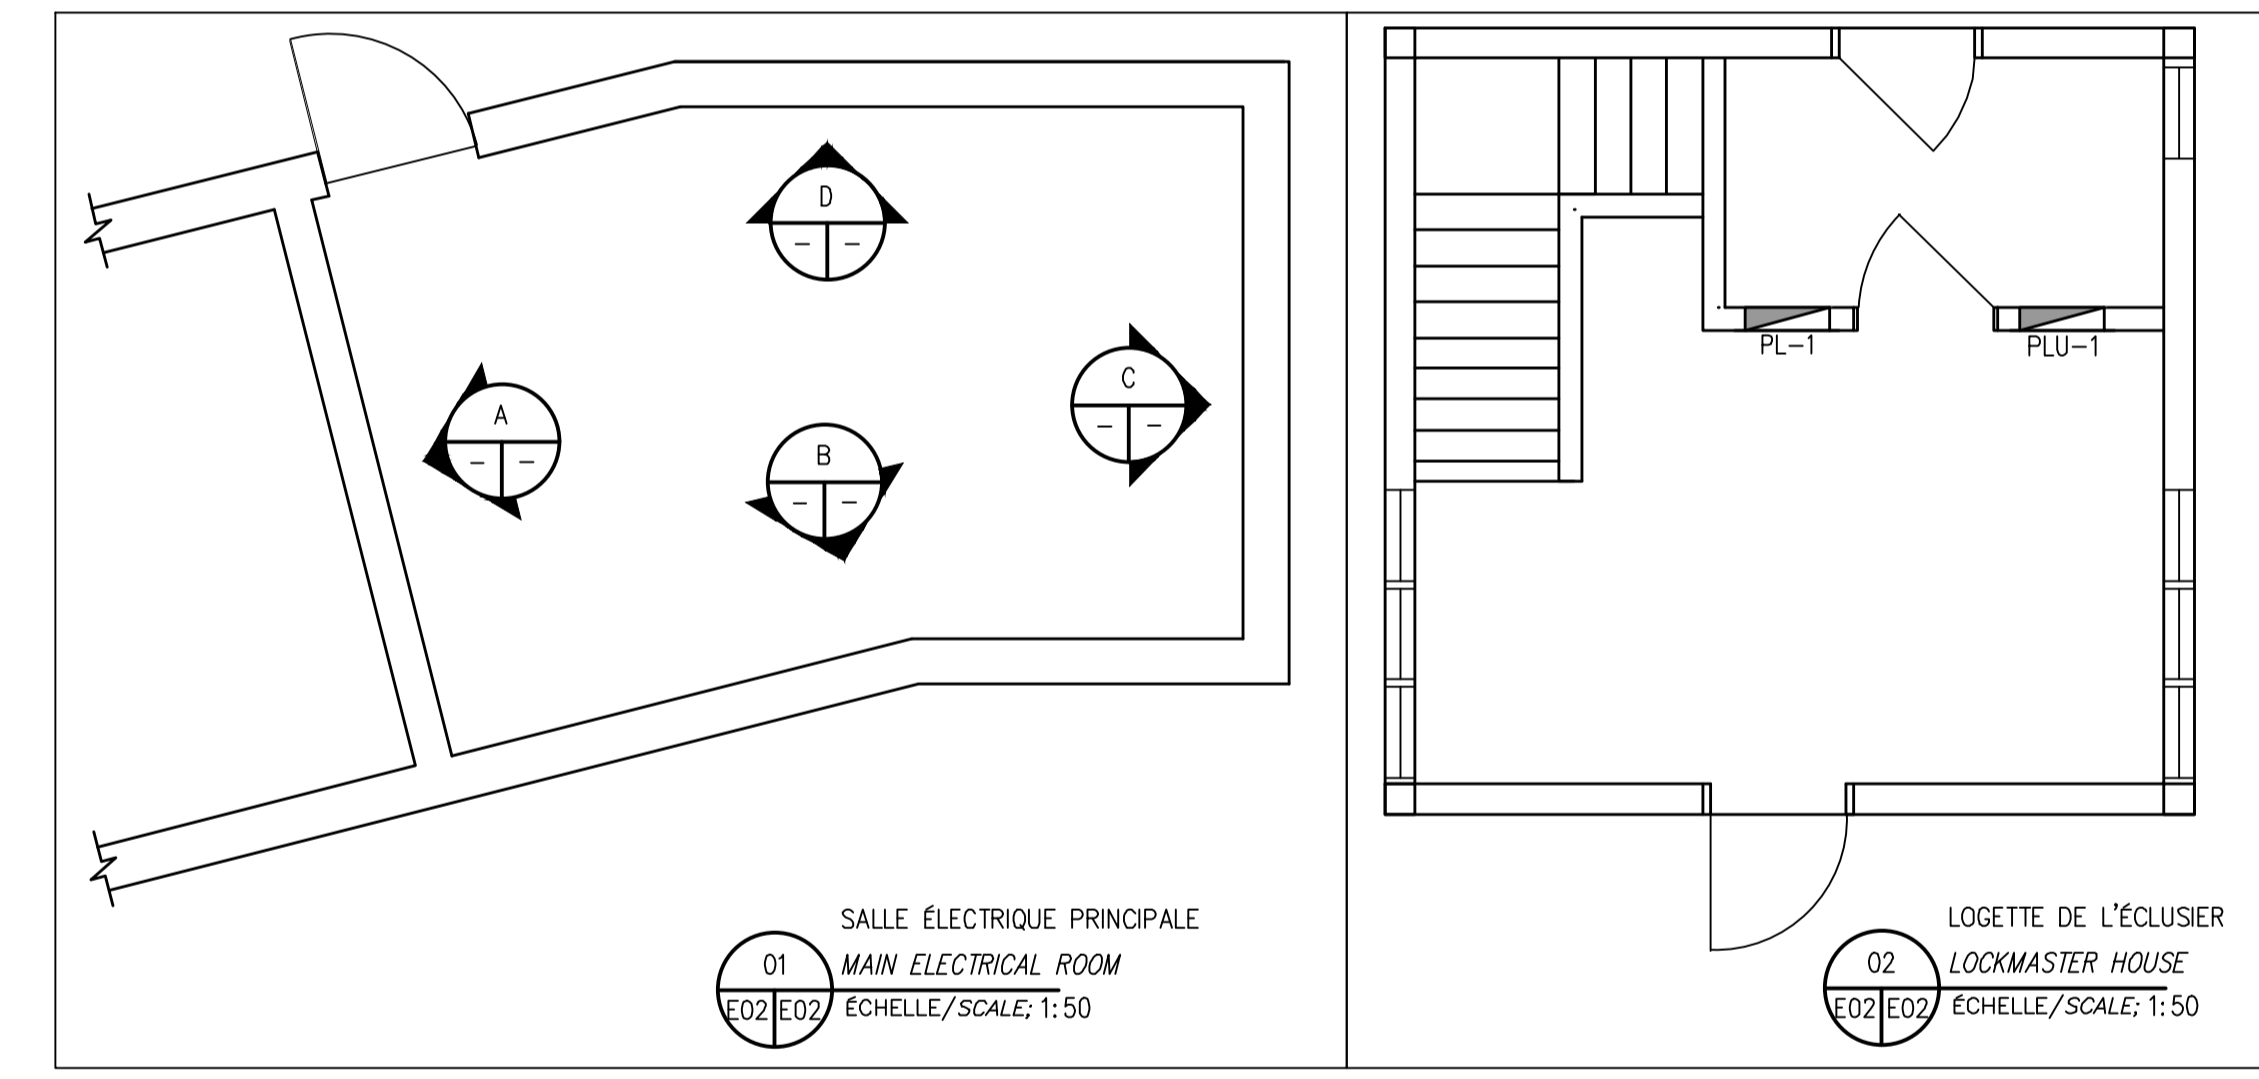

NOTES GÉNÉRALES / GENERAL NOTES

1. Protection des systèmes.
 1. L'Entrepreneur doit protéger tous les systèmes existants à conserver.
 2. L'Entrepreneur doit coordonner les mises hors tension de l'installation 2 semaines à l'avance. Les coupures ne peuvent durer plus de 4 heures et sont toutes sujettes à l'approbation du représentant Ministériel.
 3. Les équipements à conserver sont tous remis en place et raccordés lorsque les travaux de peinture et d'installation de membrane sont terminés et prêts pour utilisation.
2. Manufacturer.
 1. Pour fin d'inventaire et afin de faciliter l'entretien, les équipements de distribution électrique, tels que panneaux de distribution à disjoncteurs, disjoncteurs, interrupteurs avec ou sans fusibles, contacteurs, etc., doivent être de marque EATON.
1. System Protection.
 1. The Contractor must protect all existing systems to be retained.
 2. The Contractor must coordinate the powering off of the installation 2 weeks in advance. Cuts cannot last more than 4 hours and are all subject to the agency representative.
 3. Equipment to be kept is all reinstalled and connected when the paint and membrane installation work is completed and ready for use.
2. Manufacturer.
 1. For the purpose of inventory and to facilitate maintenance, electrical distribution equipment, such as circuit breaker panels, circuit breakers, switches with or without fuses, contactors, etc., must be of EATON brand.

0	POUR SOUMISSION FOR TENDER	2019-07-23
0B	POUR COMMENTAIRES (100%) FOR COMMENTS (100%)	2019-07-02
A	POUR COMMENTAIRES (100%) FOR COMMENTS (100%)	2019-05-31

révisions revisions	date
A	A no du détail detail no
B	B no de la feuille-où détail sheet no - where detail required
C	C no de la feuille-où détaillé sheet no - where detailed

PARCS CANADA
PARKS CANADA

RÉFECTION DE L'ÉCLUSE #9
DU CANAL-DE-CHAMBLY

REPAIR OF LOCK #9
CHAMBLY CANAL

Dessin Drawing

**ELECTRICITÉ
ELECTRICAL**

PLAN D'ENSEMBLE
ET LÉGENDE

LAYOUT PLAN
AND LEGEND

Conçu par Louis Lajoie, ing.	2019-05-10 Date	Designed by	2019-05-10 Date
Dessiné par Jean-Marc Lajoie, tech.	2019-05-10 Date	Drawn by	2019-05-10 Date
Approuvé par Louis Lajoie, ing.	2019-05-10 Date	Approved by	2019-05-10 Date
Soumission	2019	Tender	2019
Administrateur de projets APC	PCA Project Manager		
No de projet CCHM-1446	Project number	No de contrat Contract number	
Norm du fichier RUC-20-212-EL.02.DWG	File name	No de classement	
No de plan ou dessin RUC-20-212-EL.02	File name	No feuillet Drawing no	02/06

CE DOCUMENT NE DOIT PAS
ÊTRE UTILISÉ À DES FINS DE
CONSTRUCTION

THIS DOCUMENT MUST NOT BE
USED FOR CONSTRUCTION