




GENERAL
GENERAL

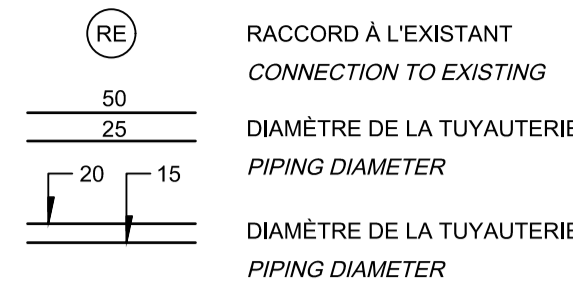


PLOMBERIE
PLUMBING

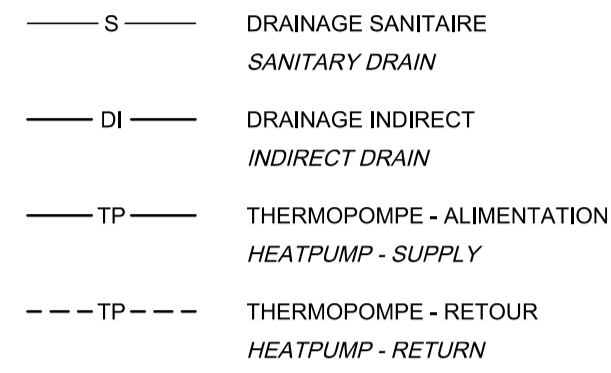


ROBINETTERIE
VALVES

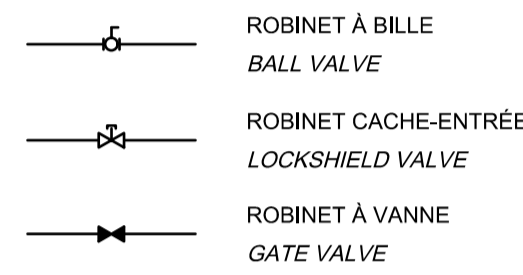



RACCORDS ET ACCESSOIRES
CONNECTIONS AND ACCESSORIES

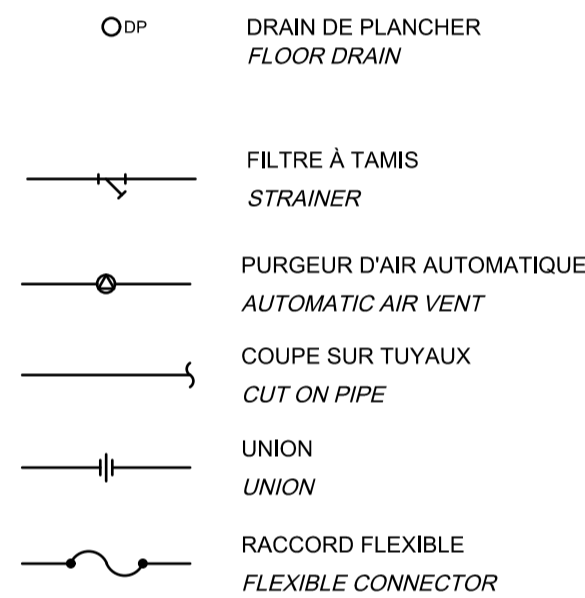

PROTECTION INCENDIE
FIRE PROTECTION

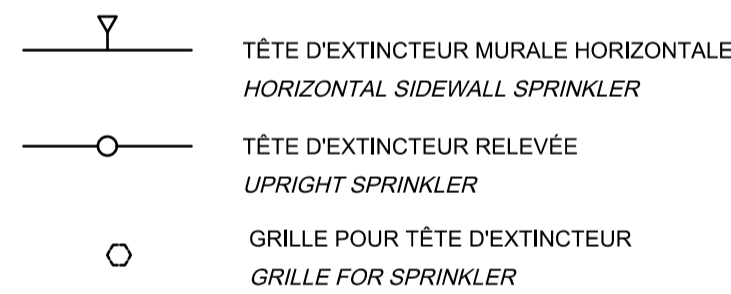

VENTILATION ET CLIMATISATION
VENTILATION AND AIR CONDITIONING

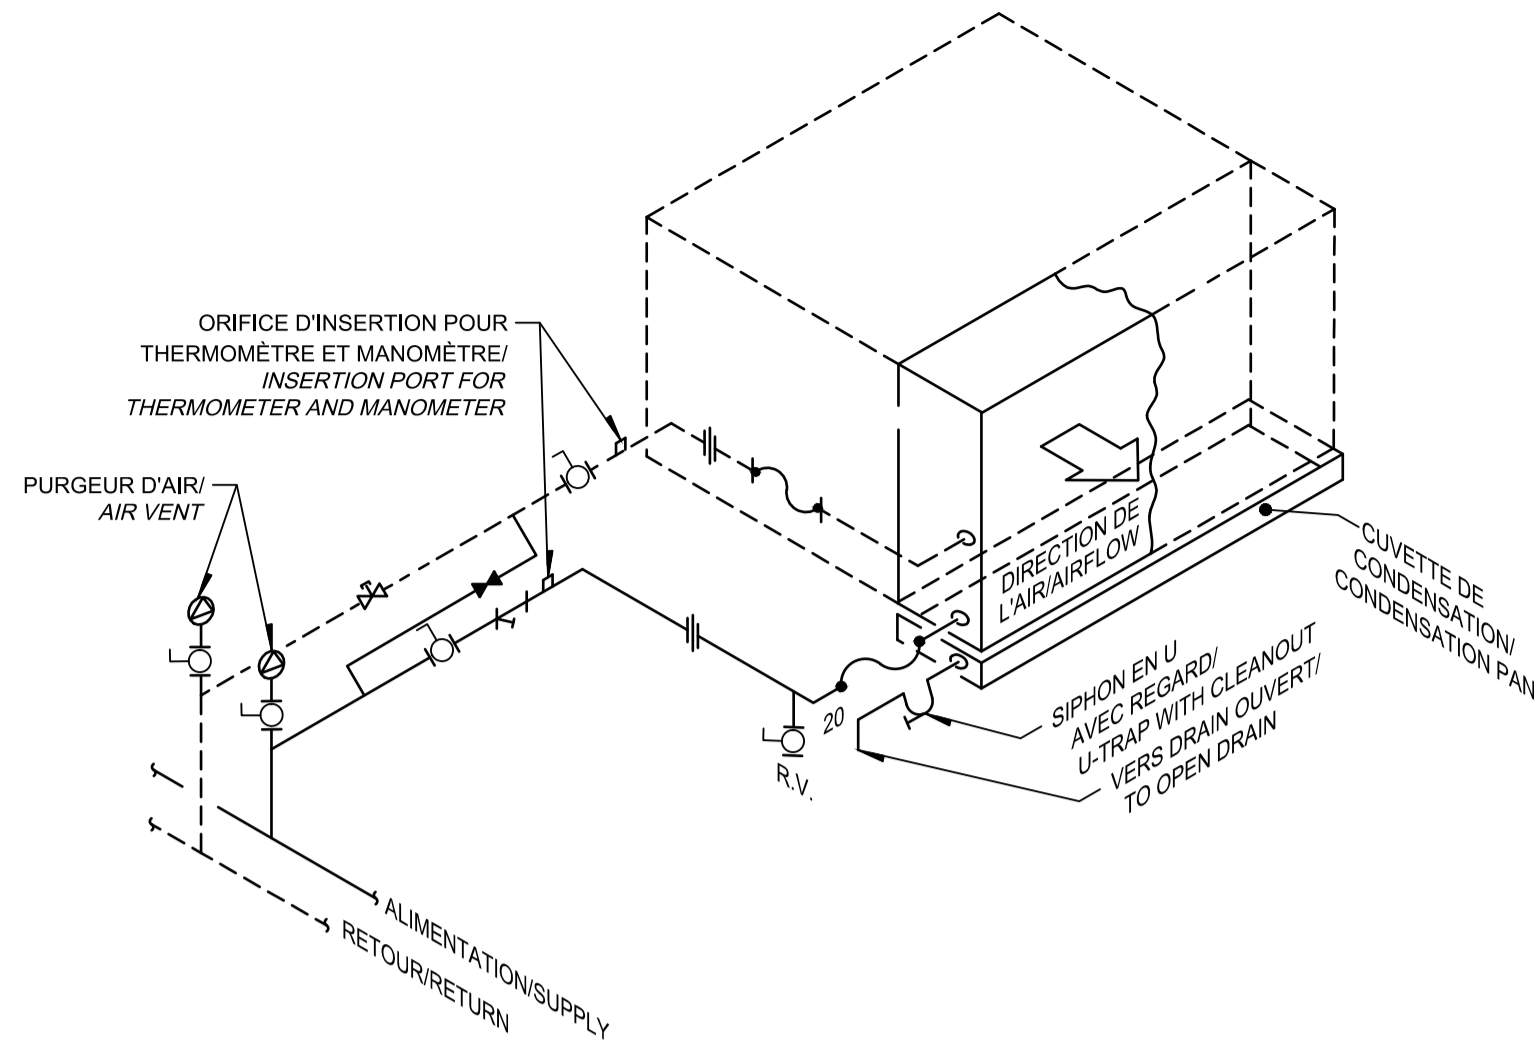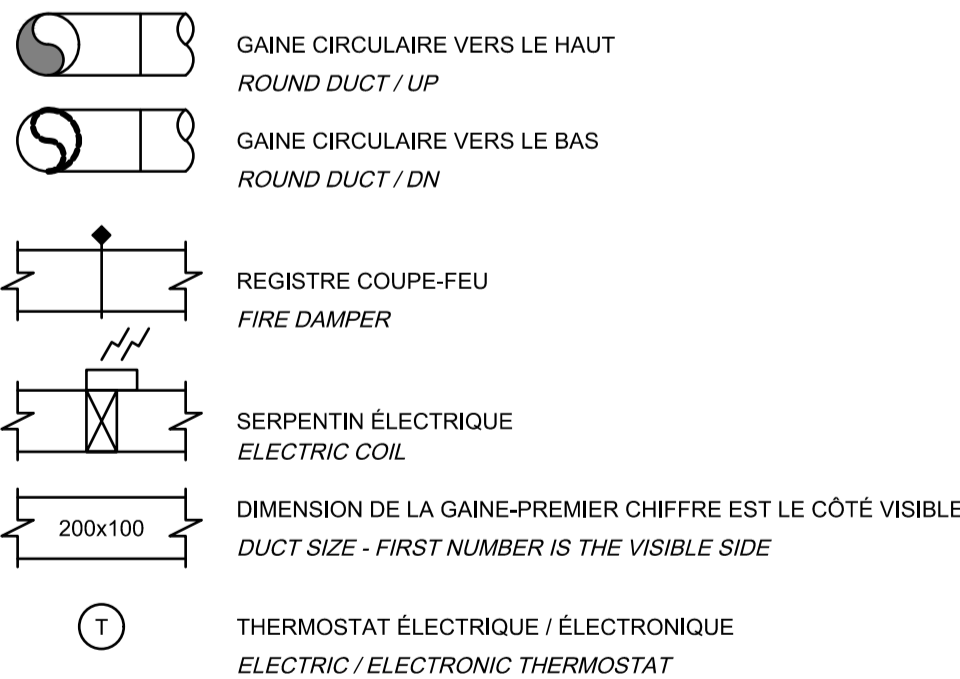



NOTE:
1. LES FLEXIBLES SERONT D'UNE LONGUEUR MINIMUM DE 250mm.
FLEXIBLE TO BE AT LEAST 250mm LONG.

DÉTAIL DE RACCORDEMENT
D'UNE THERMOPOMPE
HEATPUMP CONNEXIONS DETAIL

DÉTAIL / DETAIL 1
ÉCHELLE: AUCUNE
SCALE: NONE

GRILLES ET DIFFUSEURS / GRILLES AND DIFFUSERS			
TYPE	MARQUE MANUFACTURER	MODÈLE MODEL	NOTES
C7	EH PRICE	520 - L	LAMES PARALLÈLES À LA LONGUE DIMENSION COLOR AT THE CHOICE OF THE ARCHITECT
S7	EH PRICE	535 - L	LAMES PARALLÈLES À LA LONGUE DIMENSION COLOR AT THE CHOICE OF THE ARCHITECT

IDENTIFICATION DES GRILLES & DIFFUSEURS
IDENTIFICATION GRIDS & DIFFUSERS

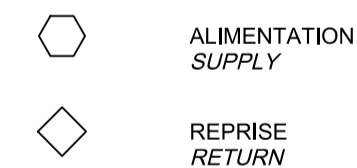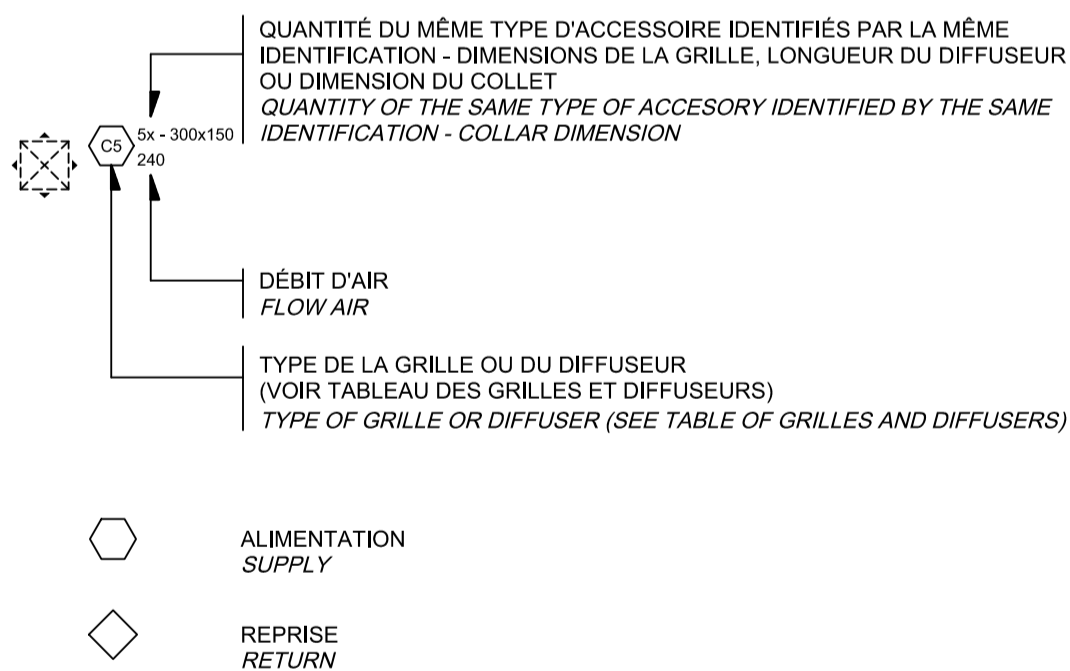

Travaux publics et Services gouvernementaux Canada
Direction générale des biens immobiliers
Région du Québec

Public Works and Government Services Canada
Real Property branch
Quebec region

PLAN CLÉ

NOTES:

- Avant l'exécution des travaux, l'entrepreneur doit vérifier les dimensions et les conditions de chantier et aviser immédiatement les professionnels de toutes divergences ou situations non conformes aux plans et devis.
- Ne jamais prendre des mesures à l'échelle sur les dessins.
- Ce dessin peut être utilisé pour la construction seulement et seulement s'il a été "ÉMIS POUR CONSTRUCTION".


	EMIS POUR SOUMISSION ISSUED FOR TENDER	2019-12-20
révisions revisions		date

A no. du détail detail no.
B no. de la feuille—où détail exigé sheet no. — where detail required
C no. de la feuille—où détaillé sheet no. — where detailed

Projet Project
CENTRE DE RECHERCHE ET DE DÉVELOPPEMENT
2000, RUE COLLÈGE
SHERBROOKE
MODERNISATION ASCENSEUR CRD

Dessin Drawing
LÉGENDE & DÉTAILS
LEGEND & DETAILS

Conçu par MARC-OLIVIER DE TILLY	Designed by 2019-12-20 Date
Dessiné par JULIE PAQUETTE	Drawn by 2019-12-20 Date
Approuvé par MARC-OLIVIER DE TILLY	Approved by 2019-12-20 Date
Soumission Gestionnaire de projet TPSCC SMAIL TAGHZOUT PWGSC Project Manager	
No de projet R.100145.001	No de projet R.100145.001
TPSCC Nom du fichier R_100145_001_M001-PN-LG_R00.DWG	Client No de classement 5121-000-000 File no
No de plan ou dessin R_100145_001_M001-PN-LG	No feuille M001/05 Sheet no

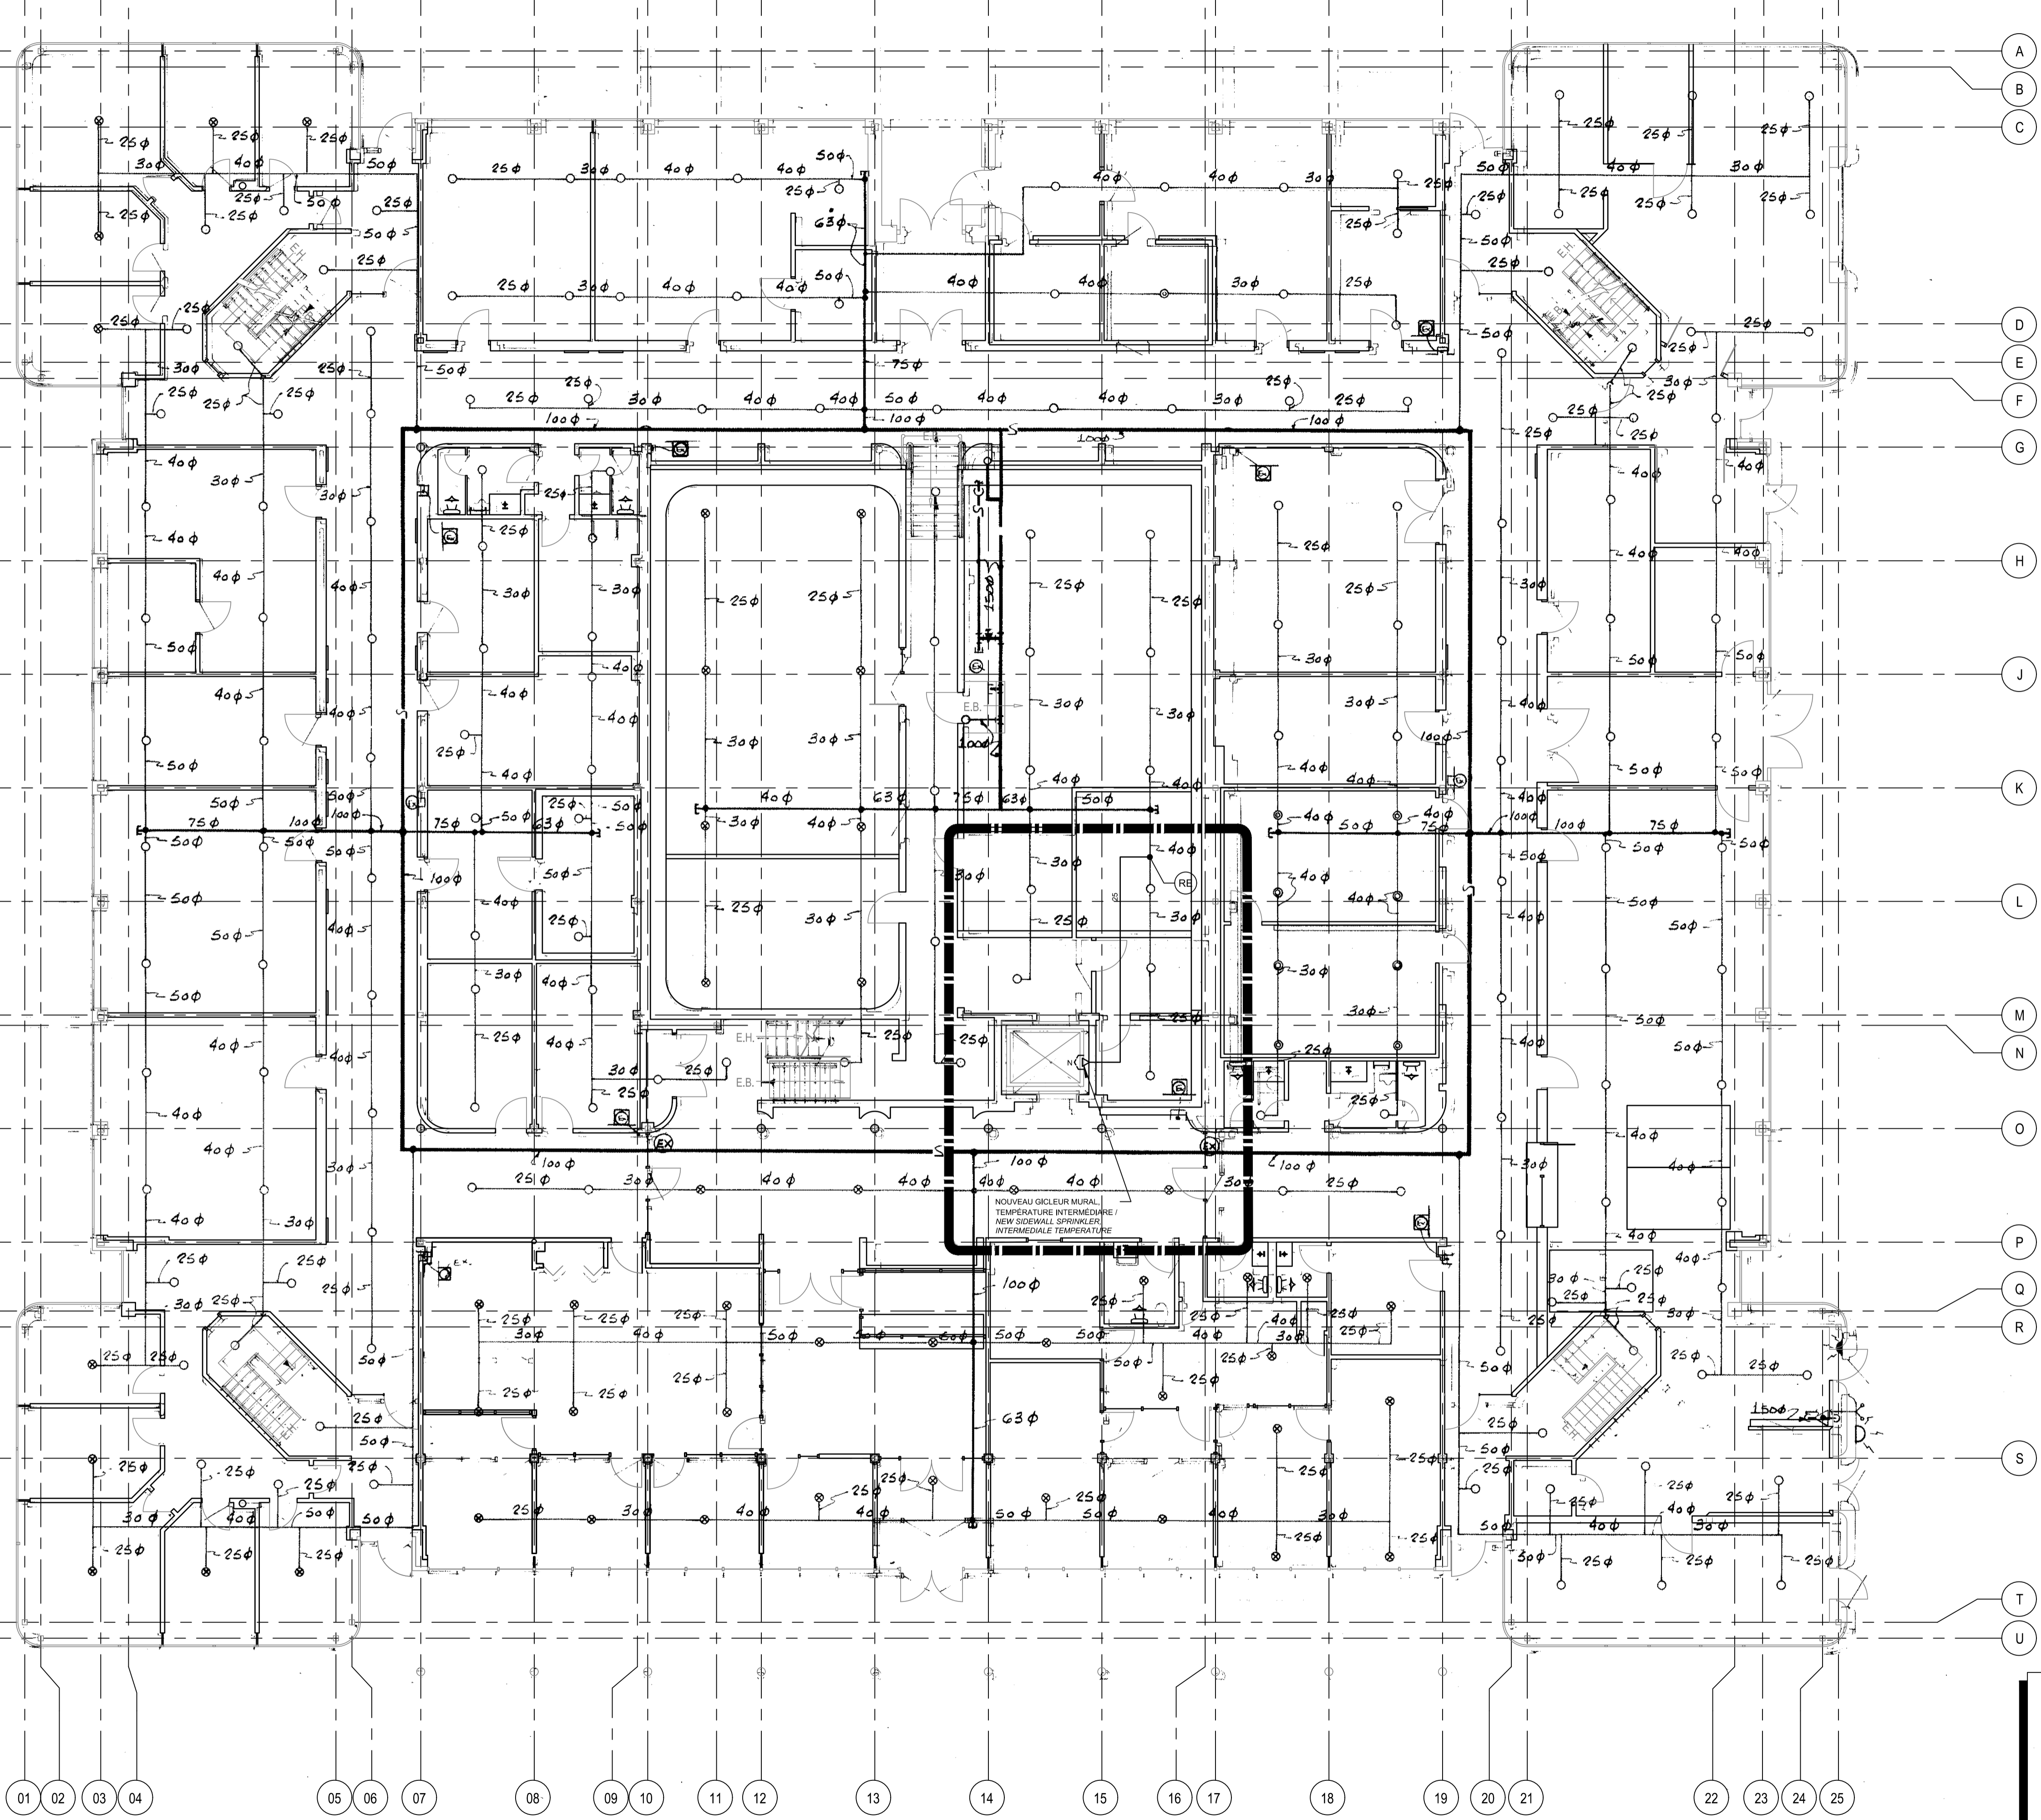

PLAN CLÉ

NOTES:

- Avant l'exécution des travaux, l'entrepreneur doit vérifier les dimensions et les conditions de chantier et aviser immédiatement les professionnels de toutes divergences ou situations non conformes aux plans et devis.
- Ne jamais prendre des mesures à l'échelle sur les dessins.
- Ce dessin peut être utilisé pour la construction seulement et seulement s'il a été "ÉMIS POUR CONSTRUCTION".



0	EMIS POUR SOUMISSION ISSUED FOR TENDER	2019-12-20
révisions revisions		date

A no. du détail
detail no.
B no. de la feuille-où détail
exigé
sheet no. - where detail
required
C no. de la feuille-où détaillé
sheet no. - where detailed

Projet
**CENTRE DE RECHERCHE ET DE
DÉVELOPPEMENT**
2000, RUE COLLÈGE
SHERBROOKE
MODERNISATION ASCENSEUR CRD


Dessin
**PROTECTION INCENDIE
REZ-DE-CHAUSSÉE
FIRE PROTECTION
GROUND FLOOR**

Conçu par MARC-OLIVIER DE TILLY	Designed by 2019-12-20 Date
Dessiné par JULIE PAQUETTE	Drawn by 2019-12-20 Date
Approuvé par MARC-OLIVIER DE TILLY	Approved by 2019-12-20 Date
Soumission	Gestionnaire de projet TPSC SMAIL TAGHZOUT PWGSC Project Manager
Tender	No de projet R.100145.001
No de projet	Project number R.100145.001
TPSC	PWGSC Client
Nom du fichier R_100145_001_M101-PN-PI_R00.DWG	File name 5121-000-000 File no
No de plan ou dessin R_100145_001_M101-PN-PI	No feuille M101/05 Sheet no

CE PLAN NE DOIT PAS ÊTRE UTILISÉ À DES
FINS DE CONSTRUCTION OU
D'INSTALLATION.

THIS DRAWING SHALL NOT BE USED FOR
CONSTRUCTION OR INSTALLATION
PURPOSES

MODIFIÉ / MODIFIED

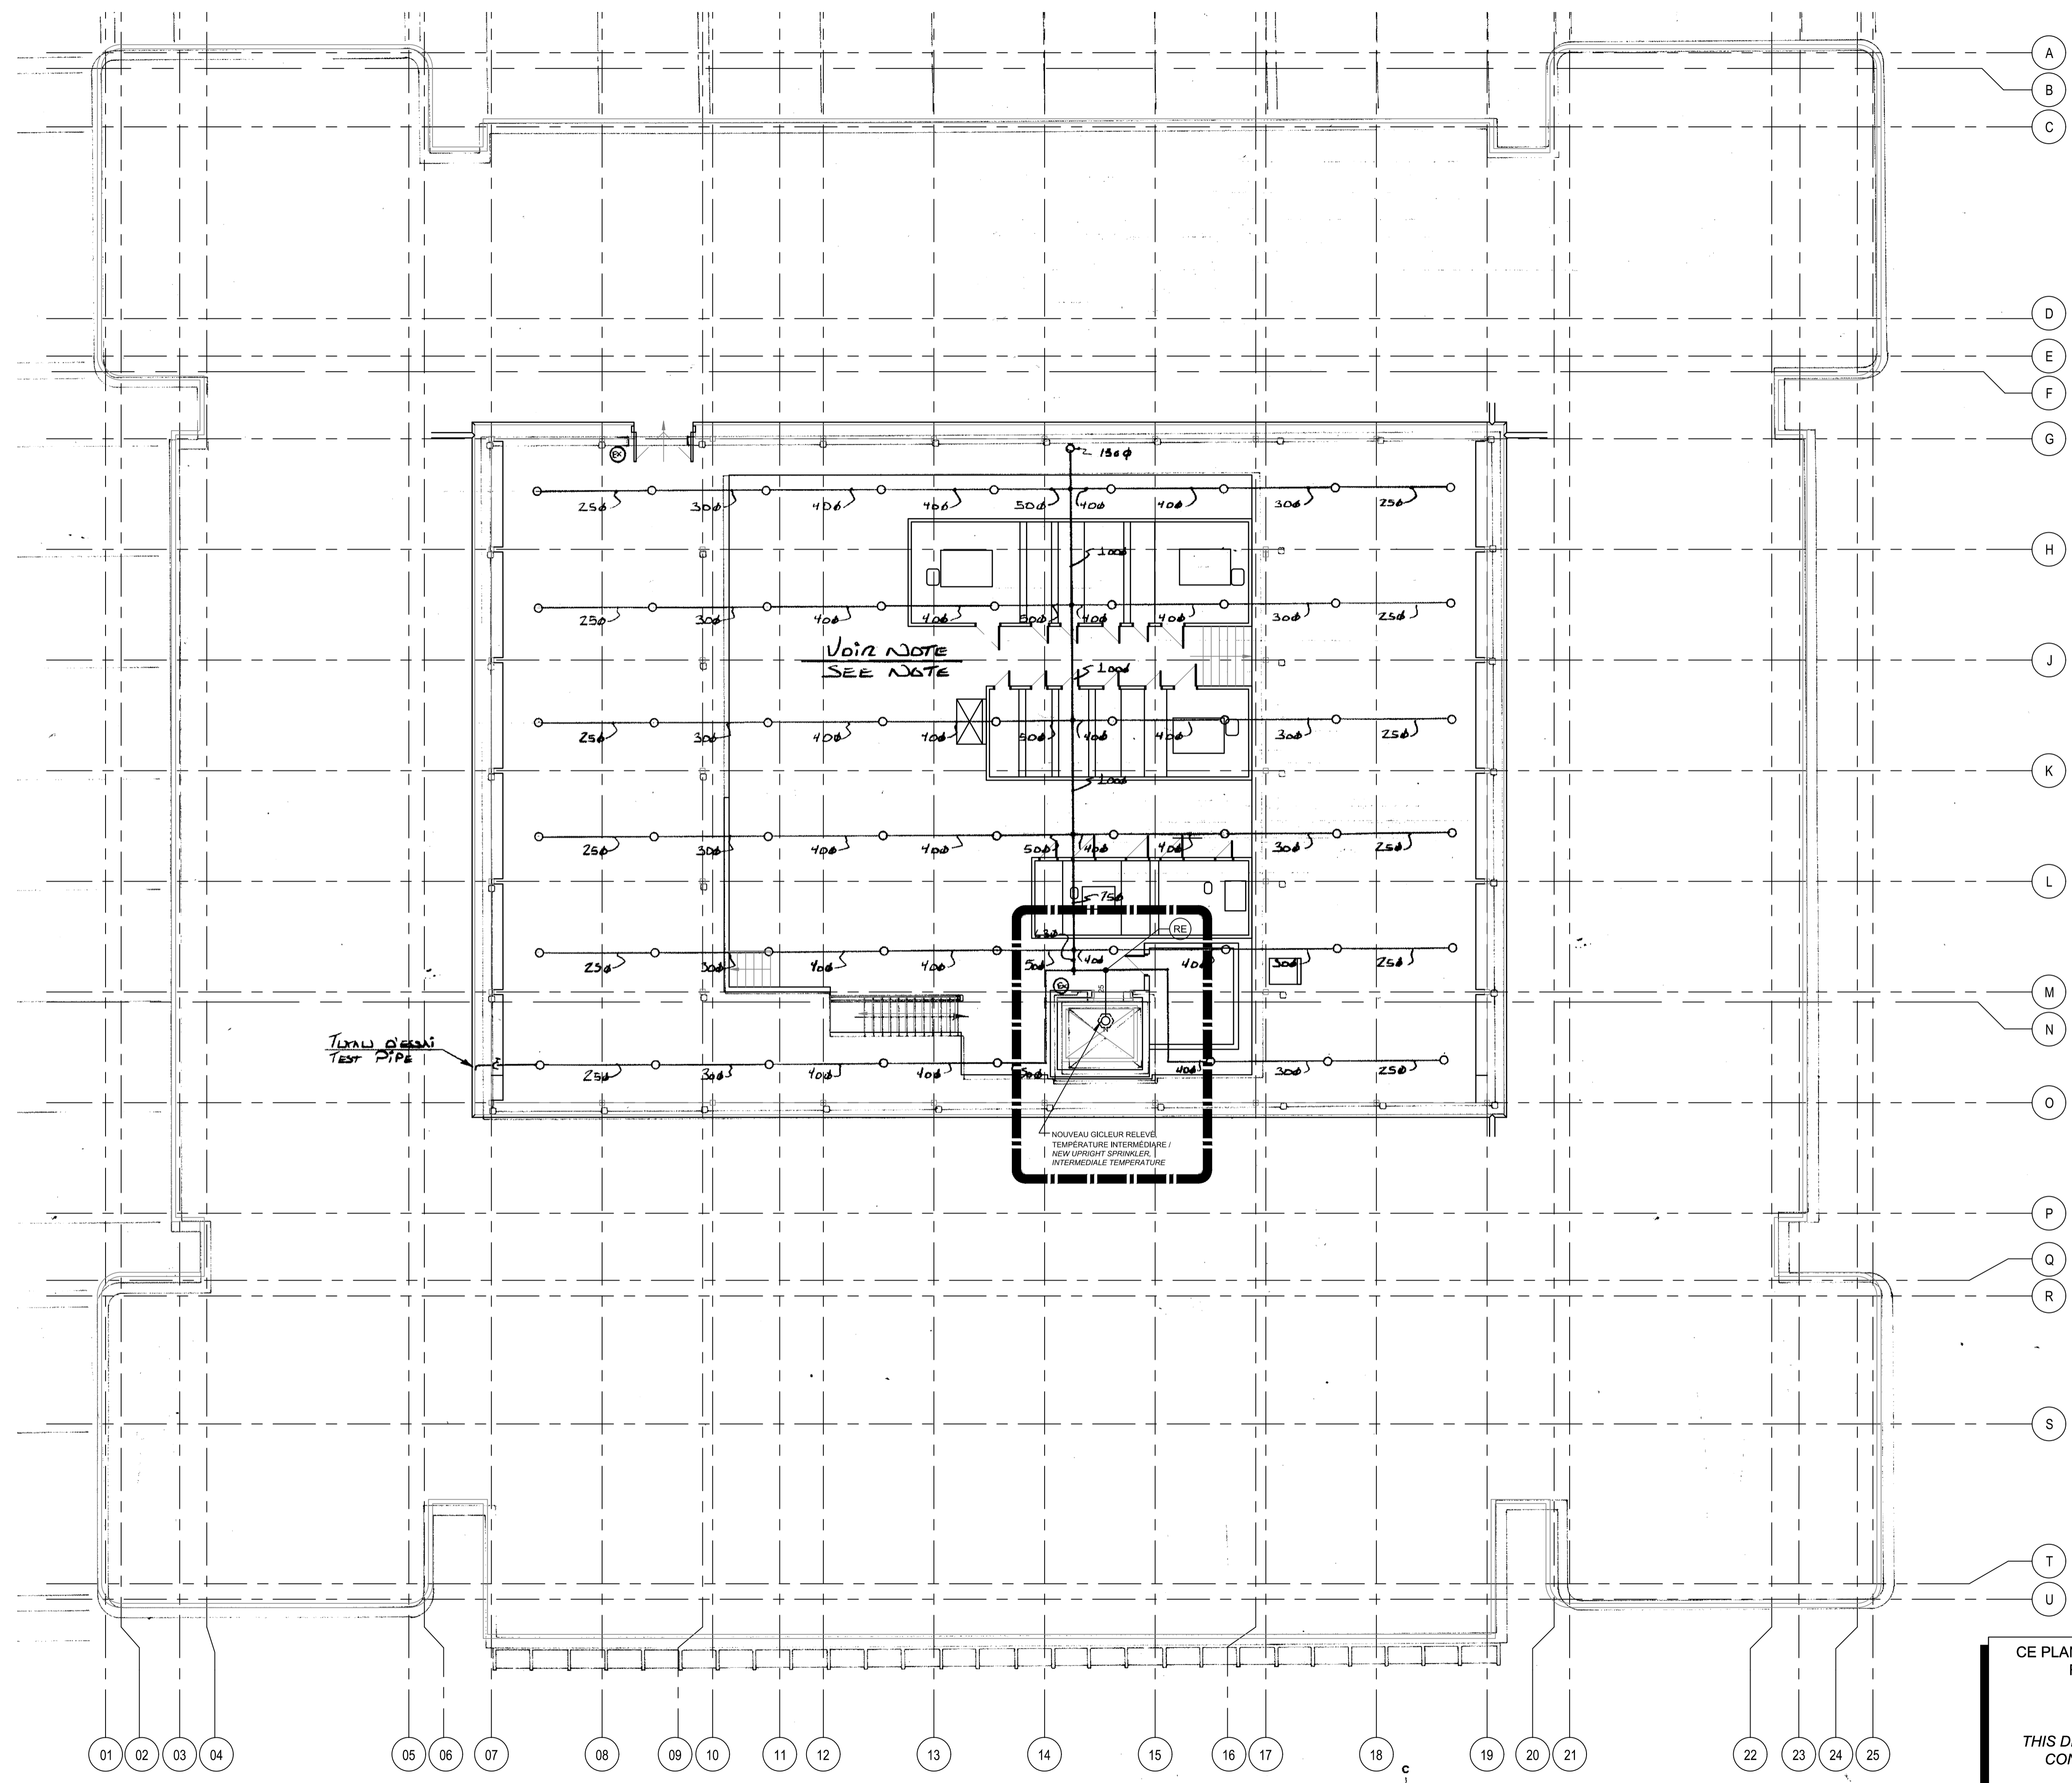

PLAN CLÉ

NOTES:

- Avant l'exécution des travaux, l'entrepreneur doit vérifier les dimensions et les conditions de chantier et aviser immédiatement les professionnels de toutes divergences ou situations non conformes aux plans et devis.
- Ne jamais prendre des mesures à l'échelle sur les dessins.
- Ce dessin peut être utilisé pour la construction seulement et seulement s'il a été "ÉMIS POUR CONSTRUCTION".



0	EMIS POUR SOUMISSION ISSUED FOR TENDER	2019-12-20
révisions revisions		date

A	A no. du détail detail no.
B	B no. de la feuille—où détail exigé sheet no. — where detail required
C	C no. de la feuille—où détaillé sheet no. — where detailed


Projet
**CENTRE DE RECHERCHE ET DE
 DÉVELOPPEMENT**
 2000, RUE COLLÈGE
 SHERBROOKE
 MODERNISATION ASCENSEUR CRD

Dessin
**PROTECTION INCENDIE
 SALLE MÉCANIQUE
 FIRE PROTECTION
 MECHANICAL ROOM**

Conçu par MARC-OLIVIER DE TILLY	Designed by 2019-12-20 Date
Dessiné par JULIE PAQUETTE	Drawn by 2019-12-20 Date
Approuvé par MARC-OLIVIER DE TILLY	Approved by 2019-12-20 Date
Soumission	Gestionnaire de projet TPSC SMAIL TAGHZOUT PWGSC Project Manager
Tender	No de projet R.100145.001
	No de projet R.100145.001
Nom du fichier R_100145_001_M102-PN-PI_R00.DWG	No de classement 5121-000-000 File no
No de plan ou dessin R_100145_001_M102-PN-PI	No feuille M102/05 Sheet no

CE PLAN NE DOIT PAS ÊTRE UTILISÉ À DES
 FINS DE CONSTRUCTION OU
 D'INSTALLATION.
 THIS DRAWING SHALL NOT BE USED FOR
 CONSTRUCTION OR INSTALLATION
 PURPOSES

MODIFIÉ / MODIFIED

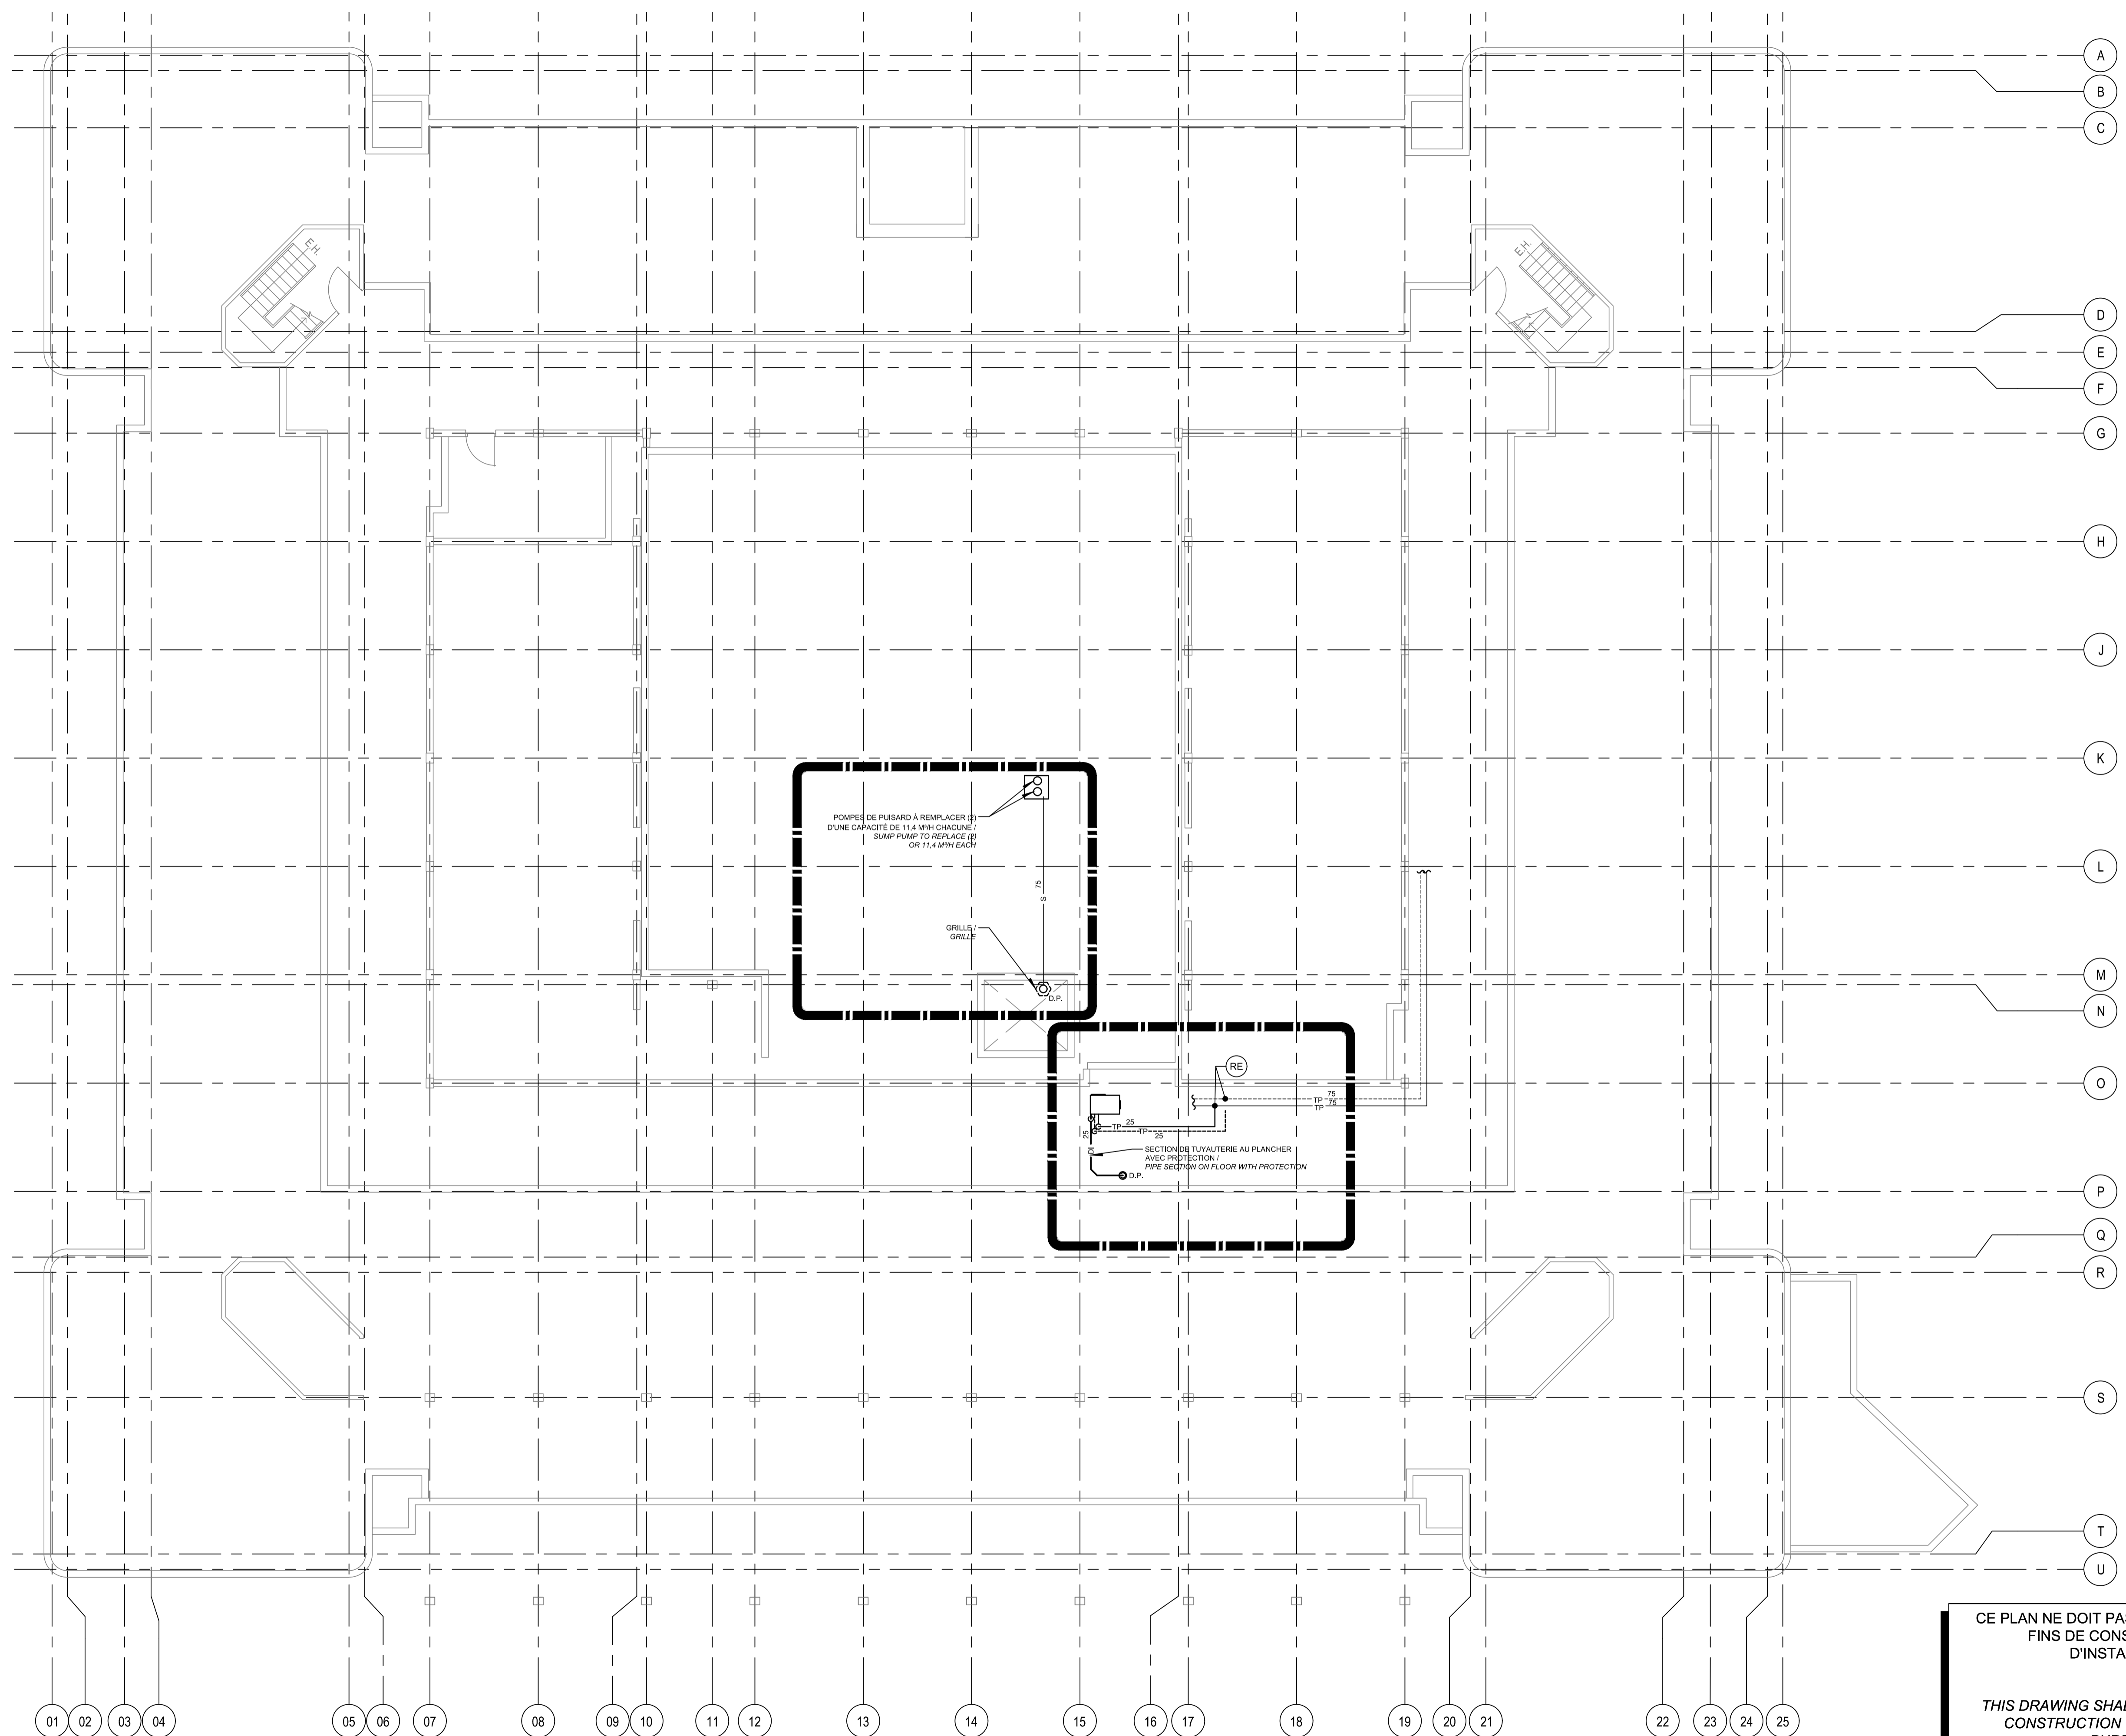

POMPES DE PUISARD À REMPLACER (P)
 D'UNE CAPACITÉ DE 11,4 M³/H CHAQUE
 SUMP PUMP TO REPLACE (P)
 OR 11,4 M³/H EACH

GRILLE / GRILLE

SECTION DE TUYAUTERIE AU PLANCHER
 AVEC PROTECTION /
 PIPE SECTION ON FLOOR WITH PROTECTION

PLAN CLÉ

NOTES:

- Avant l'exécution des travaux, l'entrepreneur doit vérifier les dimensions et les conditions de chantier et aviser immédiatement les professionnels de toutes divergences ou situations non conformes aux plans et devis.
- Ne jamais prendre des mesures à l'échelle sur les dessins.
- Ce dessin peut être utilisé pour la construction seulement et seulement s'il a été "ÉMIS POUR CONSTRUCTION".



0	EMIS POUR SOUMISSION ISSUED FOR TENDER	2019-12-20
révisions revisions		date

A	A no. du détail detail no.
B	B no. de la feuille-où détail sheet no. - where detail required
C	C no. de la feuille-où détaillé sheet no. - where detailed

Projet
**CENTRE DE RECHERCHE ET DE
 DÉVELOPPEMENT**
 2000, RUE COLLÈGE
 SHERBROOKE
 MODERNISATION ASCENSEUR CRD


Dessin
**PLOMBERIE & TUYAUTERIE
 VIDE TECHNIQUE
 PLUMBING & PIPING
 CLOSED SPACE**

Conçu par MARC-OLIVIER DE TILLY	Designed by 2019-12-20 Date
Dessiné par JULIE PAQUETTE	Drawn by 2019-12-20 Date
Approuvé par MARC-OLIVIER DE TILLY	Approved by 2019-12-20 Date
Soumission	Gestionnaire de projet TPSC SMAIL TAGHZOUT PWGSC Project Manager
Tender	No de projet R.100145.001
	No de projet R.100145.001
TPSC	PWGSC Client
Client	Client
Nom du fichier R_100145_001_M201-PN-PB_R00.DWG	File name 5121-000-000 File no
No de plan ou dessin R_100145_001_M201-PN-PB	No feuille M201/05 Sheet no

CE PLAN NE DOIT PAS ÊTRE UTILISÉ À DES
 FINS DE CONSTRUCTION OU
 D'INSTALLATION.

THIS DRAWING SHALL NOT BE USED FOR
 CONSTRUCTION OR INSTALLATION
 PURPOSES


MODIFIÉ / MODIFIED

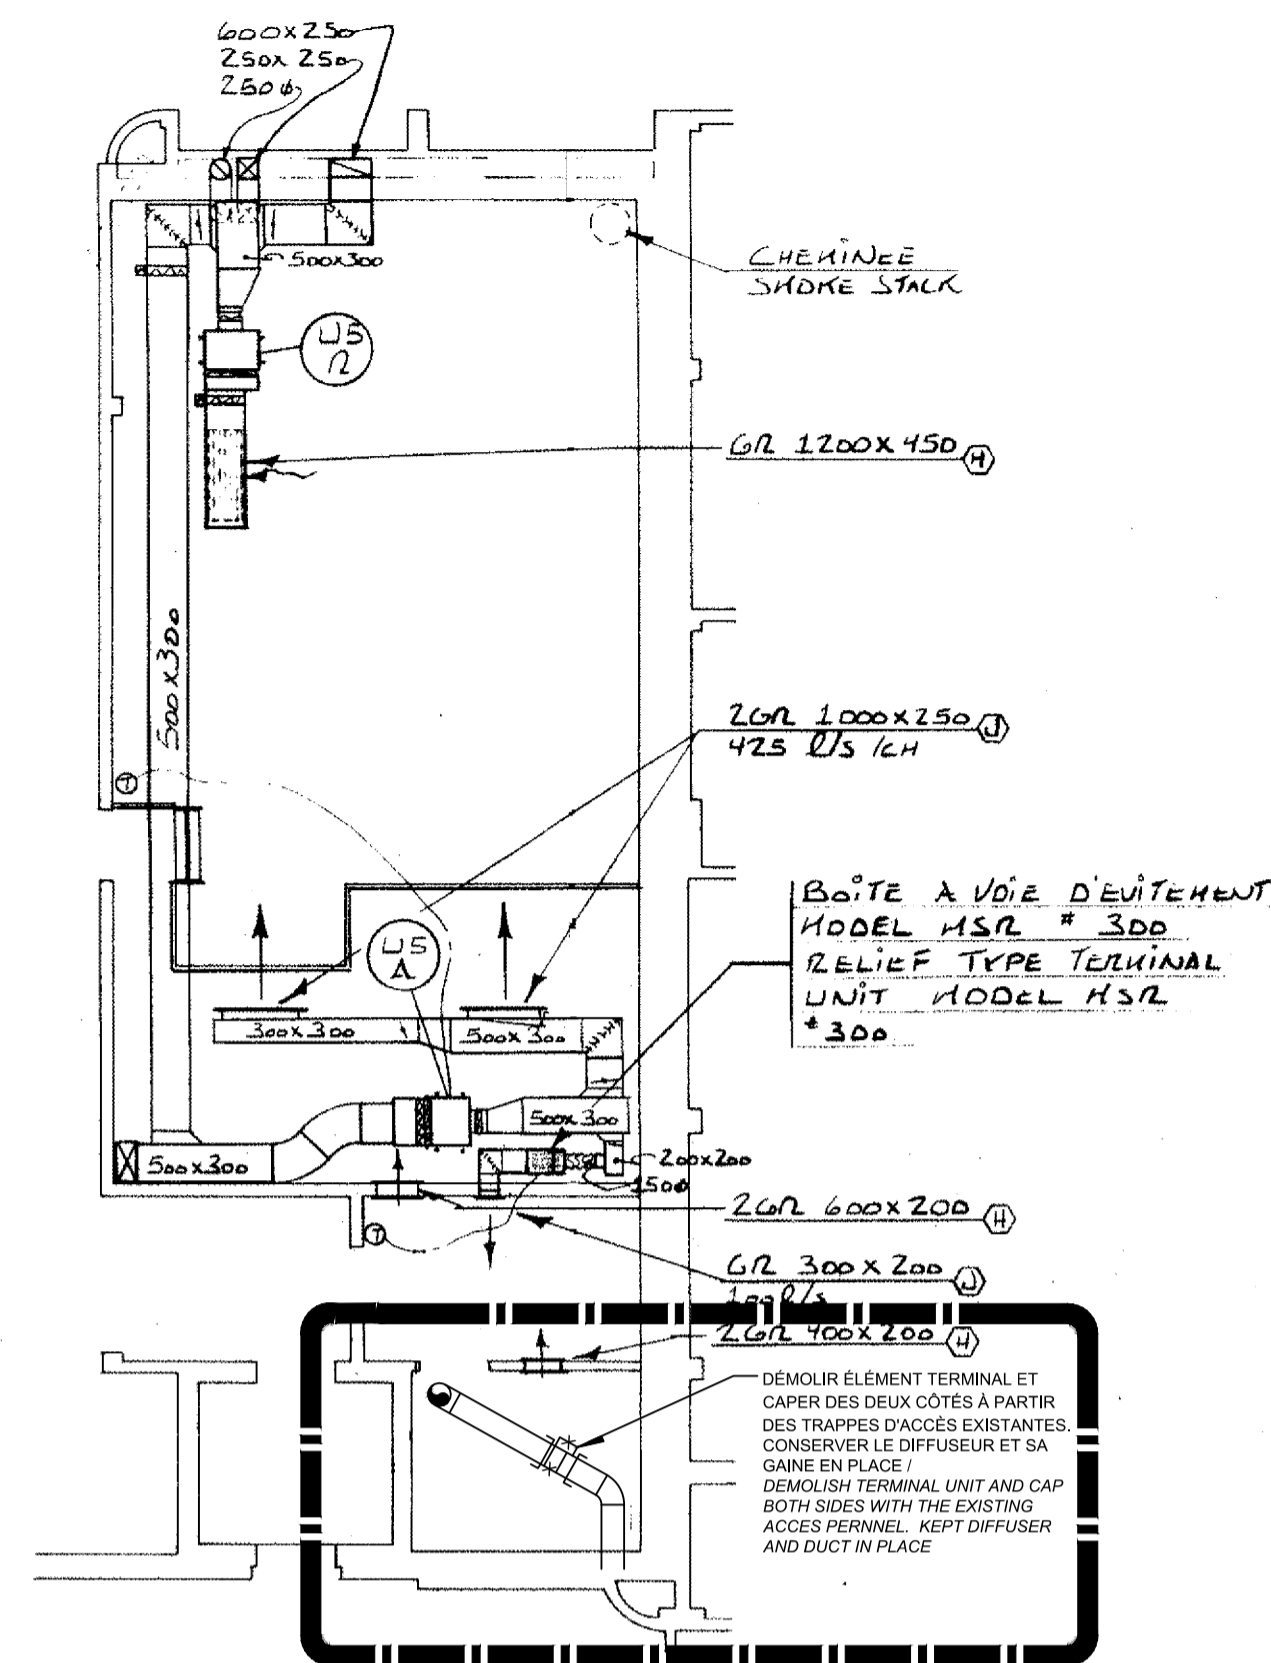

NIVEAU / LEVEL 1A
CHAUFFÈRIE / PIÈCE ÉLECTR.
BOILER ROOM / ELECTR. ROOM
 Ech: 1:200 / Scale

CE PLAN EST ÉMIS POUR FINS DE DÉMOLITION. IL CONSTITUE UN INVENTAIRE DES INSTALLATIONS PRINCIPALES EXISTANTES, GÉNÉRALEMENT VÉRIFIÉES EN RAPPORT AVEC LES MODIFICATIONS MONTRÉES SUR LA VERSION "MODIFIÉ" DE CE PLAN ET DONT LES CONDITIONS RÉELLES DOIVENT ÊTRE CONSTATÉES SUR PLACE PAR L'ENTREPRENEUR.
 THIS DRAWING IS ISSUED FOR DEMOLITION PURPOSES, IT REPRESENTS AN INVENTORY OF THE MAIN EXISTING INSTALLATIONS, GENERALLY VERIFIED IN CONNECTION WITH THE MODIFICATIONS SHOWN ON THIS DRAWING'S "MODIFIED" VERSION, AND OF WHICH THE GENUINE CONDITIONS MUST BE OBSERVED ON THE SITE BY THE CONTRACTOR.

DÉMOLITION / DEMOLITION

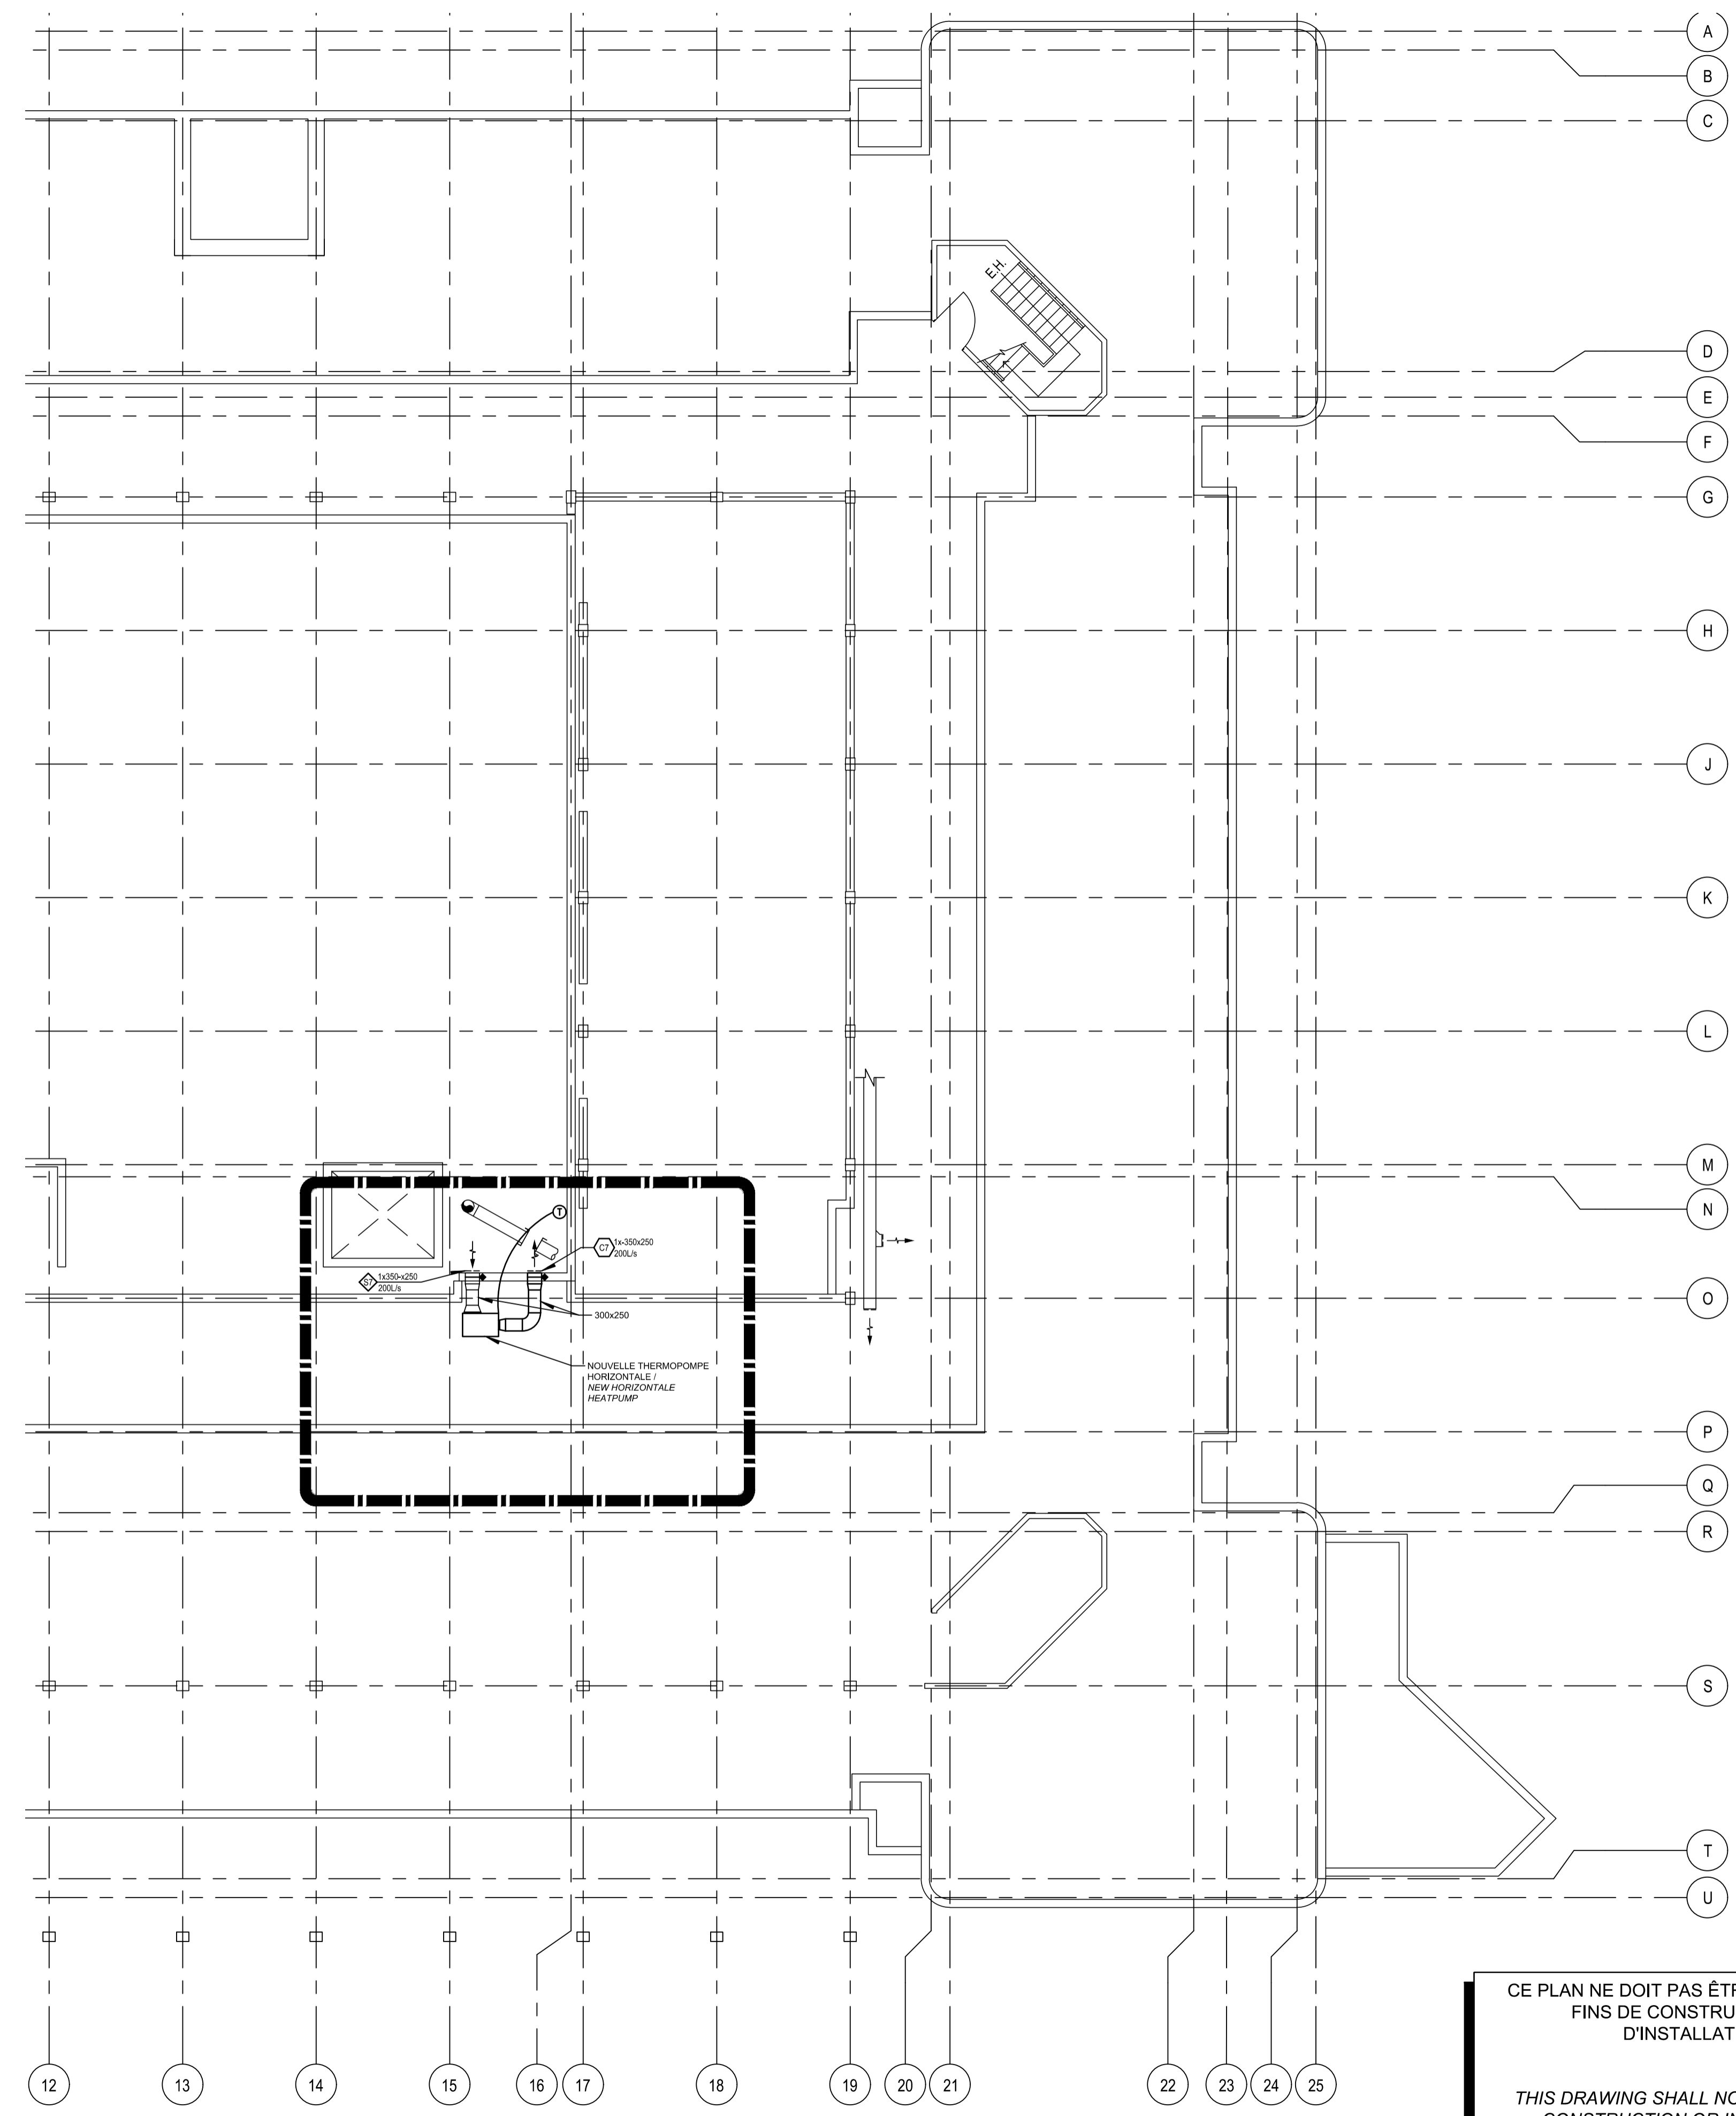

CE PLAN NE DOIT PAS ÊTRE UTILISÉ À DES FINS DE CONSTRUCTION OU D'INSTALLATION.
 THIS DRAWING SHALL NOT BE USED FOR CONSTRUCTION OR INSTALLATION PURPOSES

MODIFIÉ / MODIFIED

PLAN CLÉ
 NOTES:
 • Avant l'exécution des travaux, l'entrepreneur doit vérifier les dimensions et les conditions de chantier et aviser immédiatement les professionnels de toutes divergences ou situations non conformes aux plans et devis.
 • Ne jamais prendre des mesures à l'échelle sur les dessins.
 • Ce dessin peut être utilisé pour la construction seulement et seulement s'il a été "ÉMIS POUR CONSTRUCTION".



0	ÉMIS POUR SOUMISSION / ISSUED FOR TENDER	2019-12-20
révisions / revisions		date

A	A no. du détail / detail no.
B	B no. de la feuille-où détail exigé / sheet no. - where detail required
C	C no. de la feuille-où détaillé / sheet no. - where detailed

Projet / Project
CENTRE DE RECHERCHE ET DE DÉVELOPPEMENT
 2000, RUE COLLÈGE
 SHERBROOKE
 MODERNISATION ASCENSEUR CRD

Dessin / Drawing
VENTILATION VIDE TECHNIQUE
VENTILATION CLOSED SPACE

Conçu par / Designed by	MARC-OLIVIER DE TILLY	Date / Date	2019-12-20
Dessiné par / Drawn by	JULIE PAQUETTE	Date / Date	2019-12-20
Approuvé par / Approved by	MARC-OLIVIER DE TILLY	Date / Date	2019-12-20
Soumission / Submission	Gestionnaire de projet TPSCC / Project Manager		
Tender	SMAIL TAGHZOUT / PWGSC Project Manager		
No de projet / Project number	R.100145.001	No de projet / Project number	R.100145.001
Nom du fichier / File name	R_100145_001_M301-PN-VC_R00.DWG	No de classement / File no	5121-000-000
No de plan ou dessin / File name	R_100145_001_M301-PN-VC	No feuille / Sheet no	M301/05