

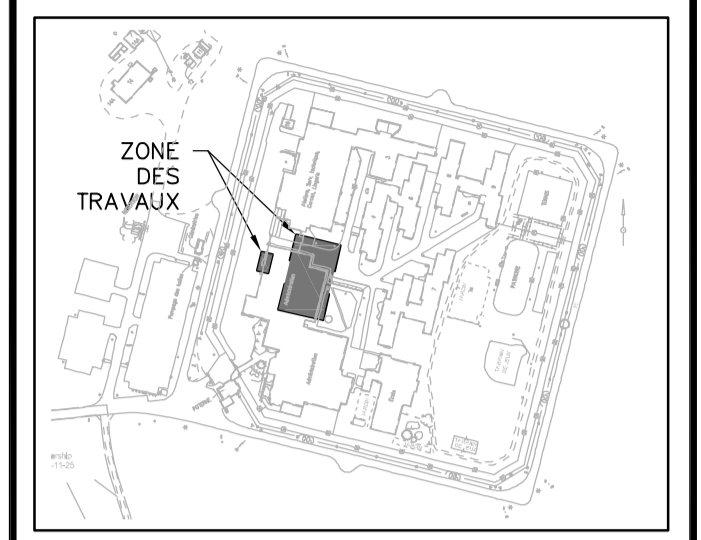


13 octobre 2020 16:27:32, pmrui, R:\SHE-00249217-40\60 Réalisation\63 Dessins\Elec\345-3608-E07-DT-PLN.dwg

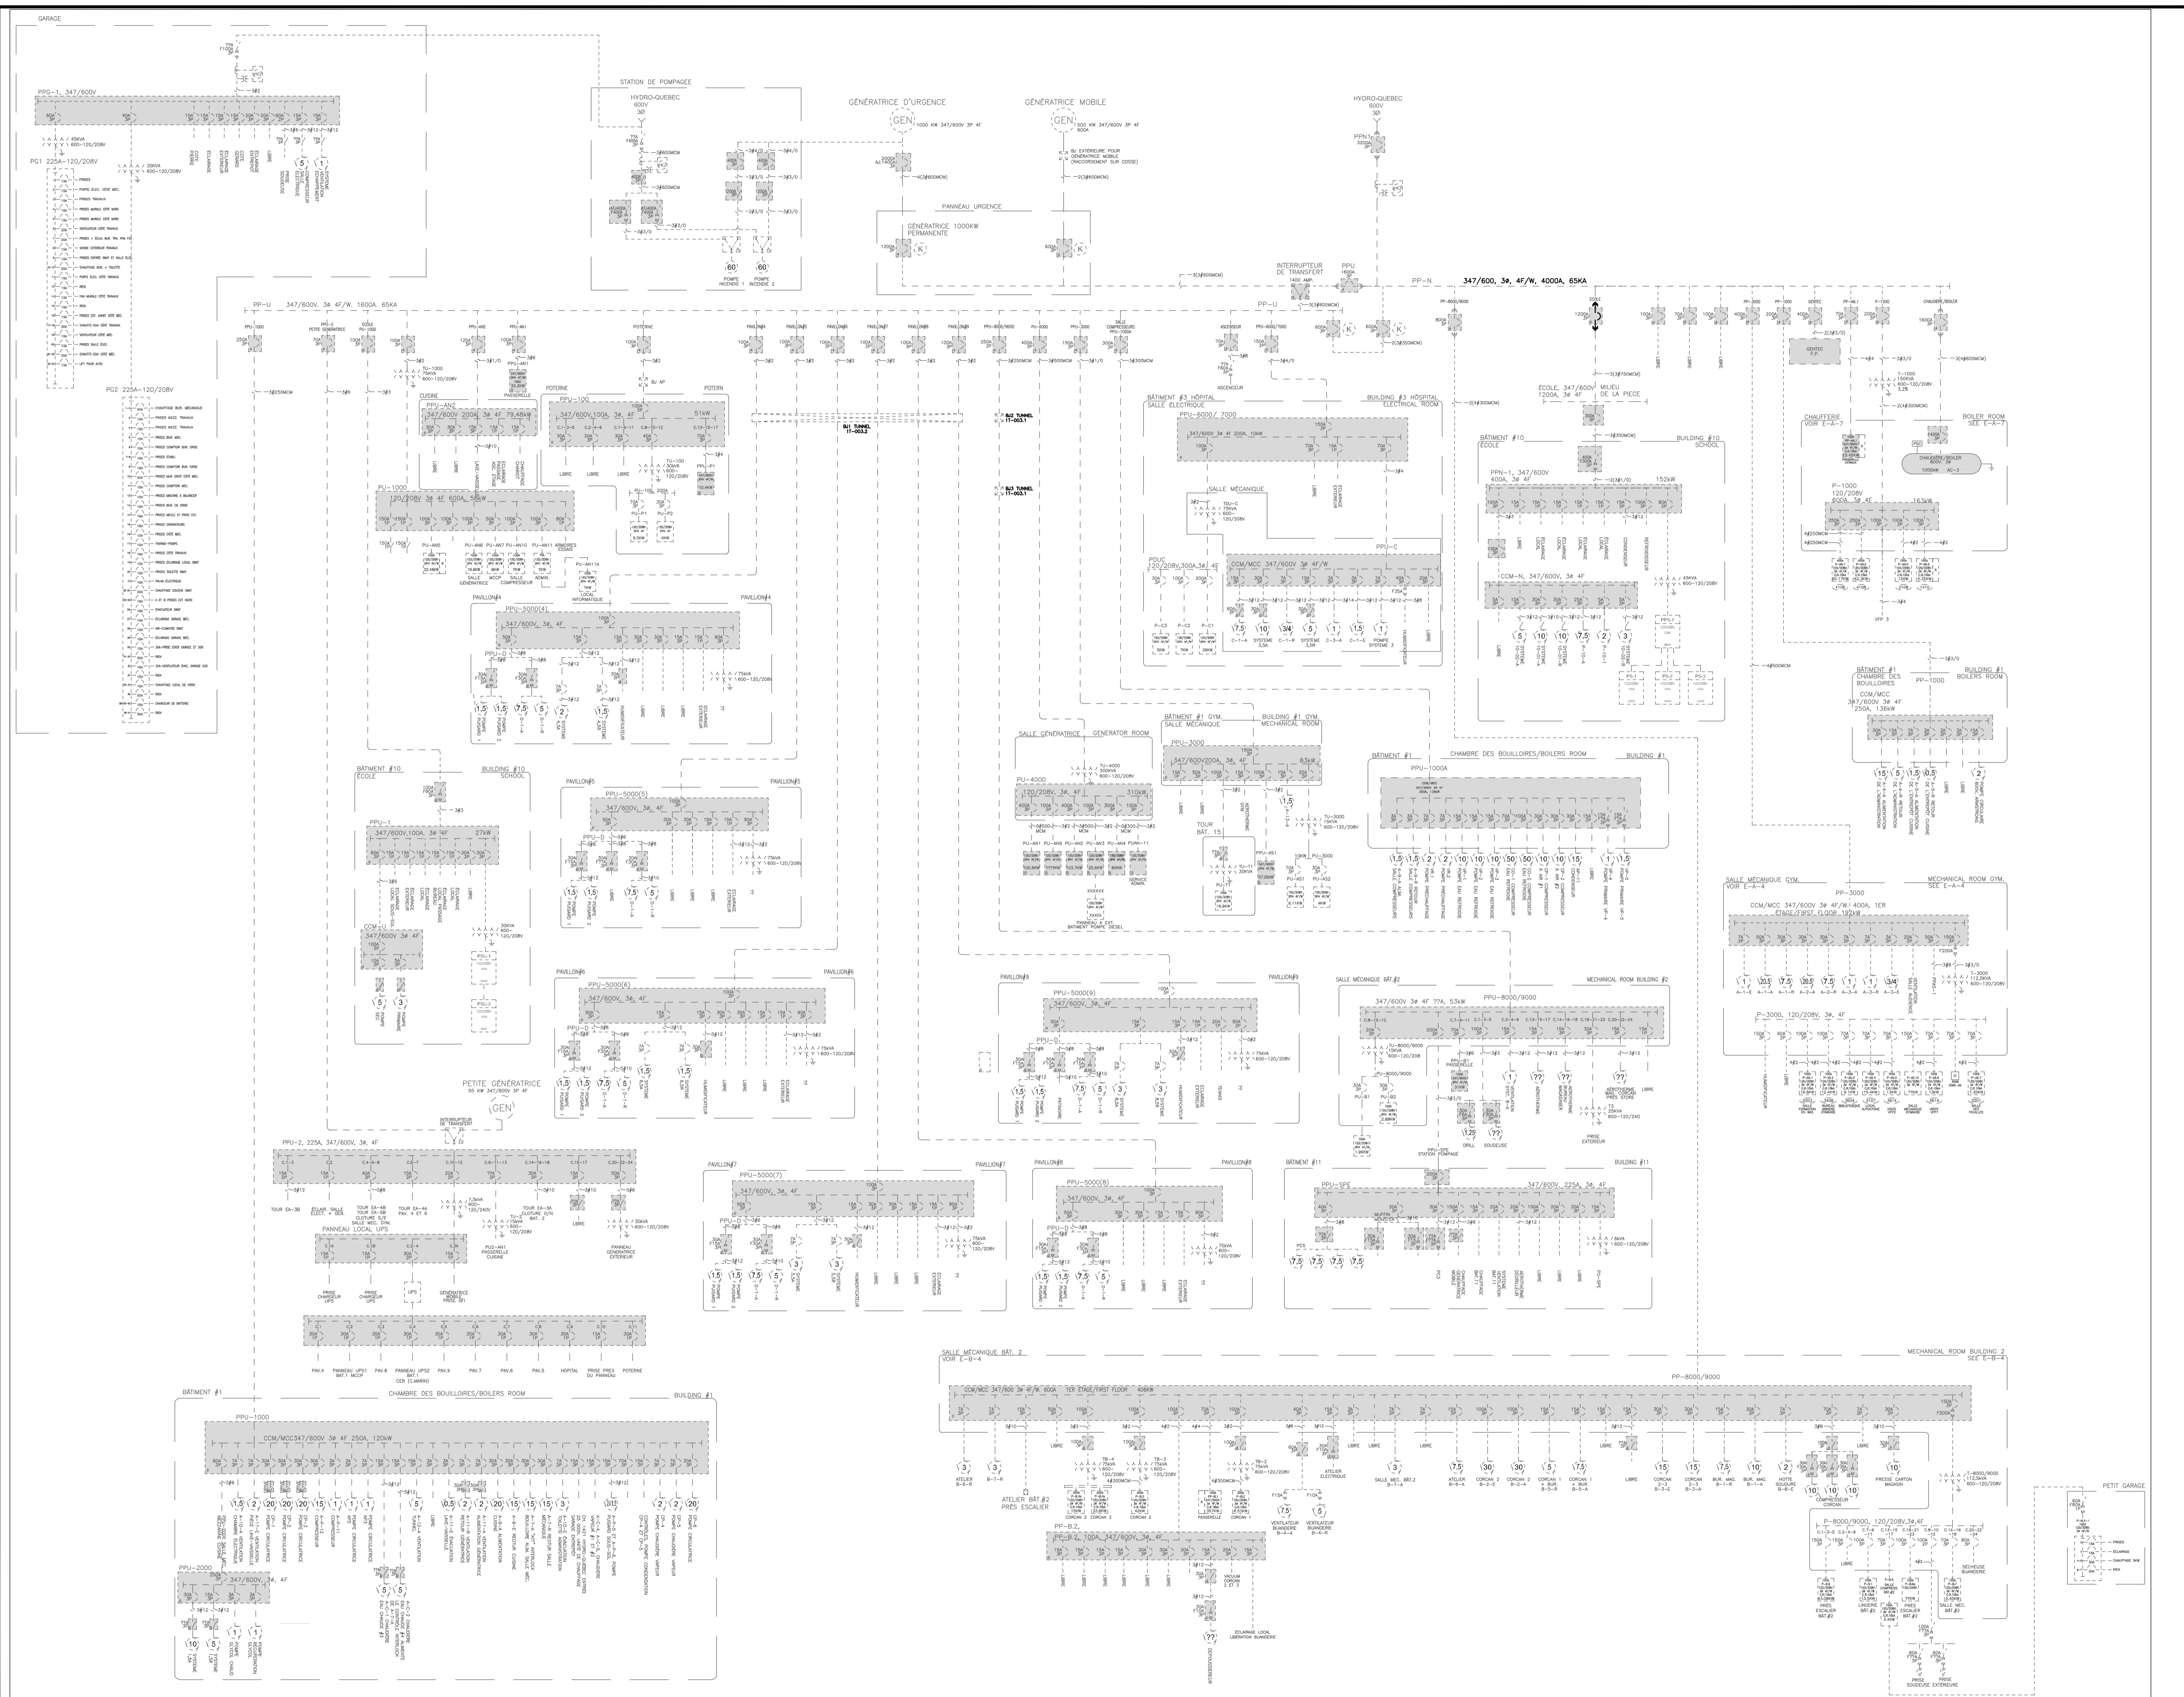

Notes: Notes:

1	ÉMIS POUR SOUMISSION RÉVISÉE	20-10-14
0	ÉMIS POUR SOUMISSION RÉVISÉE	19-04-08
Révisions	Objet	Date
Revisions	Object	Date

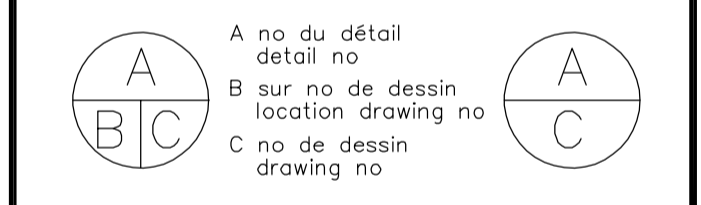

Titre du projet Project title
SERVICE CORRECTIONNEL CANADA
 2025, Boul. Jean-De-Brébeuf
 Drummondville, QC, J2B 7Z6
 ENTRETIEN DU RÉSEAU D'URGENCE
 ÉTABLISSEMENT DRUMMONDVILLE
 EMERGENCY POWER SYSTEM
 MAINTENANCE
 DRUMMONDVILLE INSTITUTION

Titre du dessin Drawing title
ÉLECTRICITÉ
ELECTRICITY
 UNIFILAIRE AMÉNAGEMENT
 LINE DIAGRAM

Conçu par: Designed by:
 S. D'AMOURS, tech. 2020-10-14

Dessiné par: Drawn by:
 J. RUIZ 2020-10-14

Approuvé par: Approved by:
 J. PELLERIN, ing. 2020-10-14

No de projet Project number
 345-3608

No du dessin Drawing no Date Date
 345-3608-E07-DT-PLN 2019-04-05

Echelle Scale No de feuille Sheet no
 AUCUNE/NO SCALE E07