

Notes:

- 1 Humidificateur et buse d'humidification fournis et installés par l'entrepreneur en ventilation. Effectuer les raccords de vapeur, condensat et eau domestique de l'humidificateur C/A tous les accessoires requis (voir détail d'installation). / Humidifier and steam nozzle supplied and installed by hvac contractor. Supply and install all piping and required accessories (see installation details).
- 2 Raccorder le drain du bac de drainage 1"Ø vers le drain ouvert le plus près. / Connect the 1"Ø duct drain from drain pan to the nearest indirect waste drain.
- 3 Emplacement exact du raccord d'eau domestique et de drainage à proximité. Prévoir un total de 50 pieds (50'-0") de tuyau ainsi que cinq (5) changements de direction. / verify exact location of existing water supply and drainage. Allow a total of 50 feet (50'-0") of piping and five (5) direction changes.

Révisions / Revisions	Objet / Object	Date / Date
2	DIRECTIVE ME-01	21-11-23
1	CONSTRUCTION	08-06-23
0	APPEL D'OFFRES / TENDER	23-05-23

A	A no du détail / detail no	A
B	sur no de dessin / location drawing no	C
C	no de dessin / drawing no	

Titre du projet / Project title  
**REPLACEMENT DU SYSTÈME DE VENTILATION - BÂTIMENT 18 / REPLACEMENT OF THE VENTILATION SYSTEM - BUILDING 18**  
 400, avenue Fordyce Cowansville Québec, J2K 3N7

Titre du dessin / Drawing title  
**PLOMBERIE / PLUMBING**  
 ÉTAGE / FIRST FLOOR  
 GÉNÉRAL ET EXTRAIT / GENERAL AND EXCERPT  
 NOUVEAU / NEW

Conçu par: / Designed by:  
 V.BLONDIN



Dessiné par: / Drawn by:  
 CH.LABRIE

Approuvé par: / Approved by:  
 V.BLONDIN

No de projet / Project number  
 350-92003

No du dessin / Drawing no Date / Date  
 350\_18\_2.dwg 2022-11-14

Echelle / Scale No de feuille / Sheet no  
 N/A H-16

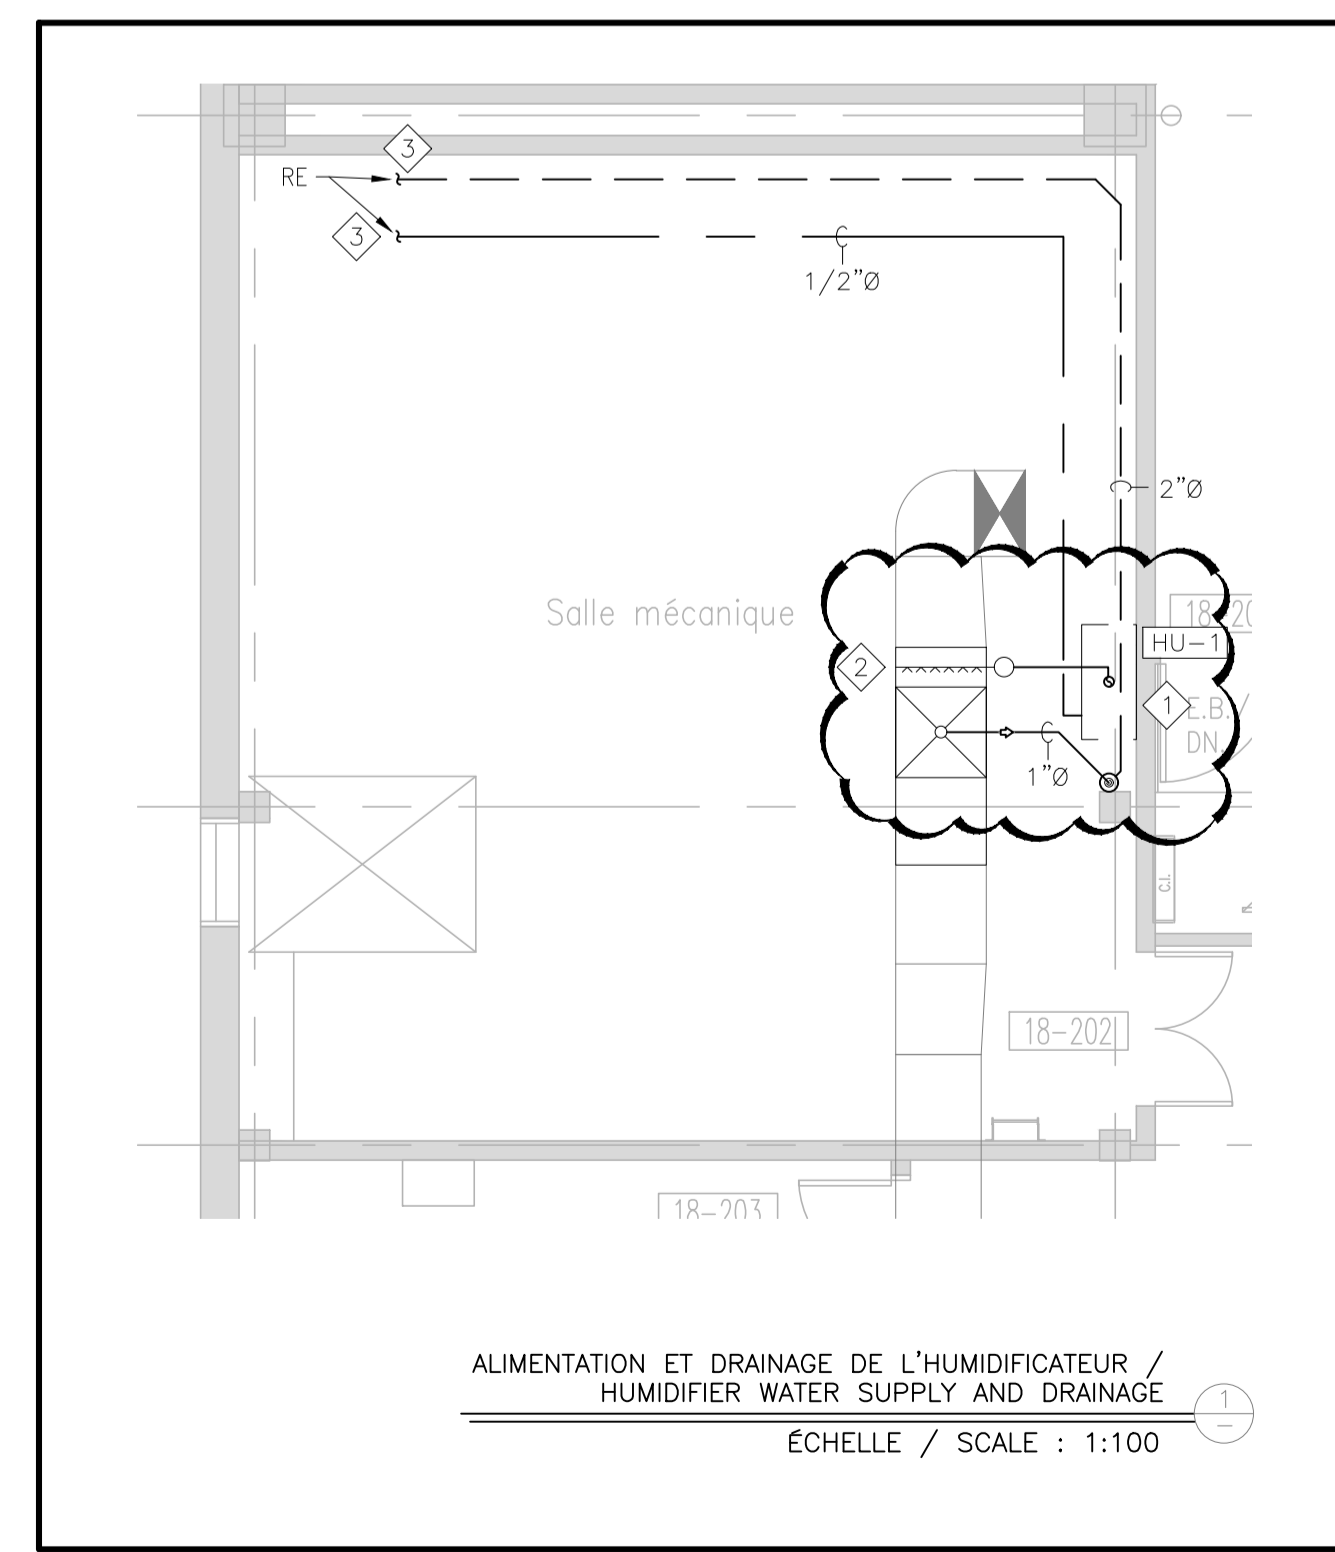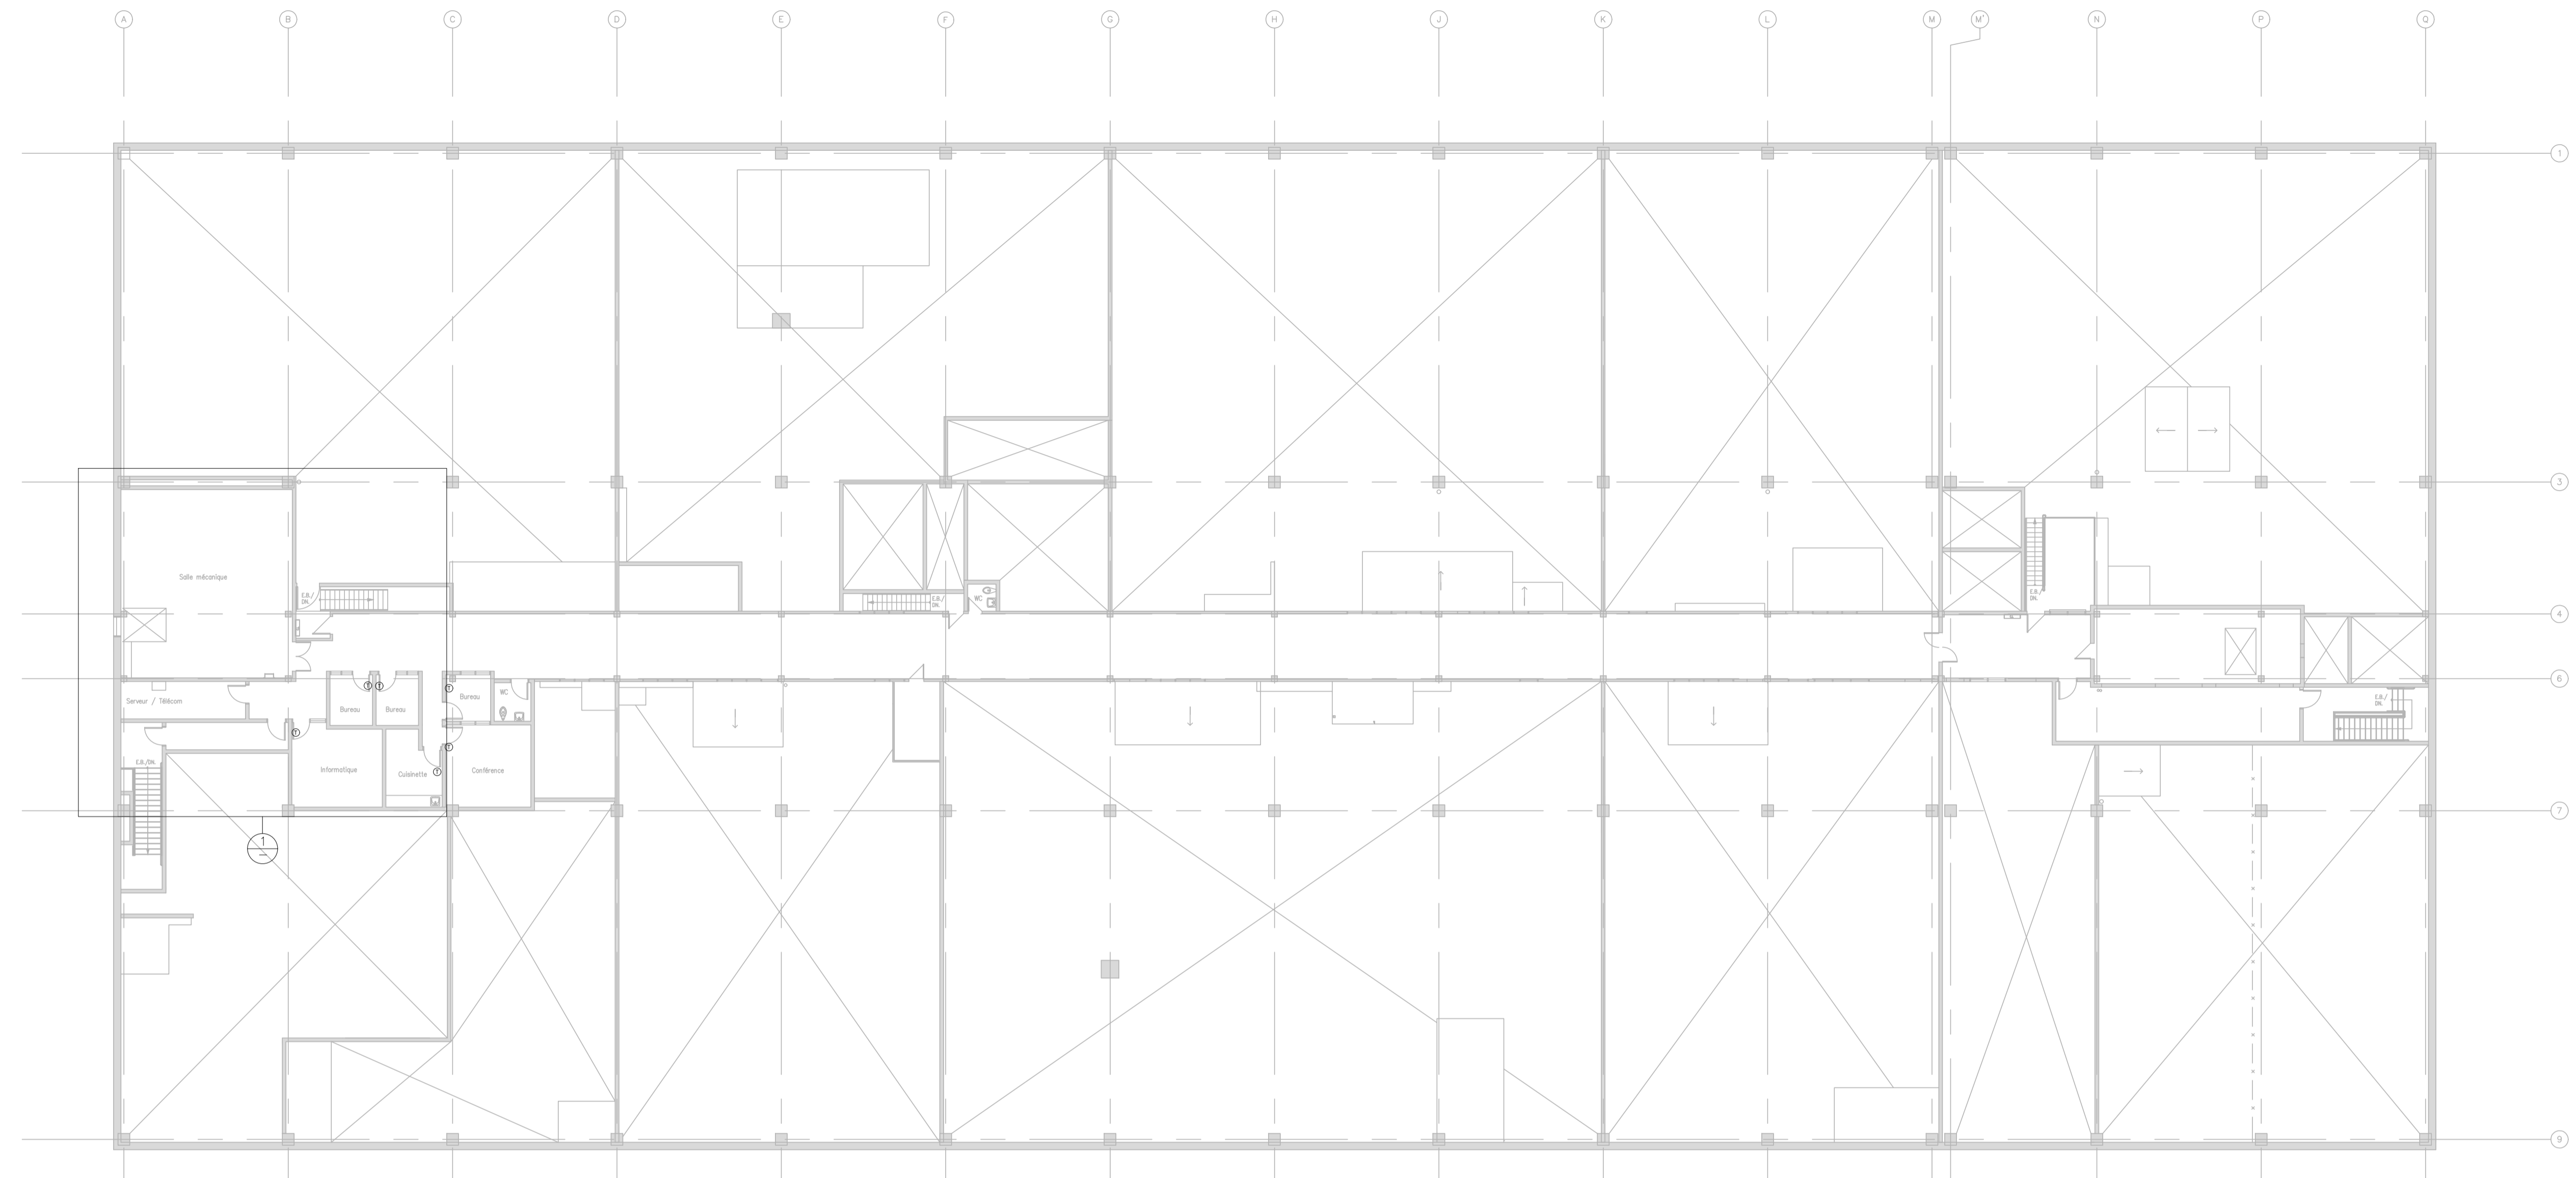

ALIMENTATION ET DRAINAGE DE L'HUMIDIFICATEUR / HUMIDIFIER WATER SUPPLY AND DRAINAGE  
 ÉCHELLE / SCALE : 1:100